



Planta Baixa - Térreo
ESC. 1 / 75

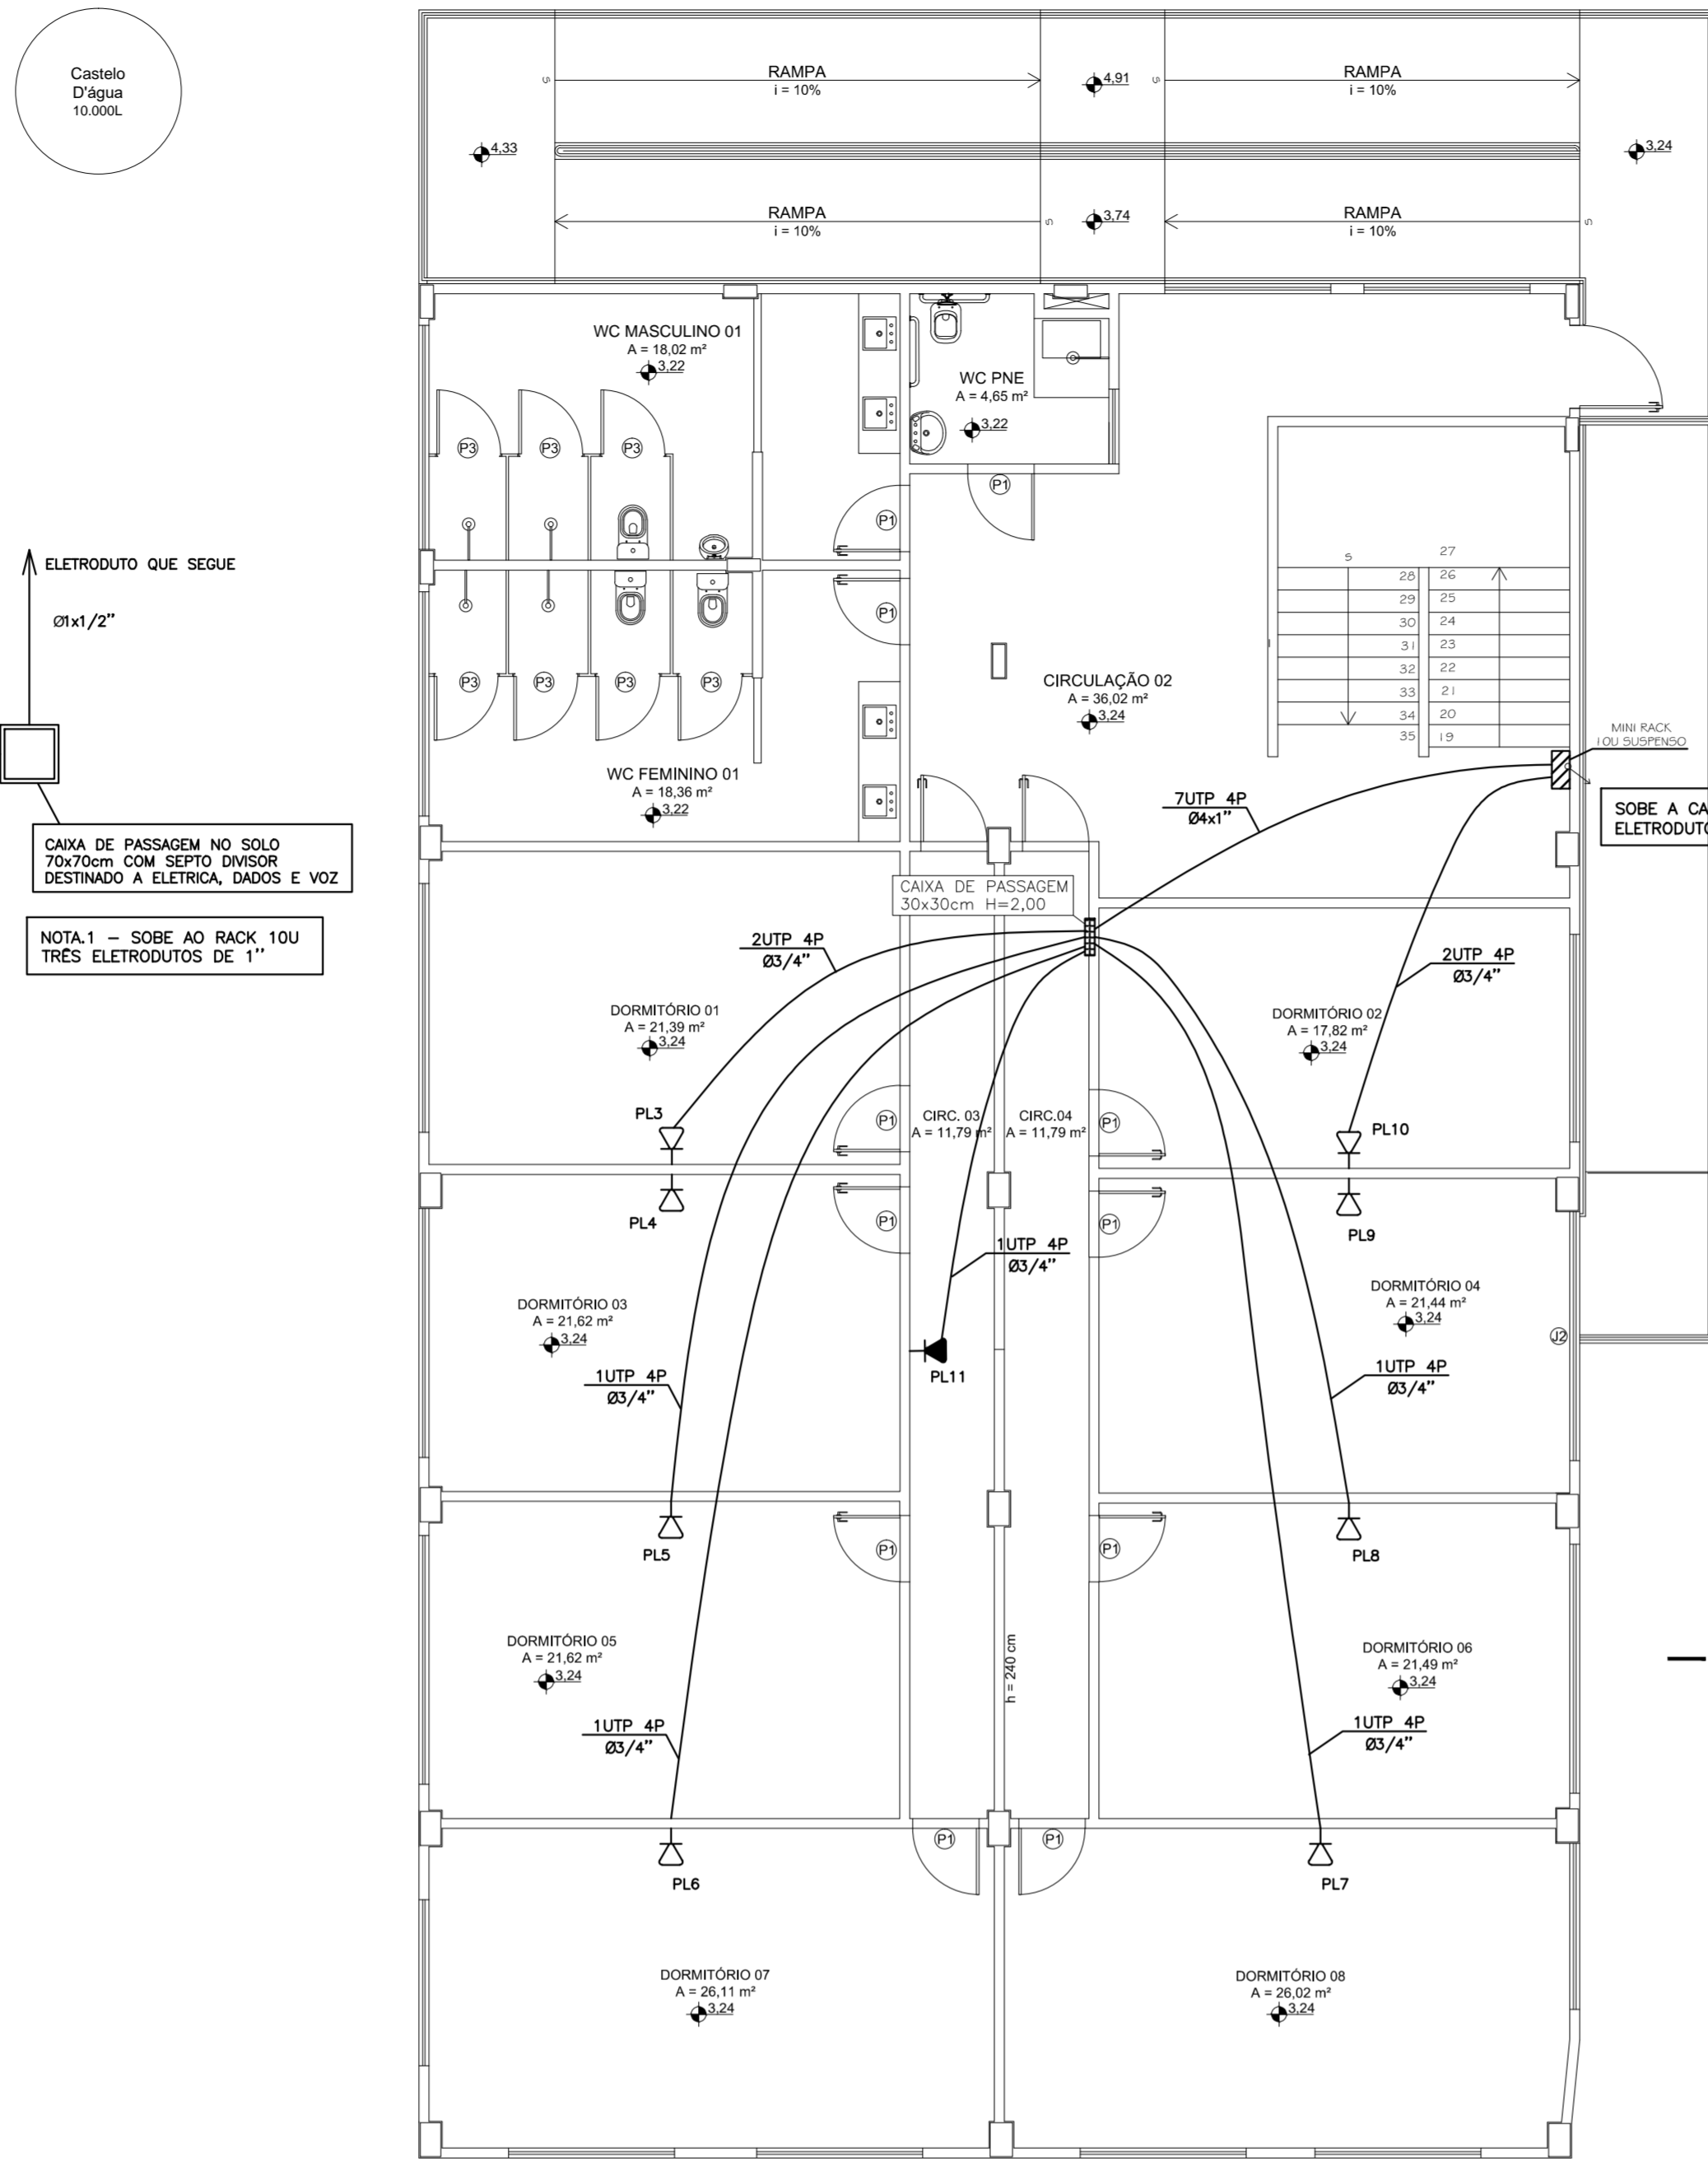

Planta Baixa - 1º Pav.
ESC. 1 / 75

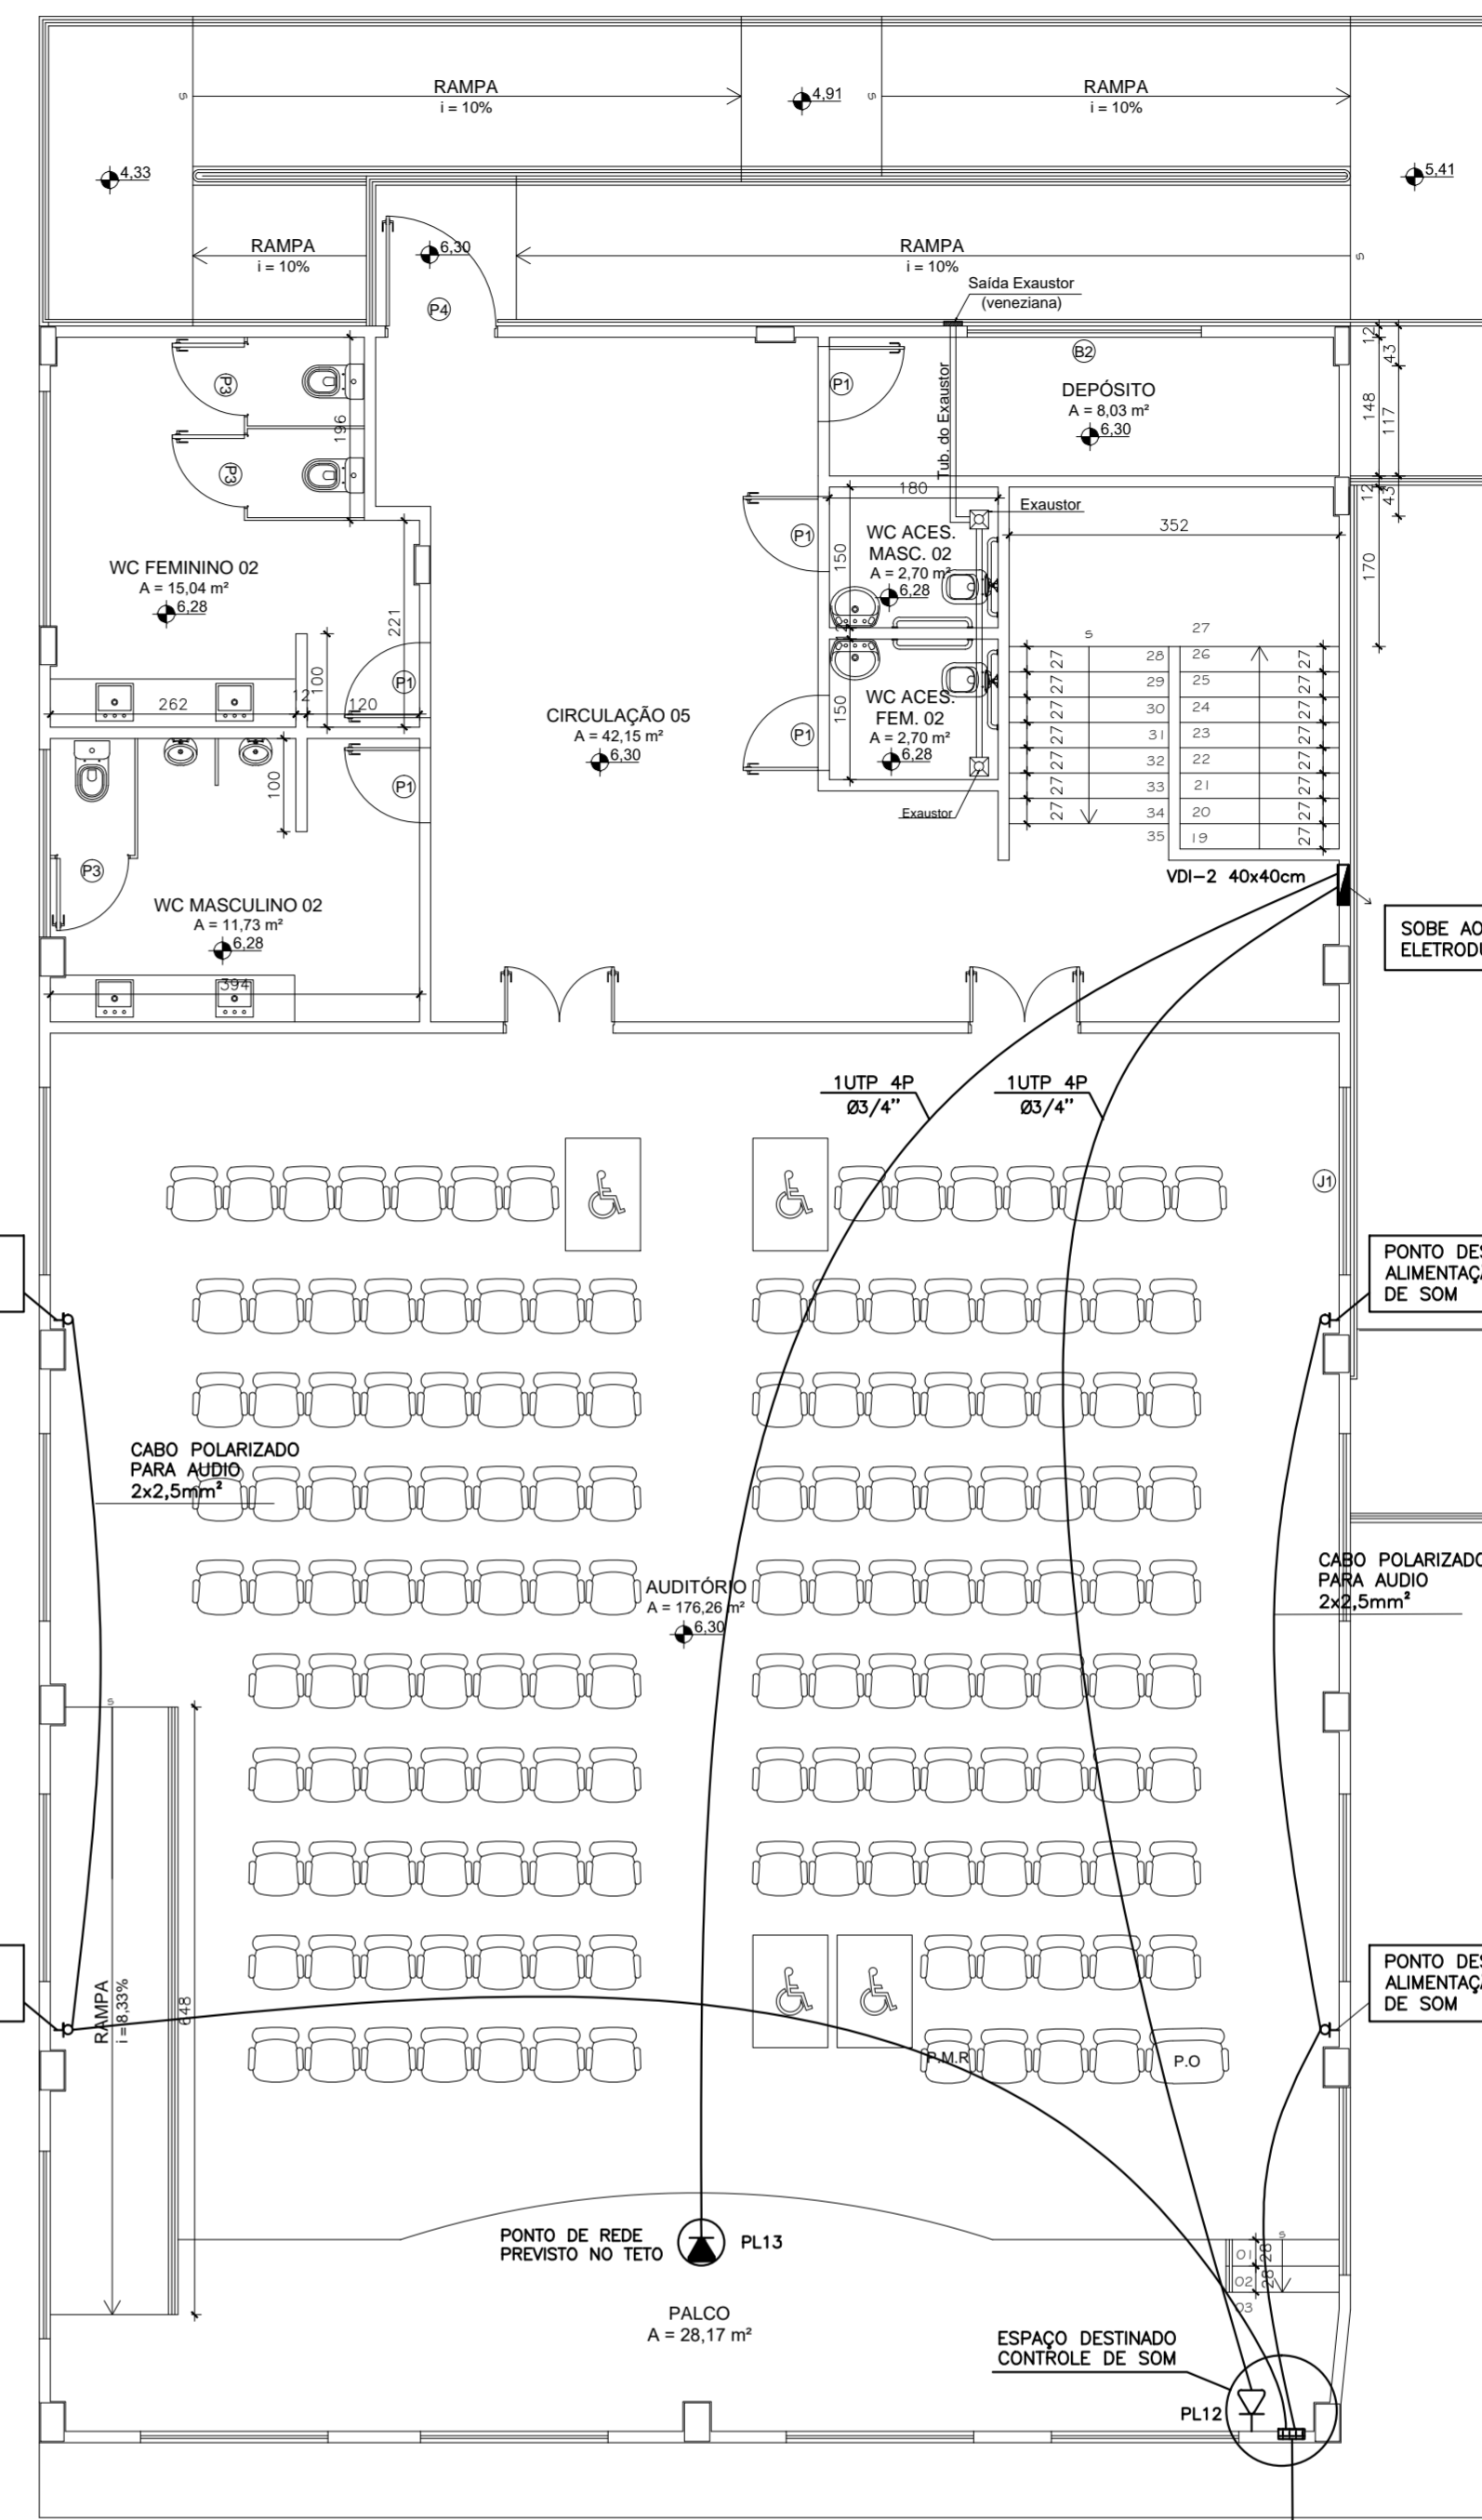

Planta Baixa - 2º Pav.
ESC. 1 / 75

LEGENDA


- Mini Rack 10u suspenso
- Caixa de passagem pvc
- Quadro VDI 40x40cm
- Tubulação que sobe
- Tubulação que desce
- Caixa p/ tomada modular para ponto de rede (12x12x5cm) na parede, a 40cm do piso
- Caixa p/ tomada modular para ponto de rede (12x12x5cm) na parede, a 200cm do piso
- Caixa p/ tomada modular para ponto de rede (12x12x5cm) na parede, no teto

- OBSERVAÇÕES
- 1 - ELETRODUTOS NÃO COTADOS SERÃO DE 3/4"
 - 2 - TODA INSTALAÇÃO E LANÇAMENTOS DOS CABOS DE REDE DEVERÁ ESTAR DEVIDAMENTE IDENTIFICADA.
 - 3 - NÃO COMPARTILHAR CABOS DE DADOS E VOZ DA REDE ESTRUTURADA E DE ENERGIA ELÉTRICA NO MESMO DUTO OU ELETRODUTO.
 - 4 - NÃO PODERÁ TER EMENDAS NOS CABOS DESTINADOS A REDE.


PROPRIETÁRIO: APAGES
Endereço da obra: SÃO GABRIEL DA PALHA

Materiais abaixo relacionados:

DESCRIÇÃO DE PRODUTOS	Referencia	UND	QUANT.
ELETRODUTO CORRUGADO DE 1x1/2"	...	m	5,00
CONDUTE CORRUGADO DE 3/4"	...	m	200,00
CONDUTE CORRUGADO DE 1"	...	m	70,00
CAIXA PVC 40x40	...	unidade	12,00
CAIXA PVC 30x30 PASSAGEM	...	unidade	1,00
CAIXA DE PVC 15x15 PASSAGEM	...	unidade	1,00
CAIXA DISTRIBUIDORA DE CABOS	...	unidade	2,00
MINI RACK 10U SUSPENSO	...	unidade	1,00
MOISOLDO E ESPELHO RJ45 CX 4x4	...	unidade	12,00
MOISOLDO E ESPELHO RJ45 CX 4x2	...	unidade	1,00
ABRACADERA TIPO COPR 3/4"	...	unidade	58,00
ABRACADERA TIPO COPR 1"	...	unidade	5,00
PARAFUSO CABEÇA PHILIPS E BUCHA 7	...	unidade	6,00

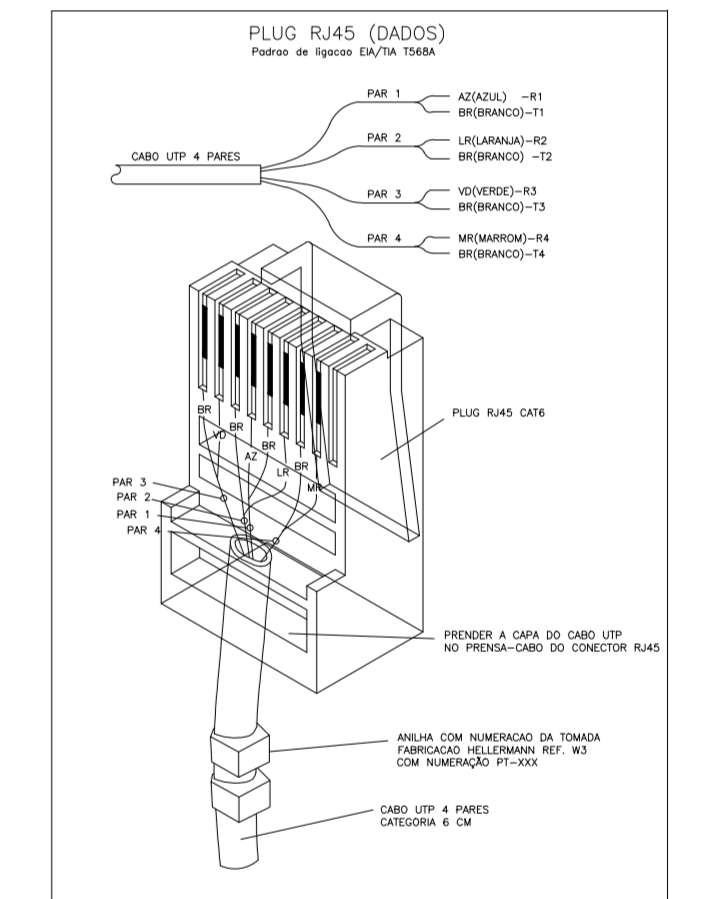

FIXAÇÃO DE UM ELETRODUTO EM SUPERFÍCIE DE ALVENARIA OU CONCRETO

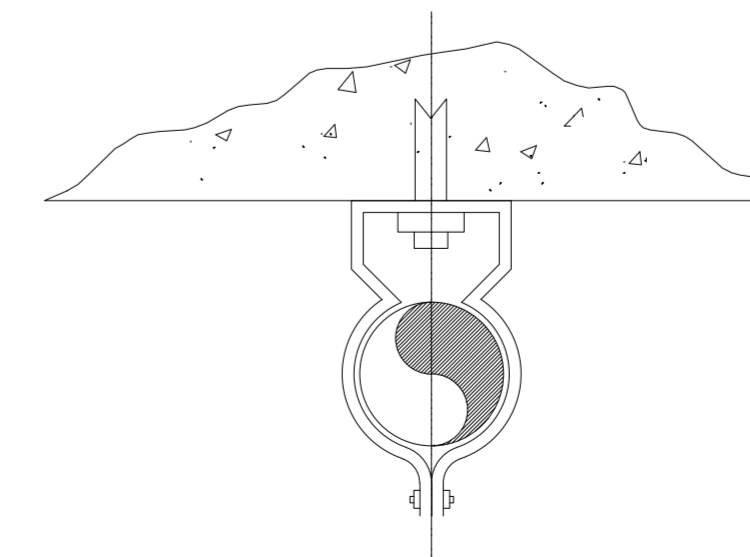

Carimbo

PROJETO CAB. ESTRUTURADO E TELEFONE
EDIFICAÇÃO COM FINS DE USO PÚBLICO

ENDEREÇO
COMUNIDADE DE ARARAS - SÃO GABRIEL DA PALHA

AUTOR
JOÃO VITOR MORAIS ALVES
CRE: ES 039575/D

PROPRIETÁRIO
APAGES - ASSOCIAÇÃO DOS PEQUENOS AGRICULTORES DO ESTADO DO ESPÍRITO SANTO
CNPJ: 04.877.943/0001-58

RESPONSÁVEL TÉCNICO
FRANCHA

01/01

Alessandro Pinolo
Thamara Braum
(27) 99984-6302
(27) 99815-3833

ASSUNTO
PLANTA BAIXA - TÉRREO
PLANTA BAIXA - 1º PAVIMENTO
PLANTA BAIXA - 2º PAVIMENTO

DATA
JUNHO/2019

DESENHO
DIEGO LIVIC

ESCALA
1/75

ÁREA PROJETADA
1.077,97 m²

CAPTURADO POR	
MATHEUS SALOTTO PESSANHA SUPERVISOR I QC-01 SECTI - AST	
DATA DA CAPTURA	21/08/2019 17:01:06 (HORÁRIO DE BRASÍLIA - UTC-3)
VALOR LEGAL	CÓPIA SIMPLES
NATUREZA	DOCUMENTO NATO-DIGITAL

A disponibilidade do documento pode ser conferida pelo link <https://e-docs.es.gov.br/documento/registro/2019-FW8J8T>



Consulta via leitor de QR Code.