



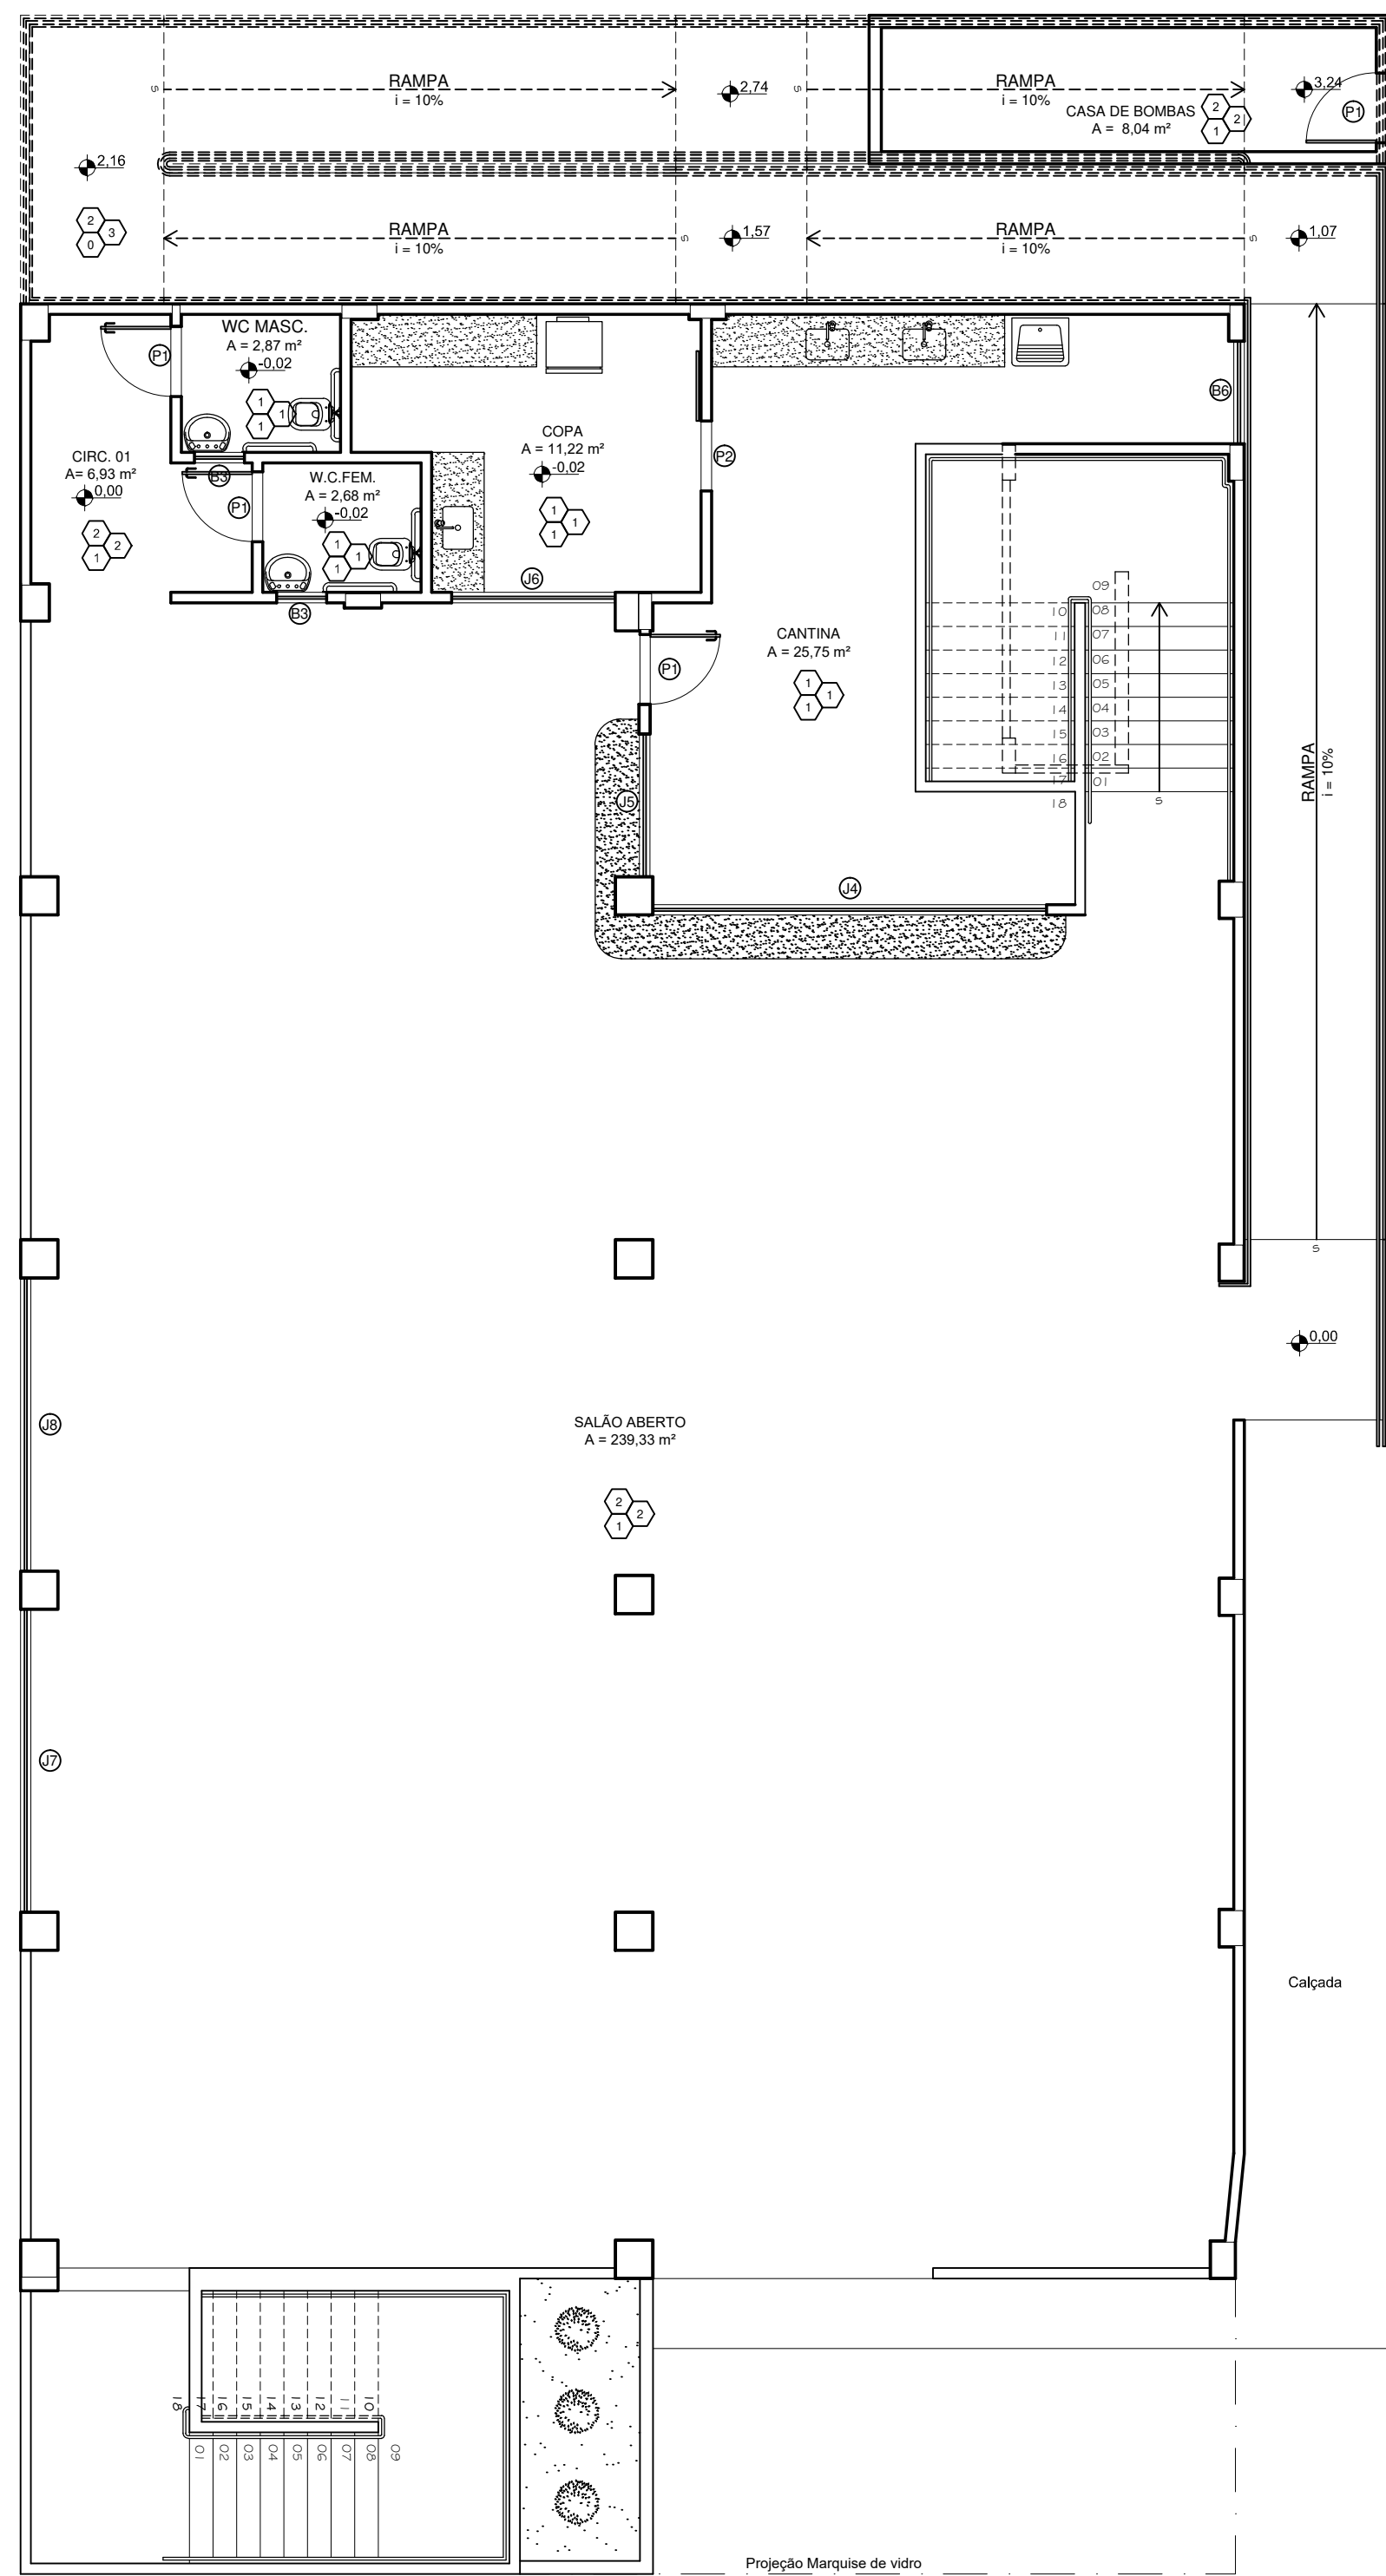

PLANTA BAIXA TÉRREO
ESC. 1 / 75

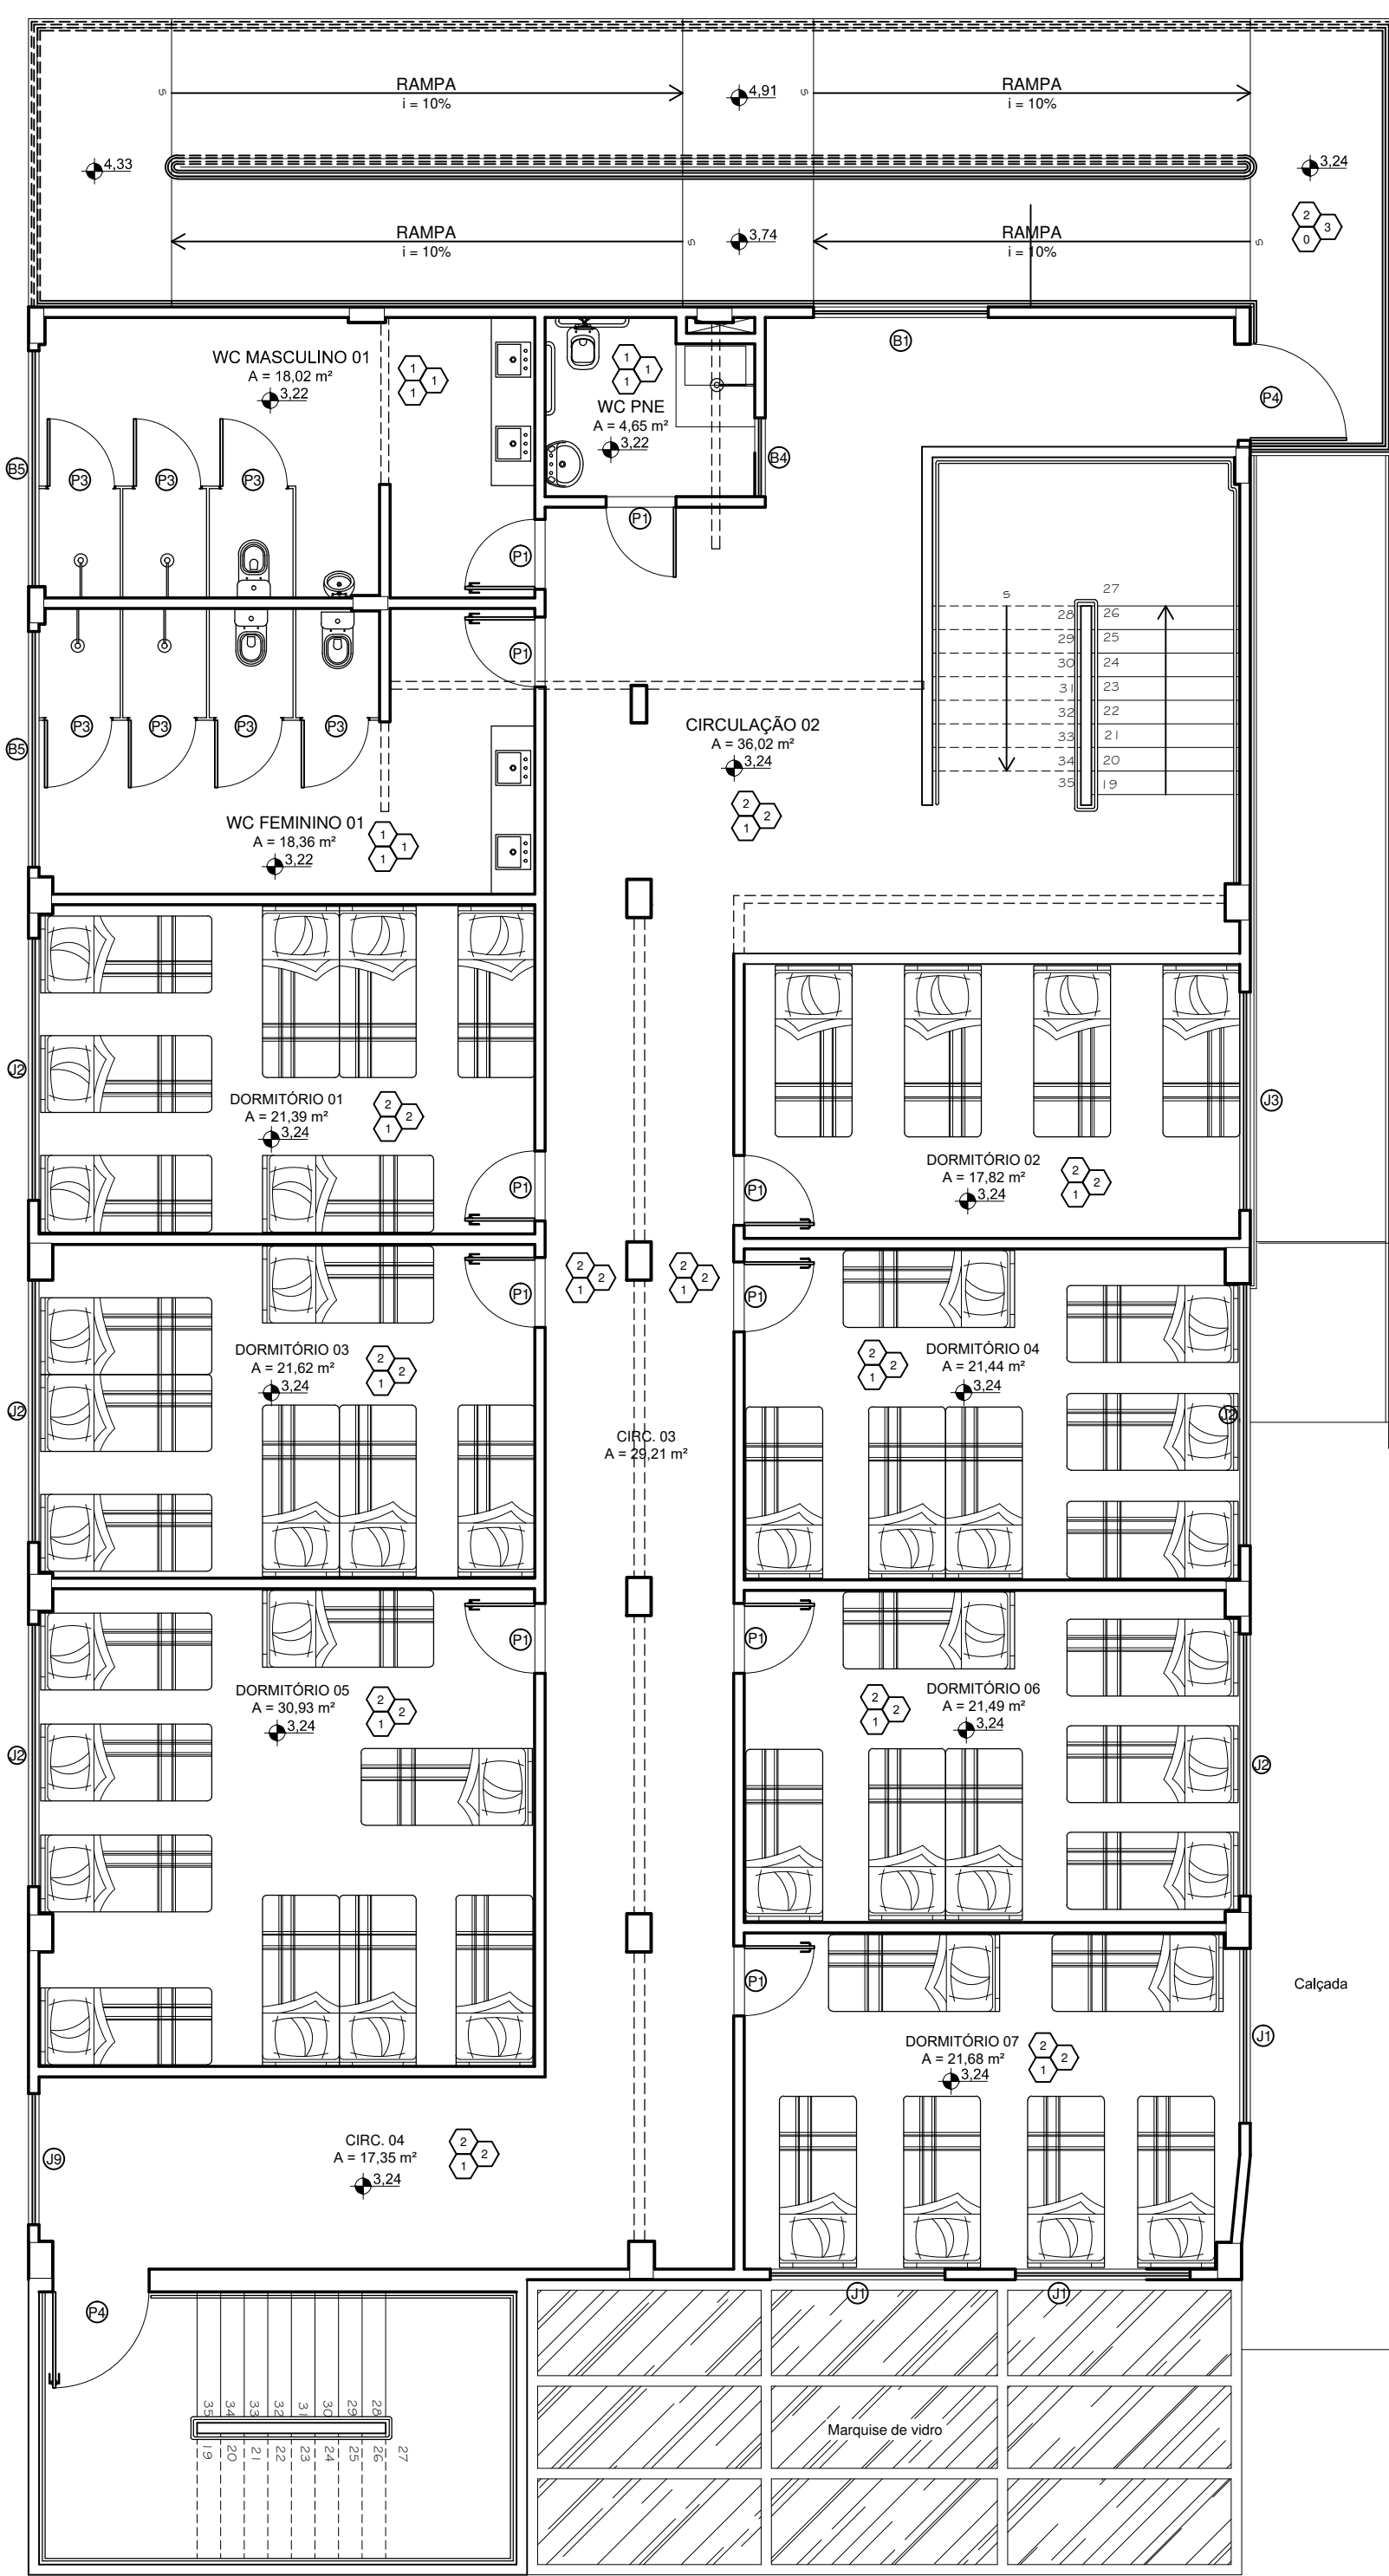

PLANTA BAIXA - 1º PAV.
ESC. 1 / 75

SIMBOLOGIAS E LEGENDAS — ACABAMENTO	
PISO	
1	PISO CERÂMICO BRANCO 45x45 cm
2	PISO ARGAMASSA, ALTA RESISTÊNCIA TIPO GRANILITE, ESPESSURA 10 mm, COM JUNTAS PLÁSTICAS EM QUADROS DE 1m NA COR NATURAL COM ACABAMENTO POLIDO
PAREDES	
1	AZULEJO BRANCO 15x15 cm
2	PINTURA COM TINTA LATEX PVA NA COR BRANCA (3 DEMÃOS)
3	PINTURA COM TINTA ACRILICA (3 DEMÃOS)
TETO	
0	NÃO EXISTENTE
1	FORRO DE GESSO COM ACABAMENTO TIPO LISO
QUADRO DE ESQUADRIAS	
PORTAS	
DIMENSÕES	
TIPO	OBSERVAÇÕES
ARGURA	ALTURA
P1	80 210 ABRIR, MADEIRA
P2	80 210 CORRER, MADEIRA
P3	80 210 ABRIR, ALUMÍNIO
P4	110 250 ABRIR, MADEIRA
P5	120 250 ABRIR, MADEIRA — 2 FOLHAS
JANELAS	
DIMENSÕES	
TIPO	OBSERVAÇÕES
ARGURA	ALTURA
J1	200 120 100 CORRER, VIDRO INCOLOR
J2	300 120 100 CORRER, VIDRO INCOLOR
J3	250 120 100 CORRER, VIDRO INCOLOR
J4	450 150 115 ENROLAR, AÇO
J5	163 150 115 ENROLAR, AÇO
J6	187 120 120 CORRER, VIDRO INCOLOR
J7	346 221 50 CORRER, VIDRO INCOLOR
J8	335 221 50 CORRER, VIDRO INCOLOR
J9	150 120 100 CORRER, VIDRO INCOLOR
B1	200 80 170 ABRIR, ALUMÍNIO/VIDRO INCOLOR
B2	250 80 170 ABRIR, ALUMÍNIO/VIDRO INCOLOR
B3	57 65 185 ABRIR, ALUMÍNIO/VIDRO INCOLOR
B4	90 65 185 ABRIR, ALUMÍNIO/VIDRO INCOLOR
B5	270 90 160 ABRIR, ALUMÍNIO/VIDRO INCOLOR
B6	117 105 185 ABRIR, ALUMÍNIO/VIDRO INCOLOR
LEGENDA	
----- PAREDE A DEMOLIR CONFORME O PROJETO ARQUITETÔNICO ANTIGO	
===== PAREDE A CONSTRUIR NOVA PROPOSTA	
===== PAREDE A SER MANTIDA CONFORME O PROJETO ARQUITETÔNICO ANTIGO	

P

PINAFO

tecnologia e serviços

Alexandro Pinato
Thamara Braum
(71) 99984-6302
(71) 99815-3853

PROJETO ARQUITETÔNICO — ACABAMENTO
EDIFICAÇÃO COM FINS DE USO PÚBLICO

ENDEREÇO
COMUNIDADE DE ARARAS — SÃO GABRIEL DA PALHA

AUTOR
THAMARA BRAUM
CREA: ES 043601/D

PROPRIETÁRIO
APAGEES — ASSOCIAÇÃO DOS PEQUENOS AGRICULTORES DO ESTADO DO ESPÍRITO SANTO
CNPJ: 04.877.943/0001-58

RESPONSÁVEL TÉCNICO

DATA
JULHO/2019

 
DESENHO
MYLENA COUTINHO

ESCALA
1/75

ÁREA PROJETADA
1077,97 m²

01/21


2019-FQHP02-EDOC- Cópia Simples 21/08/2019 17:00 PÁGINA 1 / 22




UNIDADES		DIMENSÕES			OBSERVAÇÕES
TIPO	ABRIL	MAIO	FEV.		
J1	200	120	100	CORRER, VIDRO INCOLOR	
J2	300	100	100	CORRER, VIDRO INCOLOR	
J3	250	100	100	CORRER, VIDRO INCOLOR	
J4	450	150	115	ENROLAR, AÇO	
J5	163	150	115	ENROLAR, AÇO	
J6	187	120	120	CORRER, VIDRO INCOLOR	
J7	346	221	50	CORRER, VIDRO INCOLOR	
J8	335	221	50	CORRER, VIDRO INCOLOR	
J9	150	120	100	CORRER, VIDRO INCOLOR	
B1	200	80	170	ABRIR, ALUMINIO/VIDRO INCOLOR	
B2	50	80	170	ABRIR, ALUMINIO/VIDRO INCOLOR	
B3	57	65	185	ABRIR, ALUMINIO/VIDRO INCOLOR	
B4	200	65	185	ABRIR, ALUMINIO/VIDRO INCOLOR	
B5	270	90	160	ABRIR, ALUMINIO/VIDRO INCOLOR	
B6	117	105	165	ABRIR, ALUMINIO/VIDRO INCOLOR	

LEGENDA	
=====	PAREDE A DEMOLIR CONFORME O PROJETO ARQUITETÔNICO ANTIGO
=====	PAREDE A CONSTRUIR NOVA PROPOSTA
=====	PAREDE A SER MANTIDA CONFORME O PROJETO ARQUITETÔNICO ANTIGO


 PINATO Tecnologia e Serviços	PROJETO ARQUITETÔNICO – ACABAMENTO EDIFICAÇÃO COM FINS DE USO PÚBLICO
ENDEREÇO COMUNIDADE DE ARARAS – SÃO GABRIEL DA PALHA	
AUTOR THAMARA BRAUM CREA: ES 043601/D	
PROPRIETÁRIO APAGEES – ASSOCIAÇÃO DOS PEQUENOS AGRICULTORES DO ESTADO DO ESPÍRITO SANTO CNPJ: 04.877.943/0001–58	
PRANCHA 02/21	
ASSUNTO PLANTA BAIXA – 2ª PAVIMENTO QUADRO DE ESQUADRIAS, SIMBOLOGIAS E LEGENDAS	DATA JULHO/2019 ESCALA 1/75
DESENHO MYLENA COUTINHO ÁREA PROJETADA 1077,97 m²	

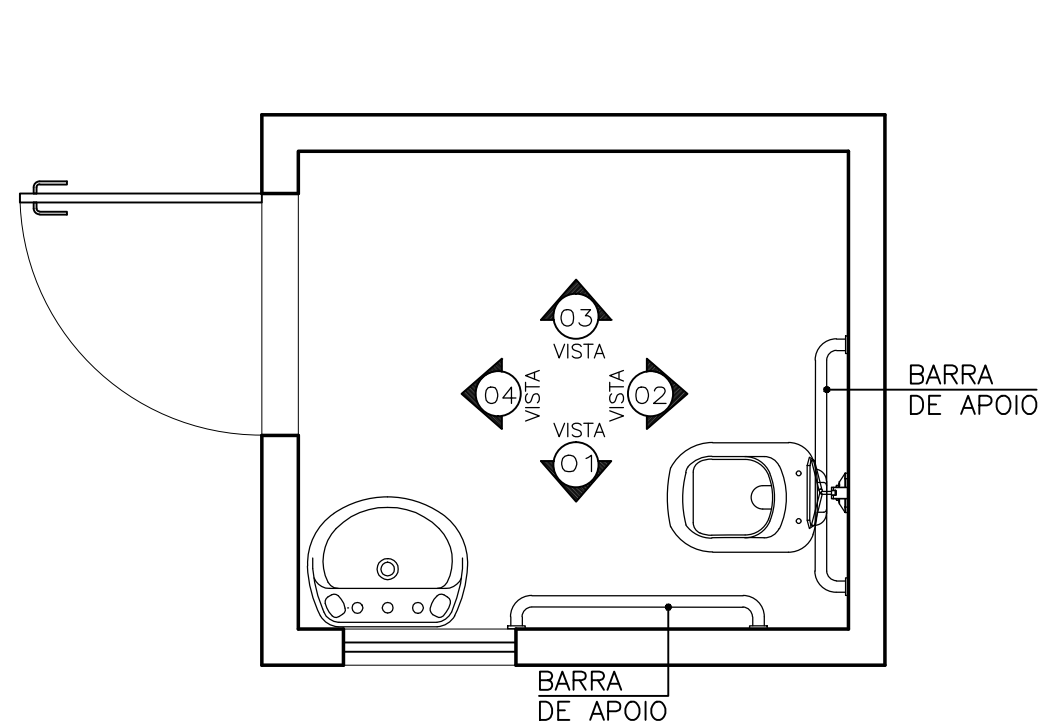


P PLANTA BAIXA
ESC. 1/25

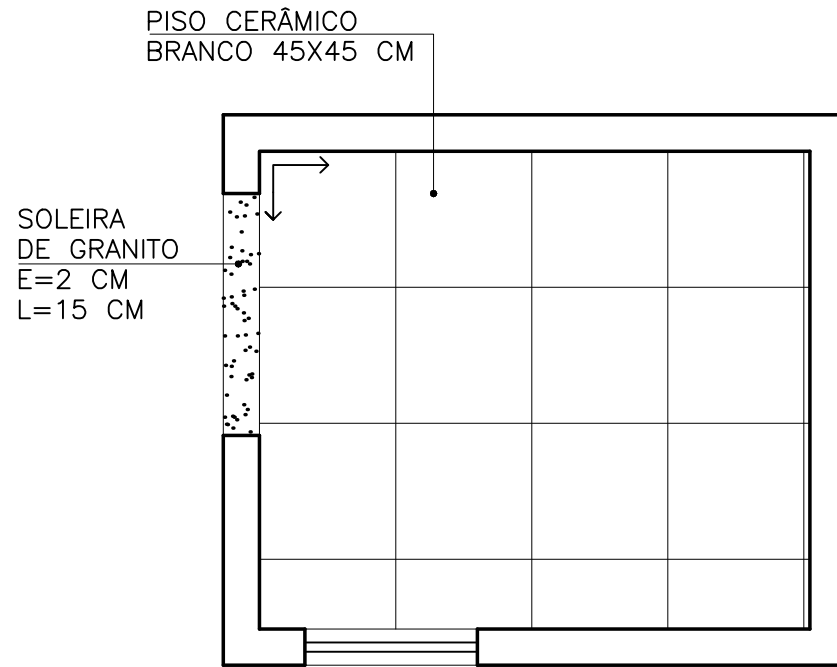


P PLANTA BAIXA - PAG. DE PISO
ESC. 1/25

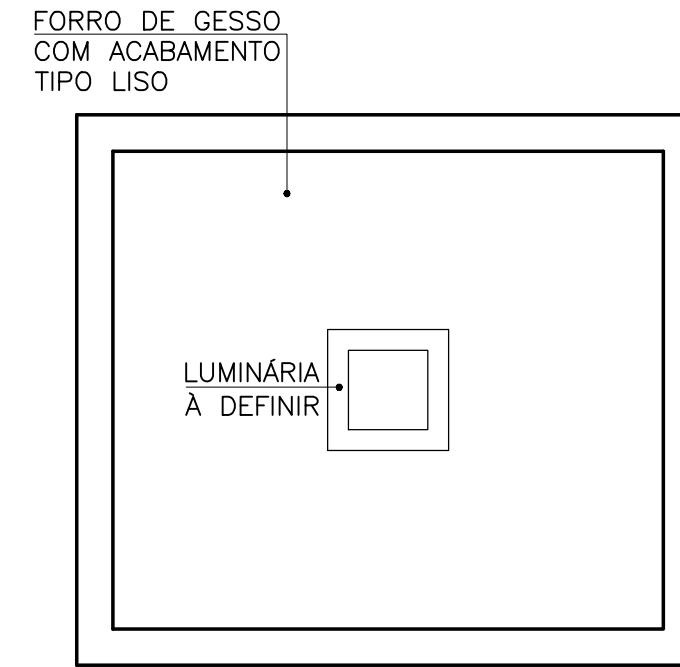


P PLANTA BAIXA - GESSO/ILUMINAÇÃO
ESC. 1/25

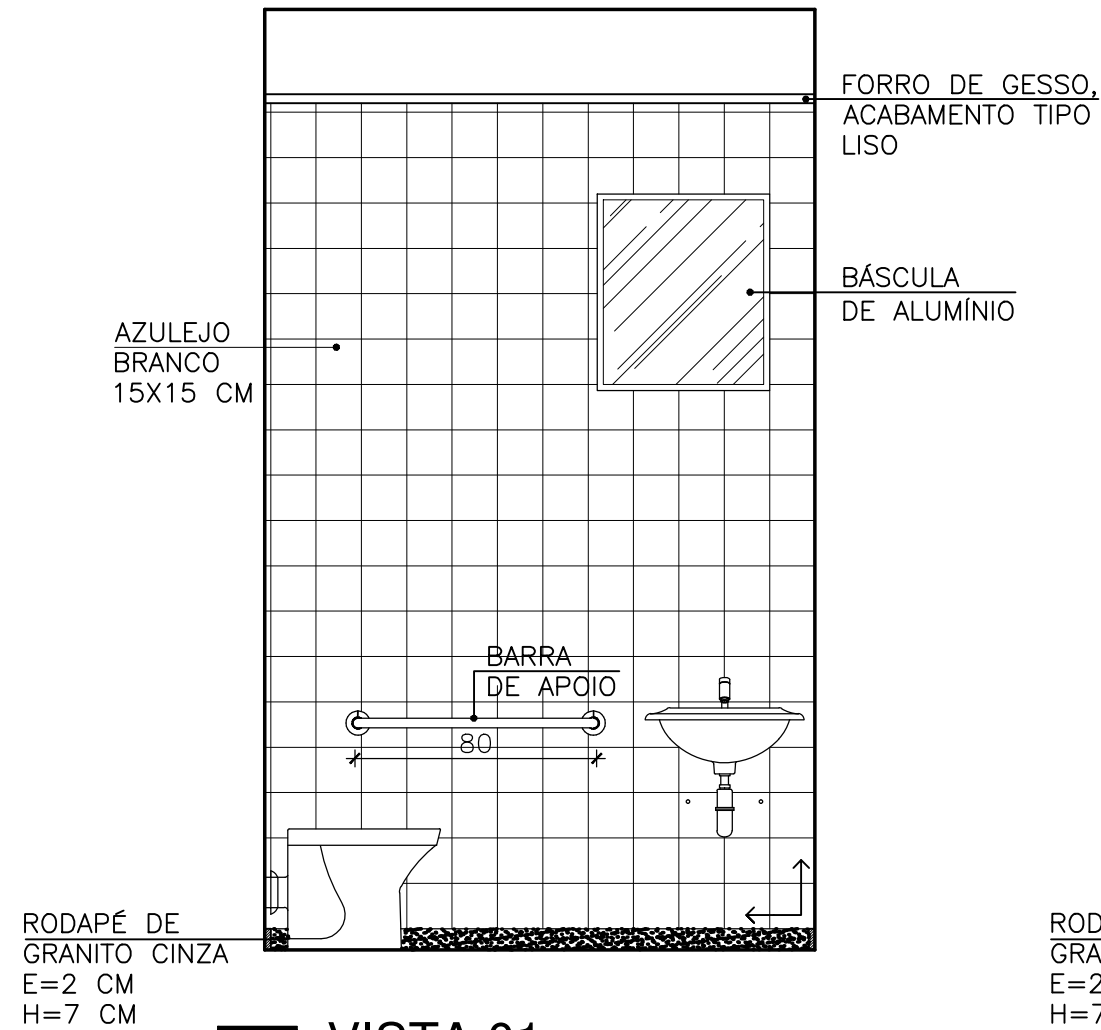


P VISTA 01
ESC. 1/25

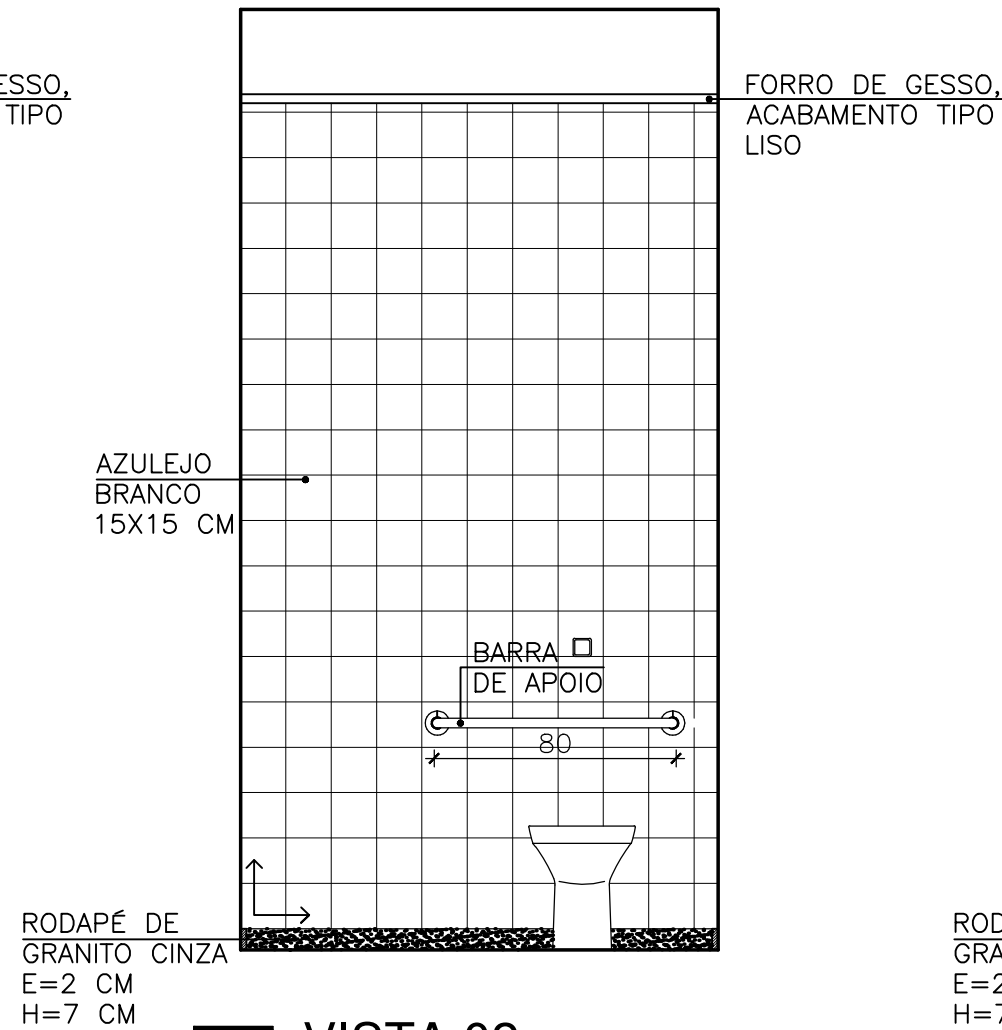

P VISTA 02
ESC. 1/25

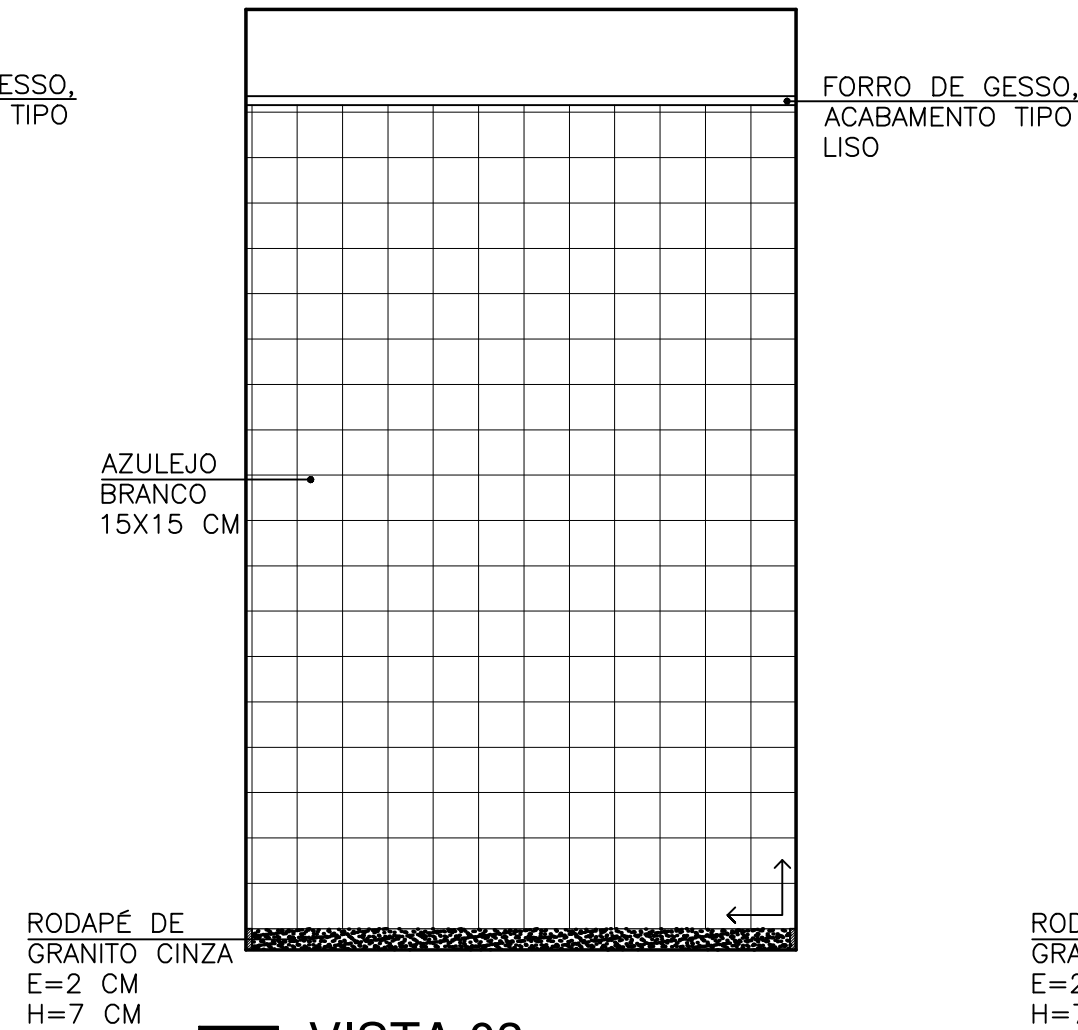


P VISTA 03
ESC. 1/25

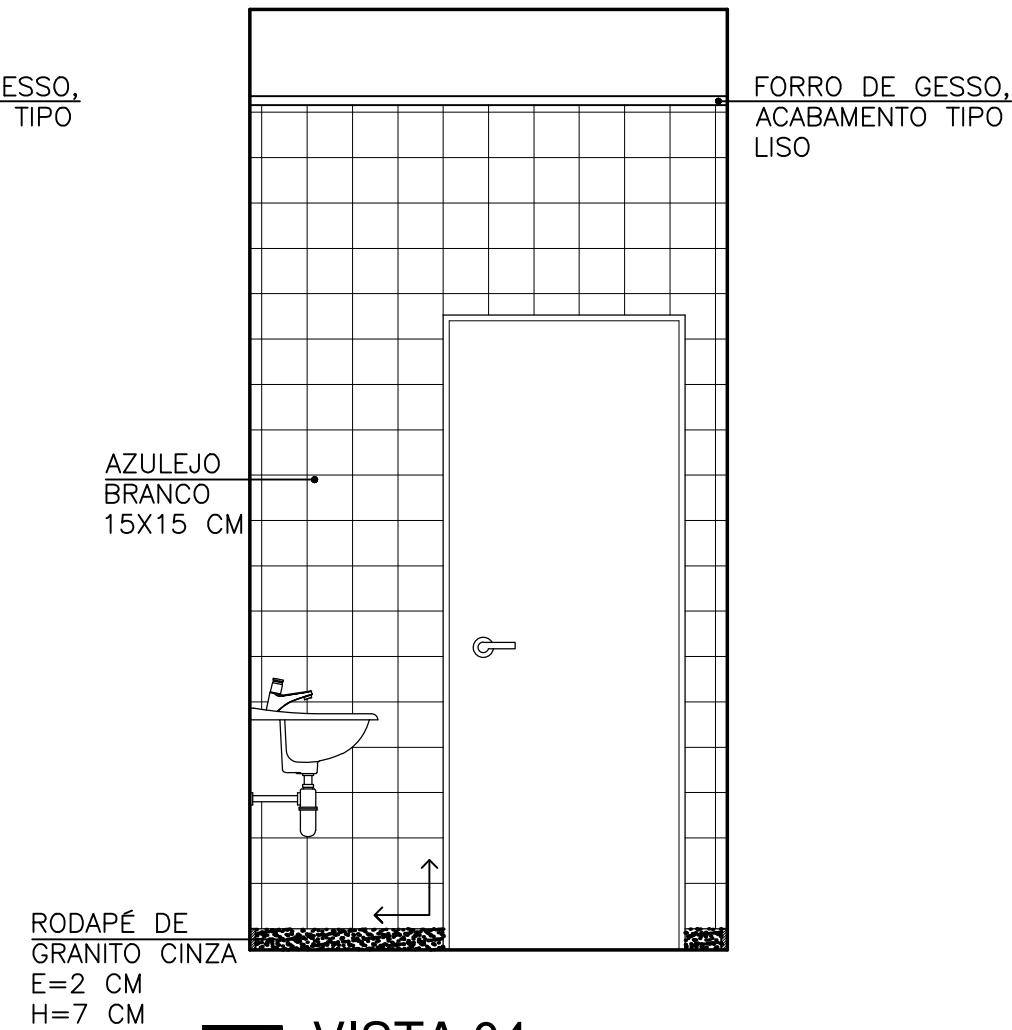


P VISTA 04
ESC. 1/25


P PINAFO Tecnologias e Serviços Alessandro Pinafo Thamara Braum (27) 99984-6302 (27) 99815-3833	PROJETO ARQUITÊTONICO – ACABAMENTO EDIFICAÇÃO COM FINS DE USO PÚBLICO		
	ENDEREÇO COMUNIDADE DE ARARAS – SÃO GABRIEL DA PALHA		
	AUTOR THAMARA BRAUM CREA: ES 043601/D		
	PROPRIETÁRIO APAGEES – ASSOCIAÇÃO DOS PEQUENOS AGRICULTORES DO ESTADO DO ESPÍRITO SANTO CNPJ: 04.877.943/0001-58		
	RESPONSÁVEL TÉCNICO		PRANCHA 03/21
ASSUNTO TÉRREO – WC MASCULINO		DATA JULHO/2019 ESCALA 1/25	DESENHO MYLENA COUTINHO ÁREA PROJETADA 1077,97 m ²

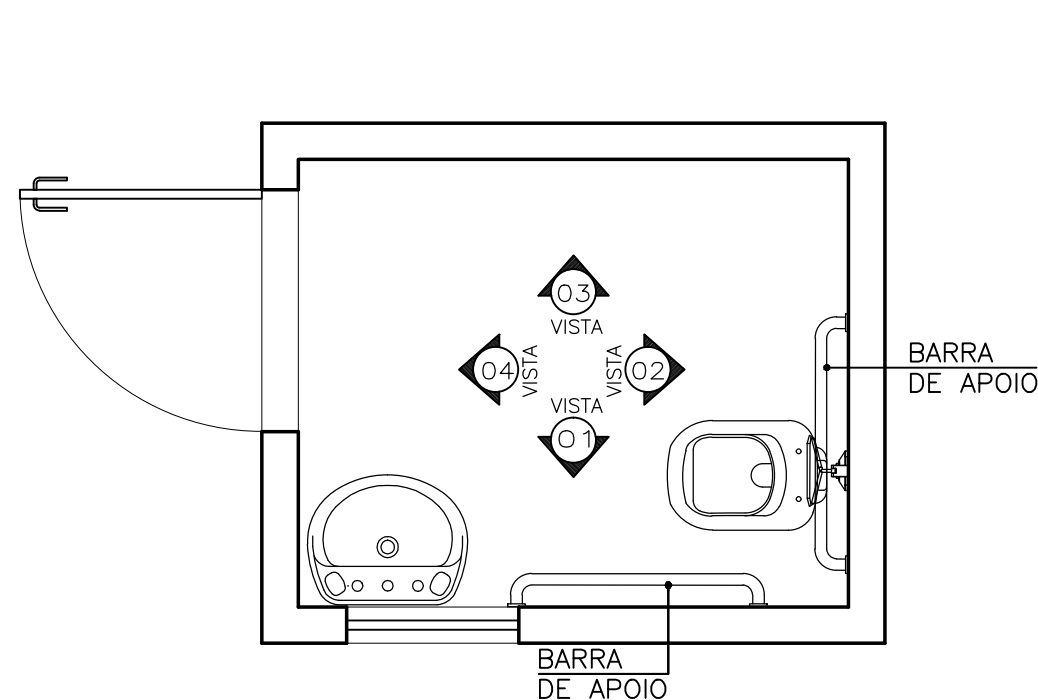


P PLANTA BAIXA
ESC. 1/25

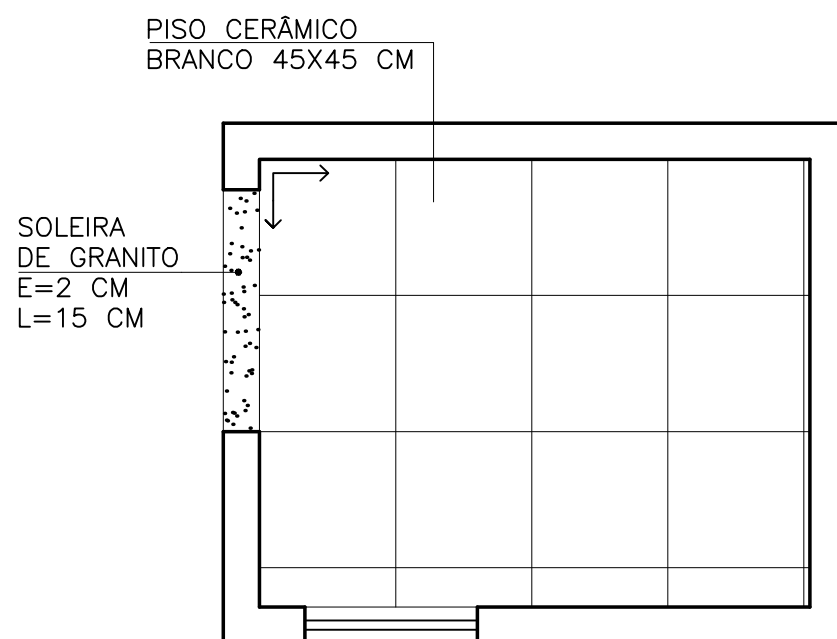


P PLANTA BAIXA - PAG. DE PISO
ESC. 1/25

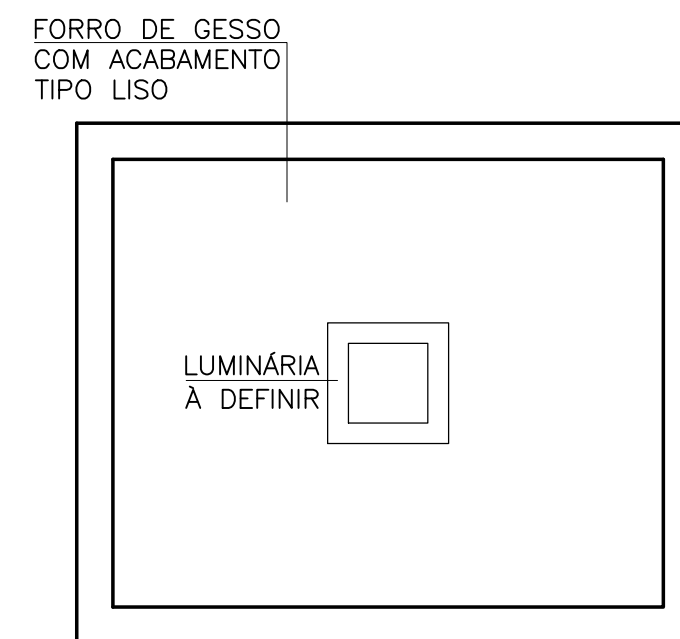


P PLANTA BAIXA - GESSO/ILUMINAÇÃO
ESC. 1/25

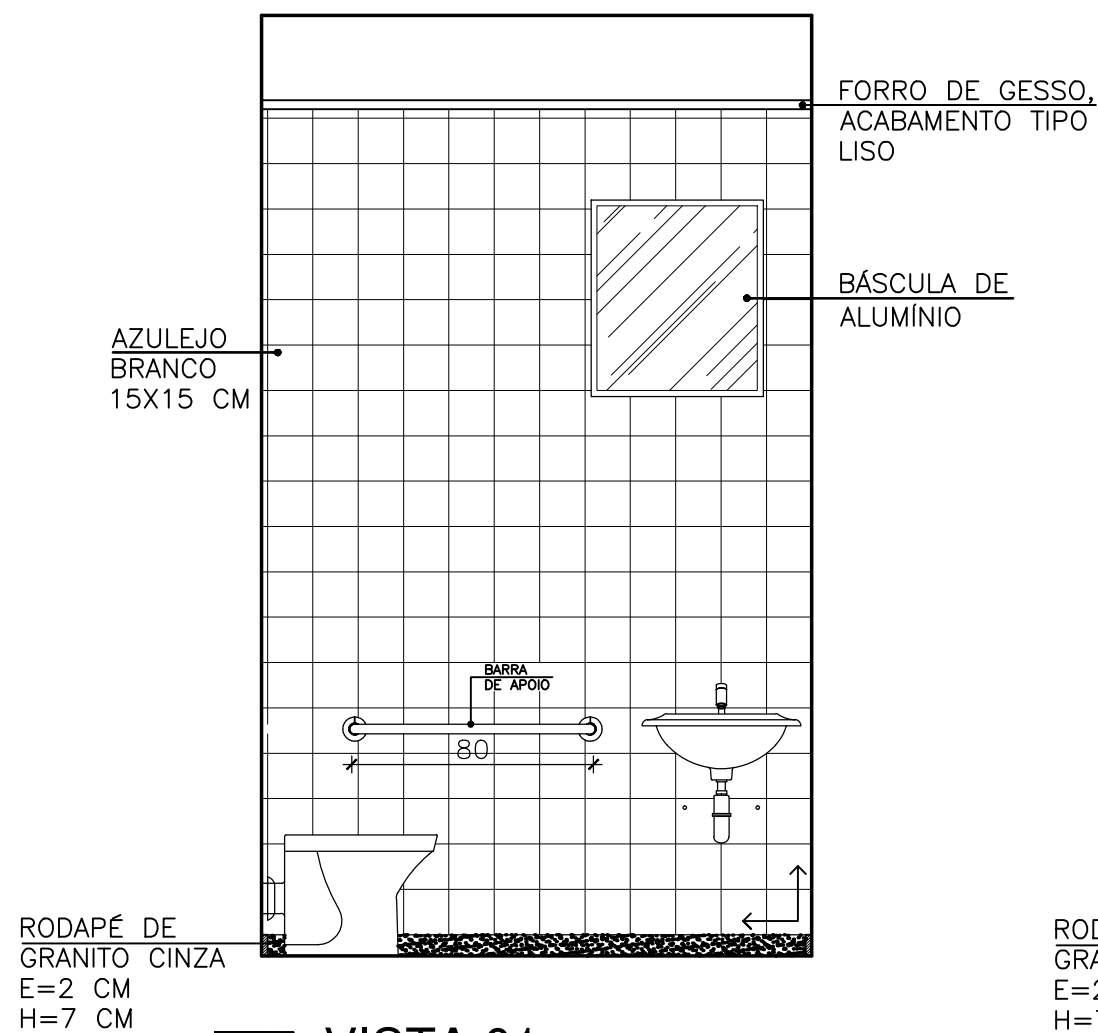


P VISTA 01
ESC. 1/25

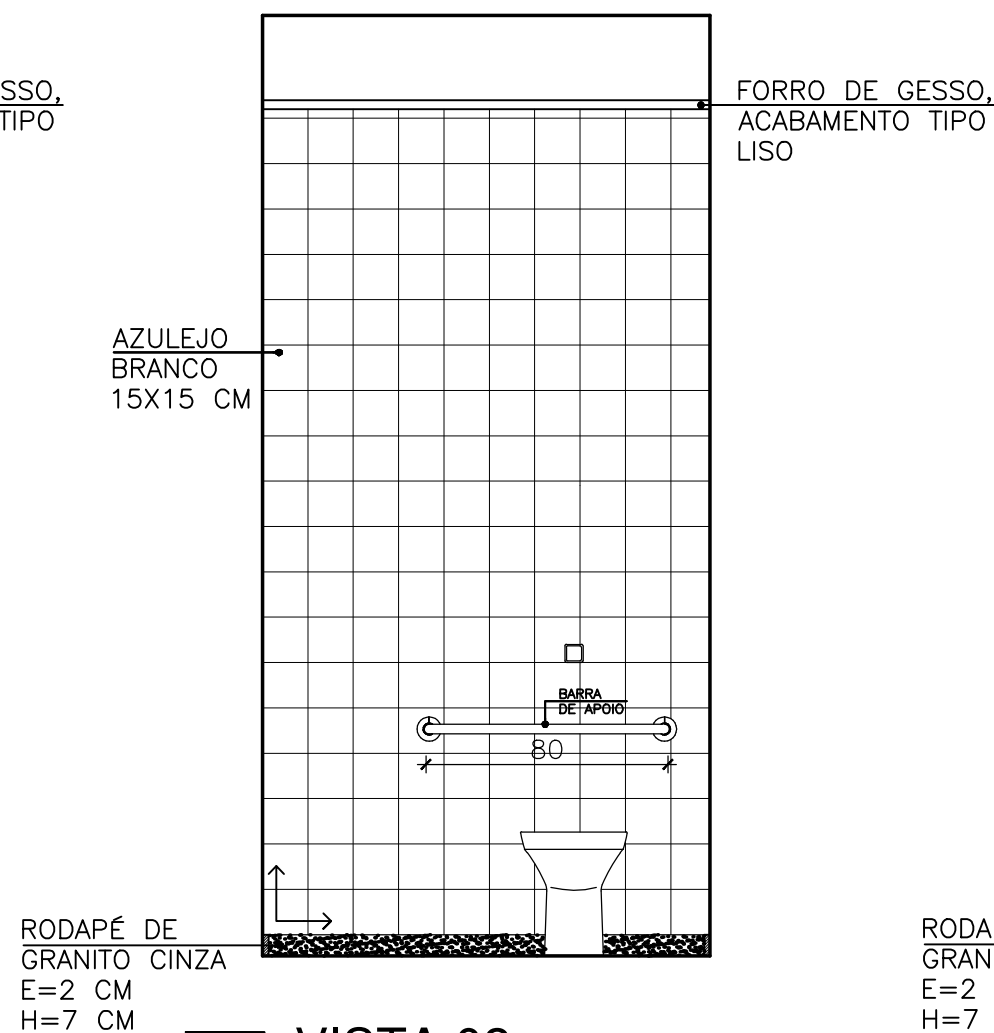

P VISTA 02
ESC. 1/25

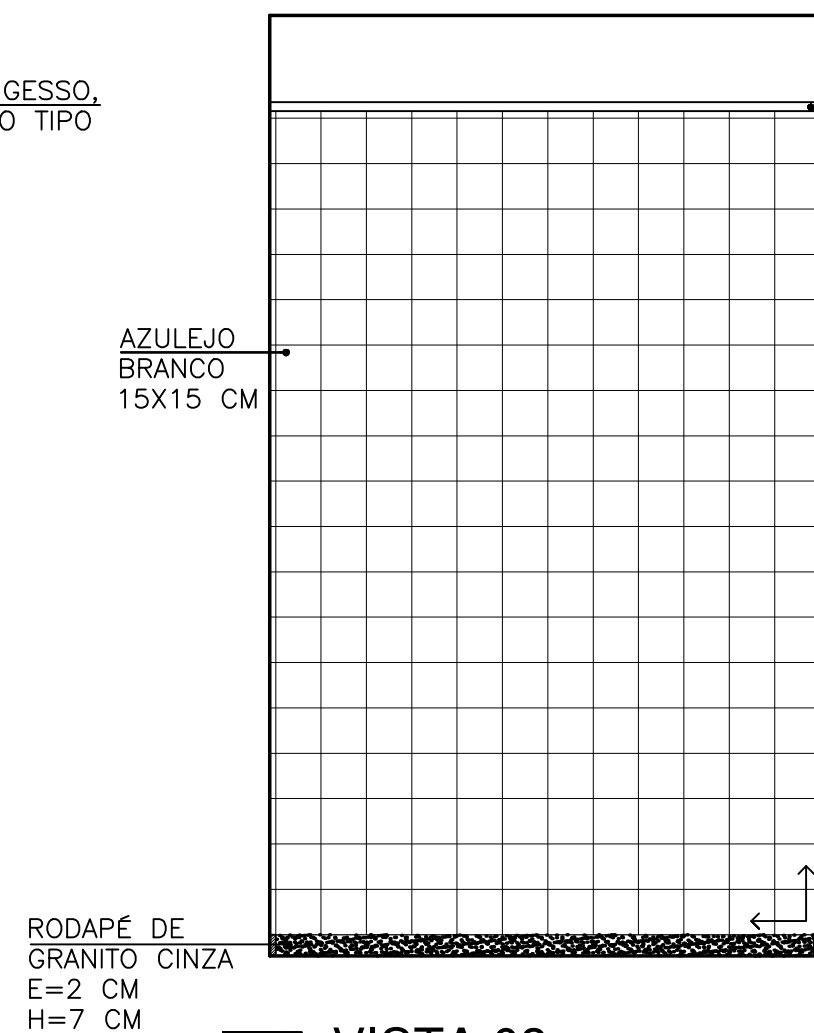


P VISTA 03
ESC. 1/25

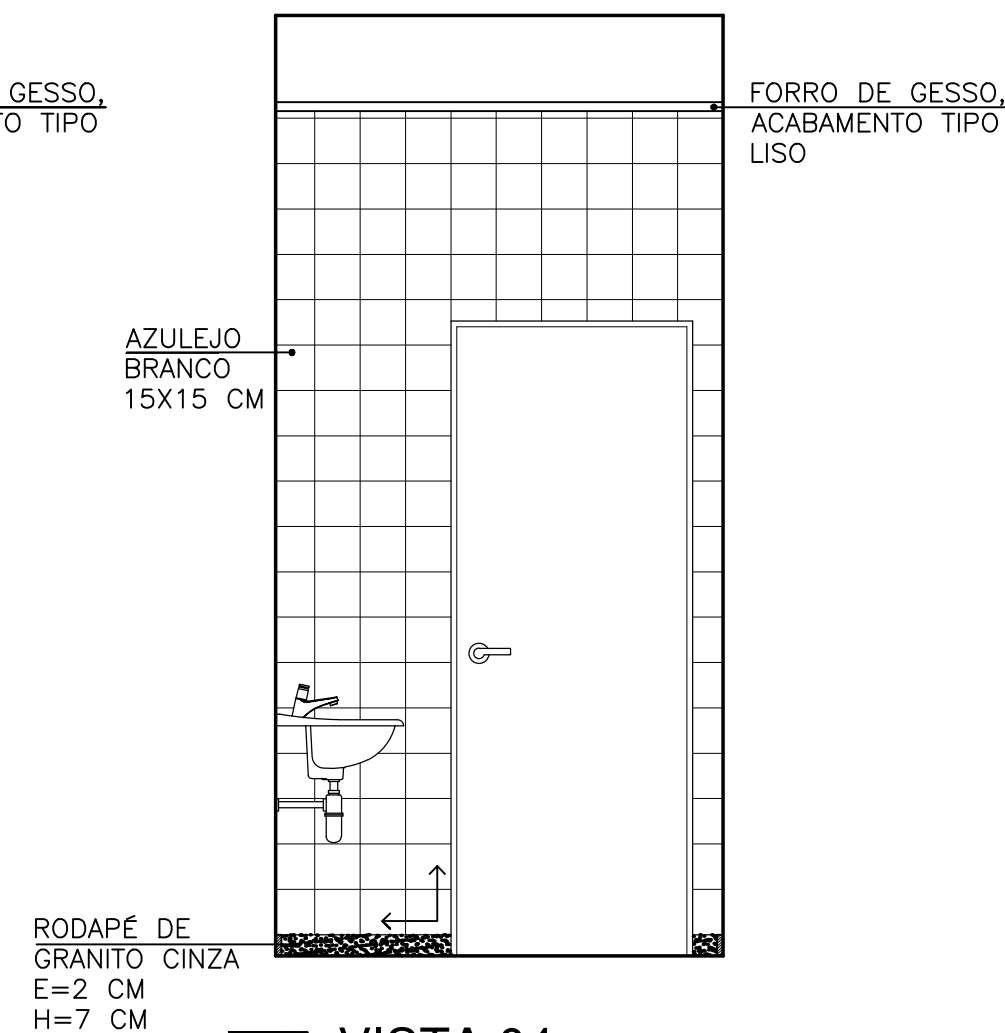


P VISTA 04
ESC. 1/25


P PINAFO Tecnologias e Serviços Alessandro Pinafo Thamara Braum (27) 99984-6302 (27) 99815-3833	PROJETO ARQUITÊTONICO – ACABAMENTO EDIFICAÇÃO COM FINS DE USO PÚBLICO		
	ENDEREÇO COMUNIDADE DE ARARAS – SÃO GABRIEL DA PALHA		
	AUTOR THAMARA BRAUM CREA: ES 043601/D		
	PROPRIETÁRIO APACEES – ASSOCIAÇÃO DOS PEQUENOS AGRICULTORES DO ESTADO DO ESPÍRITO SANTO CNPJ: 04.877.943/0001-58		
	RESPONSÁVEL TÉCNICO PRANCHA 04/21		
ASSUNTO TÉRREO – WC FEMININO		DATA JULHO/2019 ESCALA 1/25	DESENHO MYLENA COUTINHO ÁREA PROJETADA 1077,97 m ²

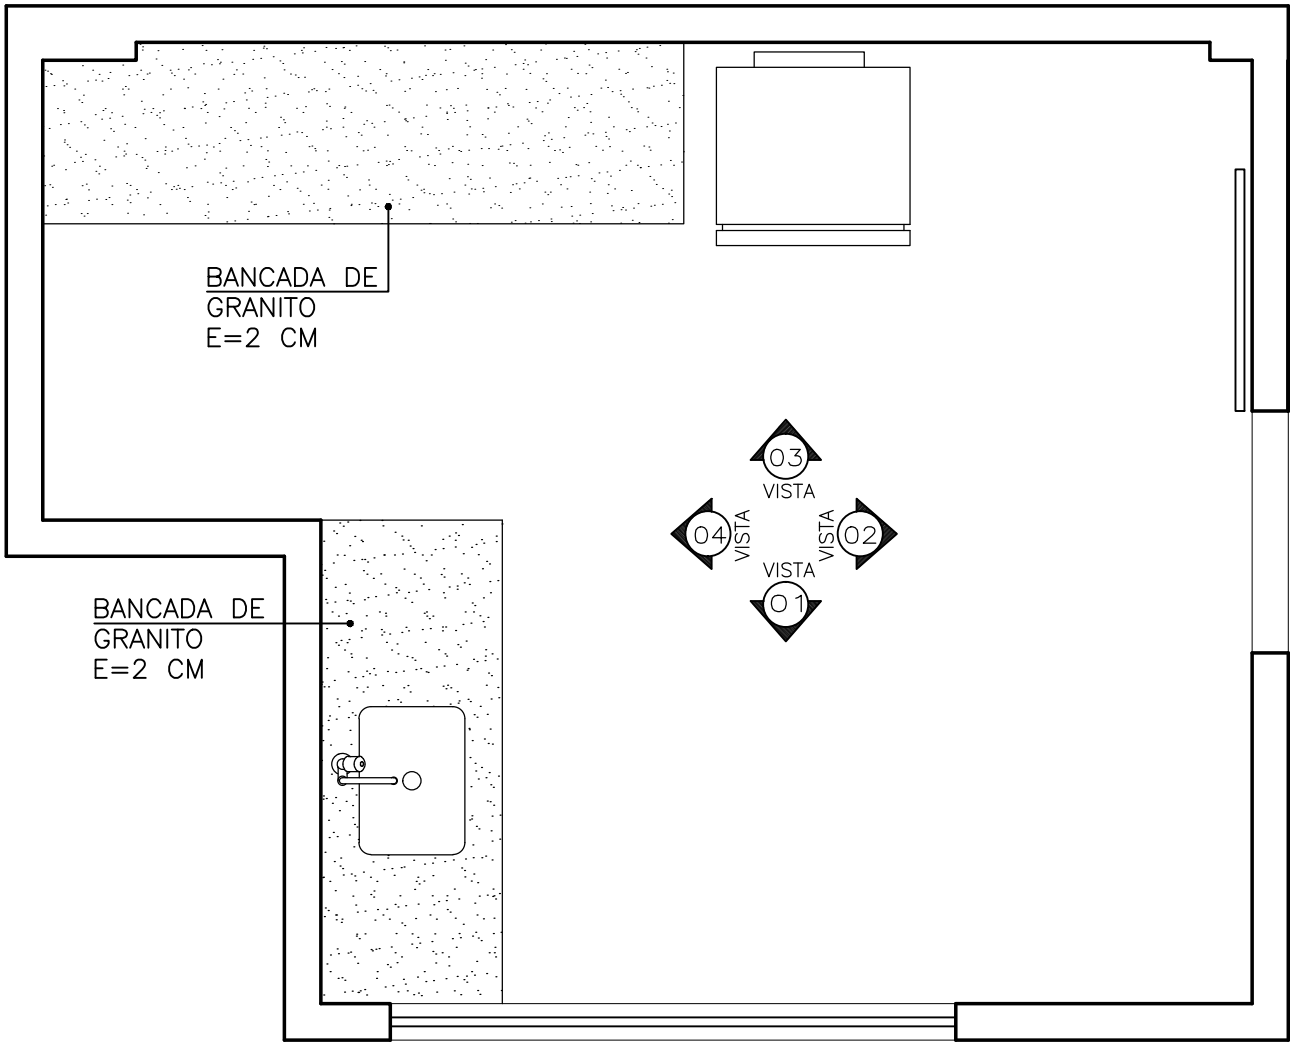

PLANTA BAIXA
ESC. 1/25

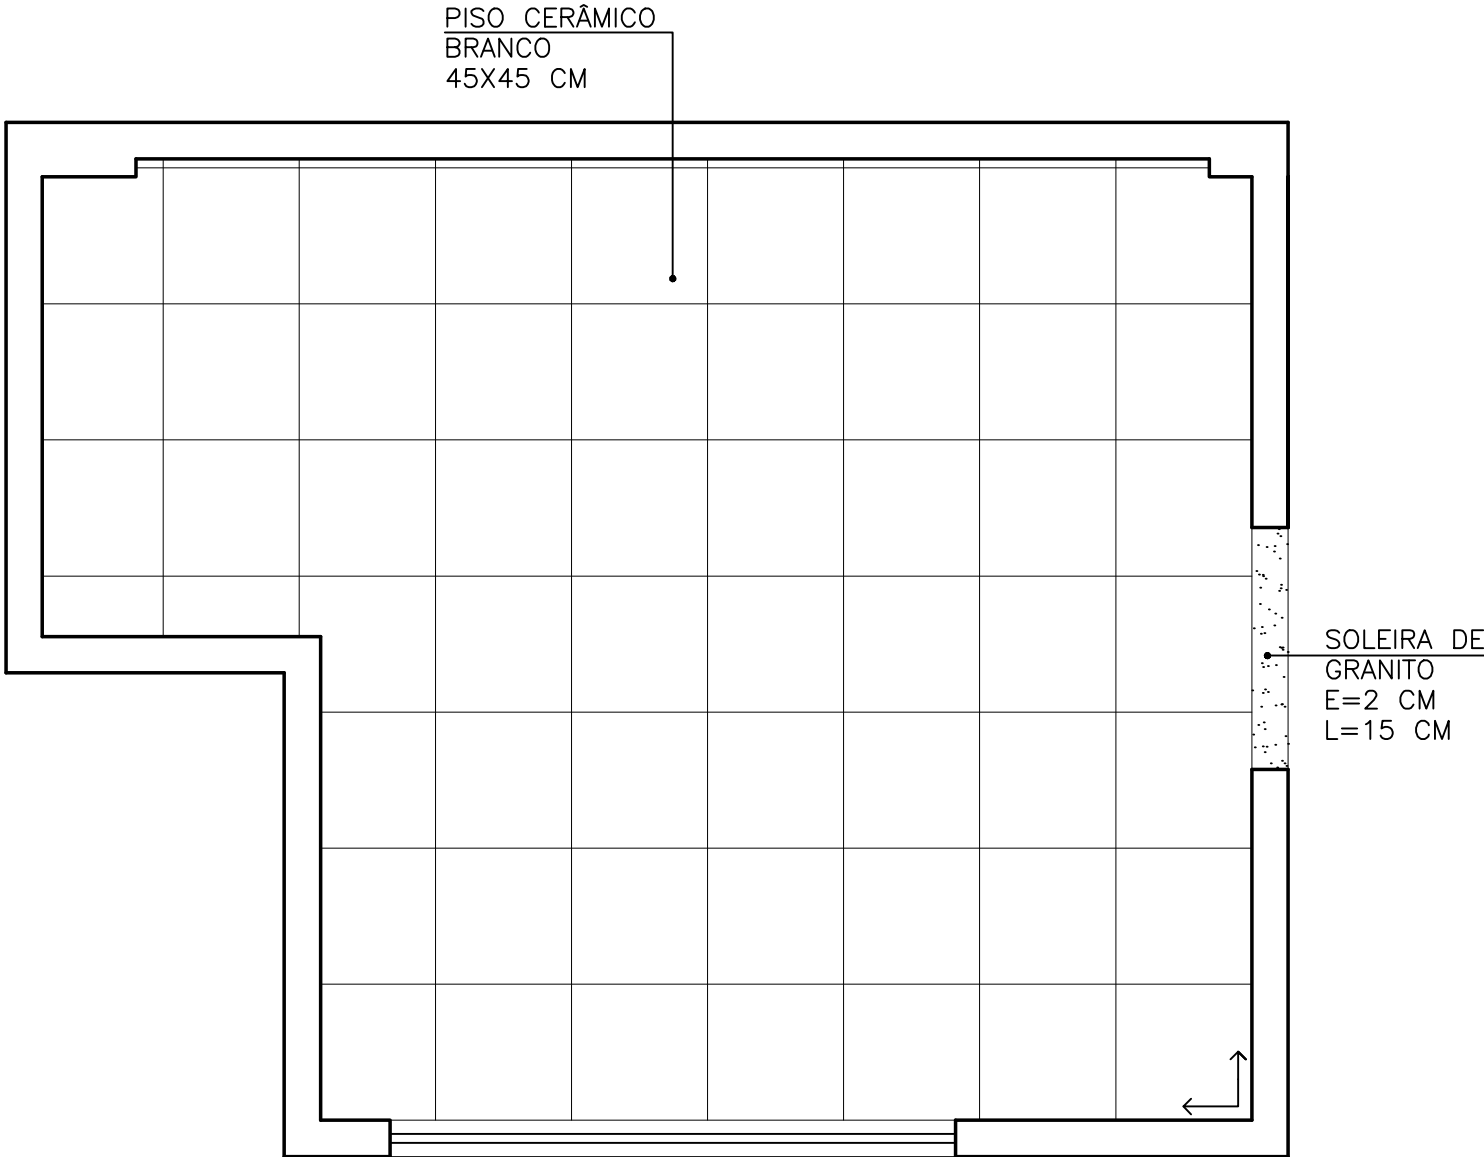


PLANTA BAIXA - PAG. DE PISO
ESC. 1/25

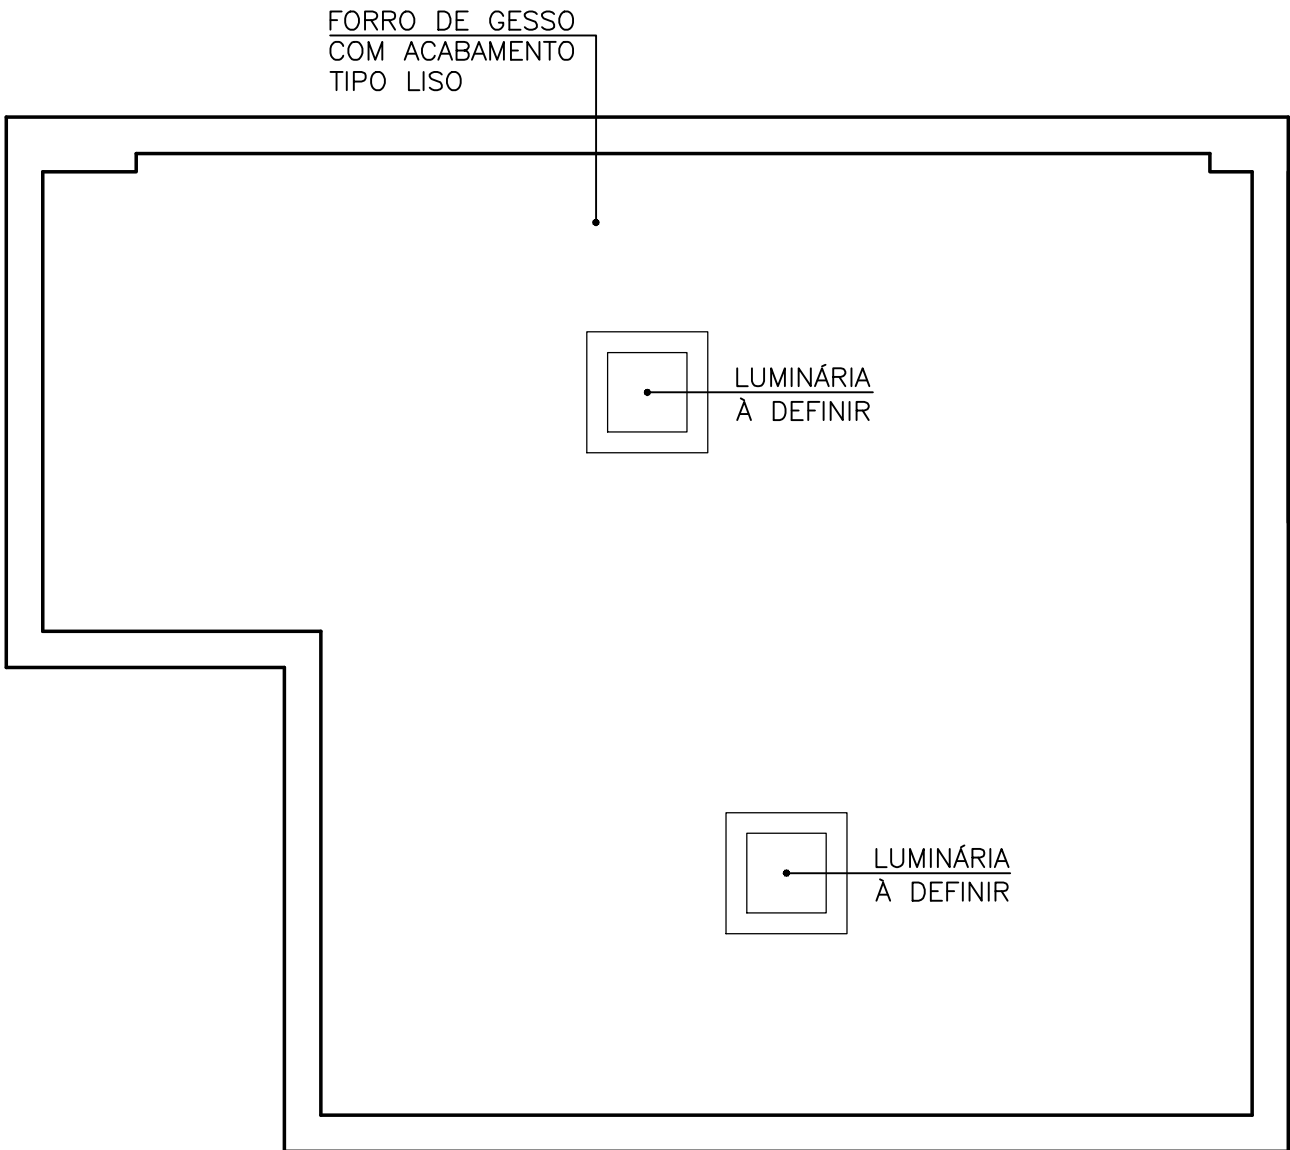


PLANTA BAIXA - GESSO/ILUMINAÇÃO
ESC. 1/25


P PINAFO Tecnologias e Serviços Alessandro Pinafo Thamara Braum (27) 99984-6302 (27) 99815-3833	PROJETO ARQUITÊTONICO – ACABAMENTO EDIFICAÇÃO COM FINS DE USO PÚBLICO		
	ENDEREÇO COMUNIDADE DE ARARAS – SÃO GABRIEL DA PALHA		
	AUTOR THAMARA BRAUM CREA: ES 043601/D		
	PROPRIETÁRIO APAGEES – ASSOCIAÇÃO DOS PEQUENOS AGRICULTORES DO ESTADO DO ESPÍRITO SANTO CNPJ: 04.877.943/0001–58		
	RESPONSÁVEL TÉCNICO		PRANCHA 05/21
ASSUNTO TÉRREO –COPA		DATA JULHO/2019 ESCALA 1/25	DESENHO MYLENA COUTINHO ÁREA PROJETADA 1077,97 m ²

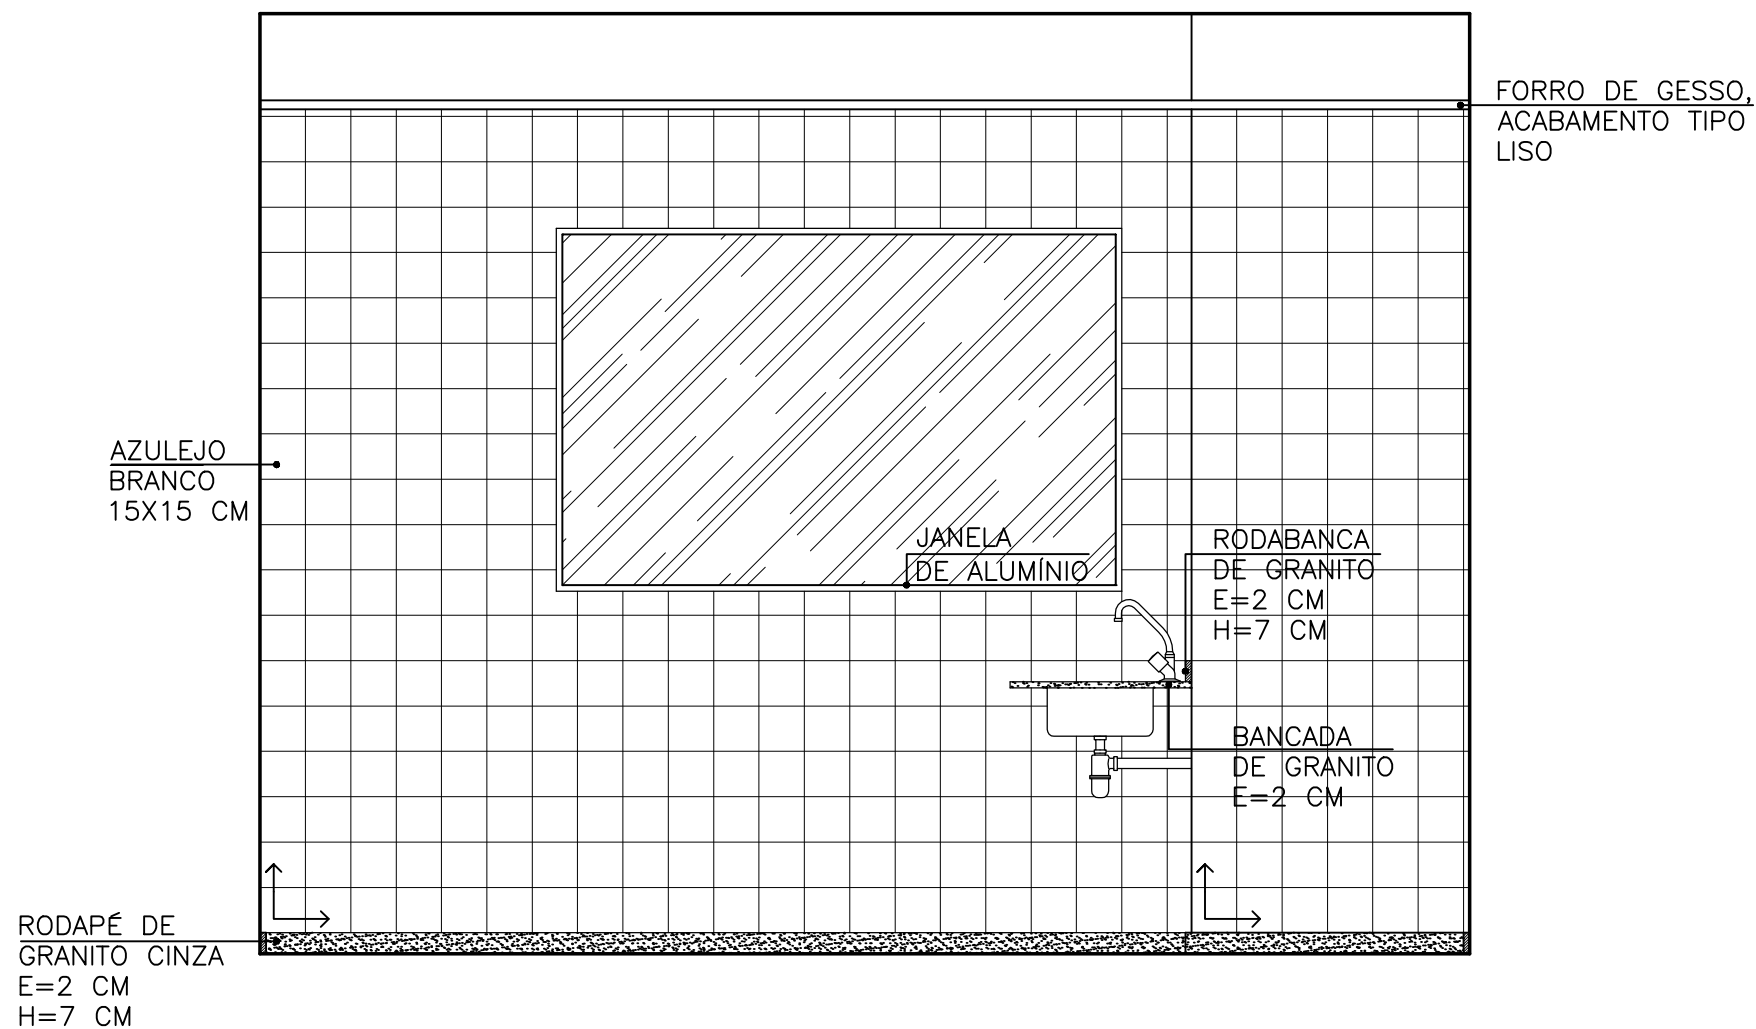


VISTA 01
ESC. 1/25

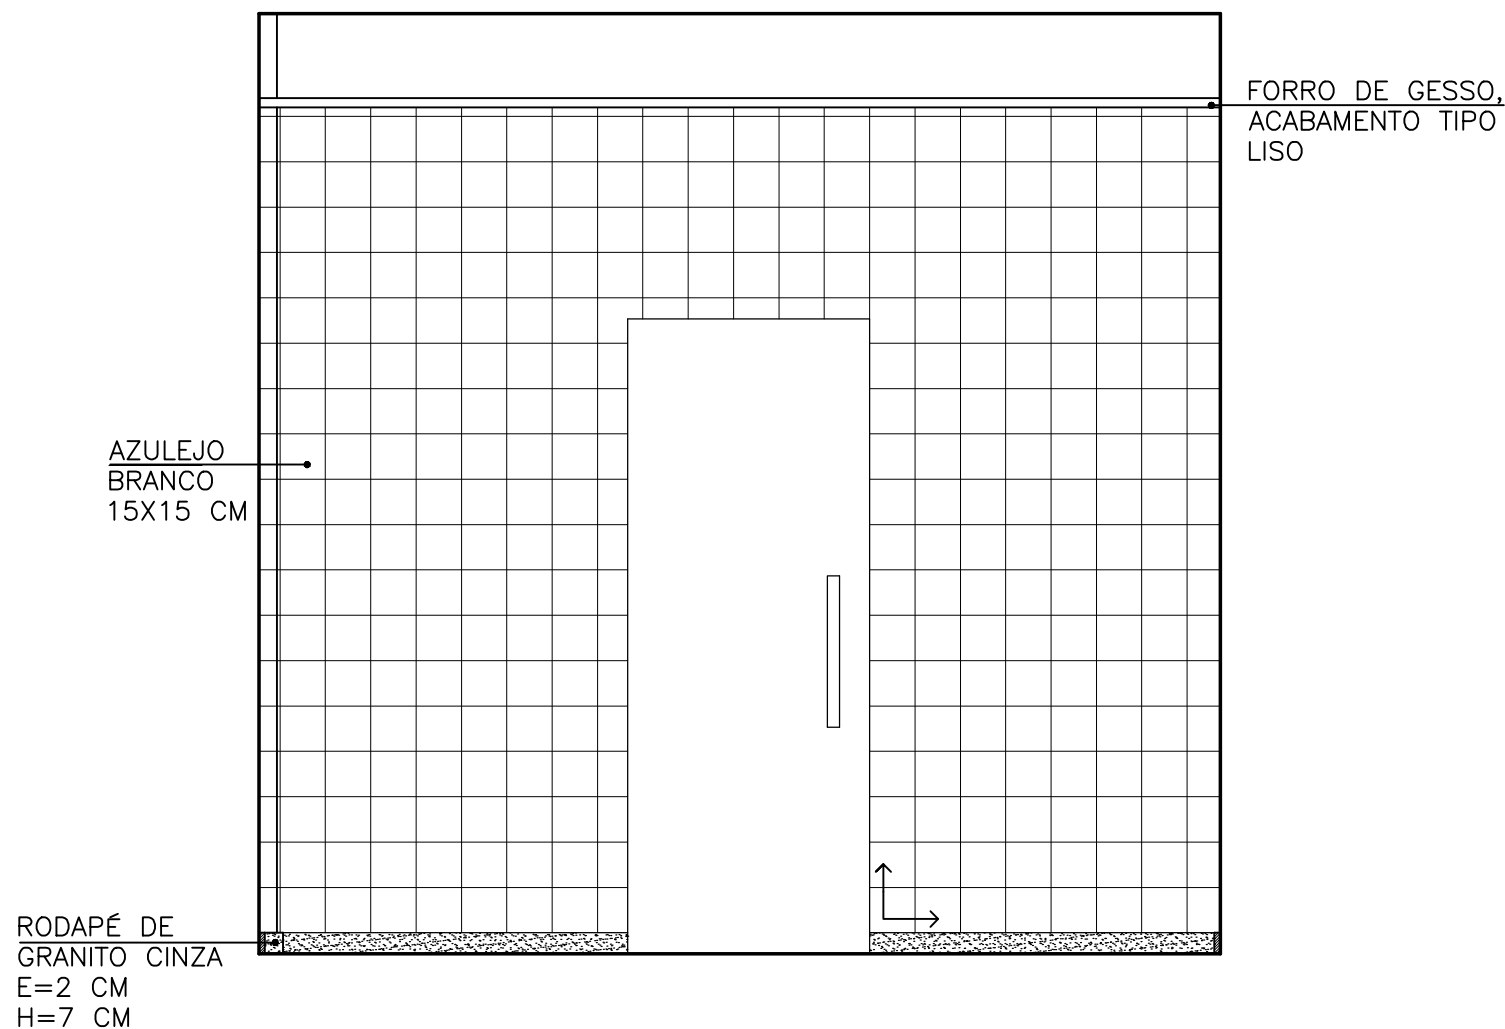

VISTA 02
ESC. 1/25

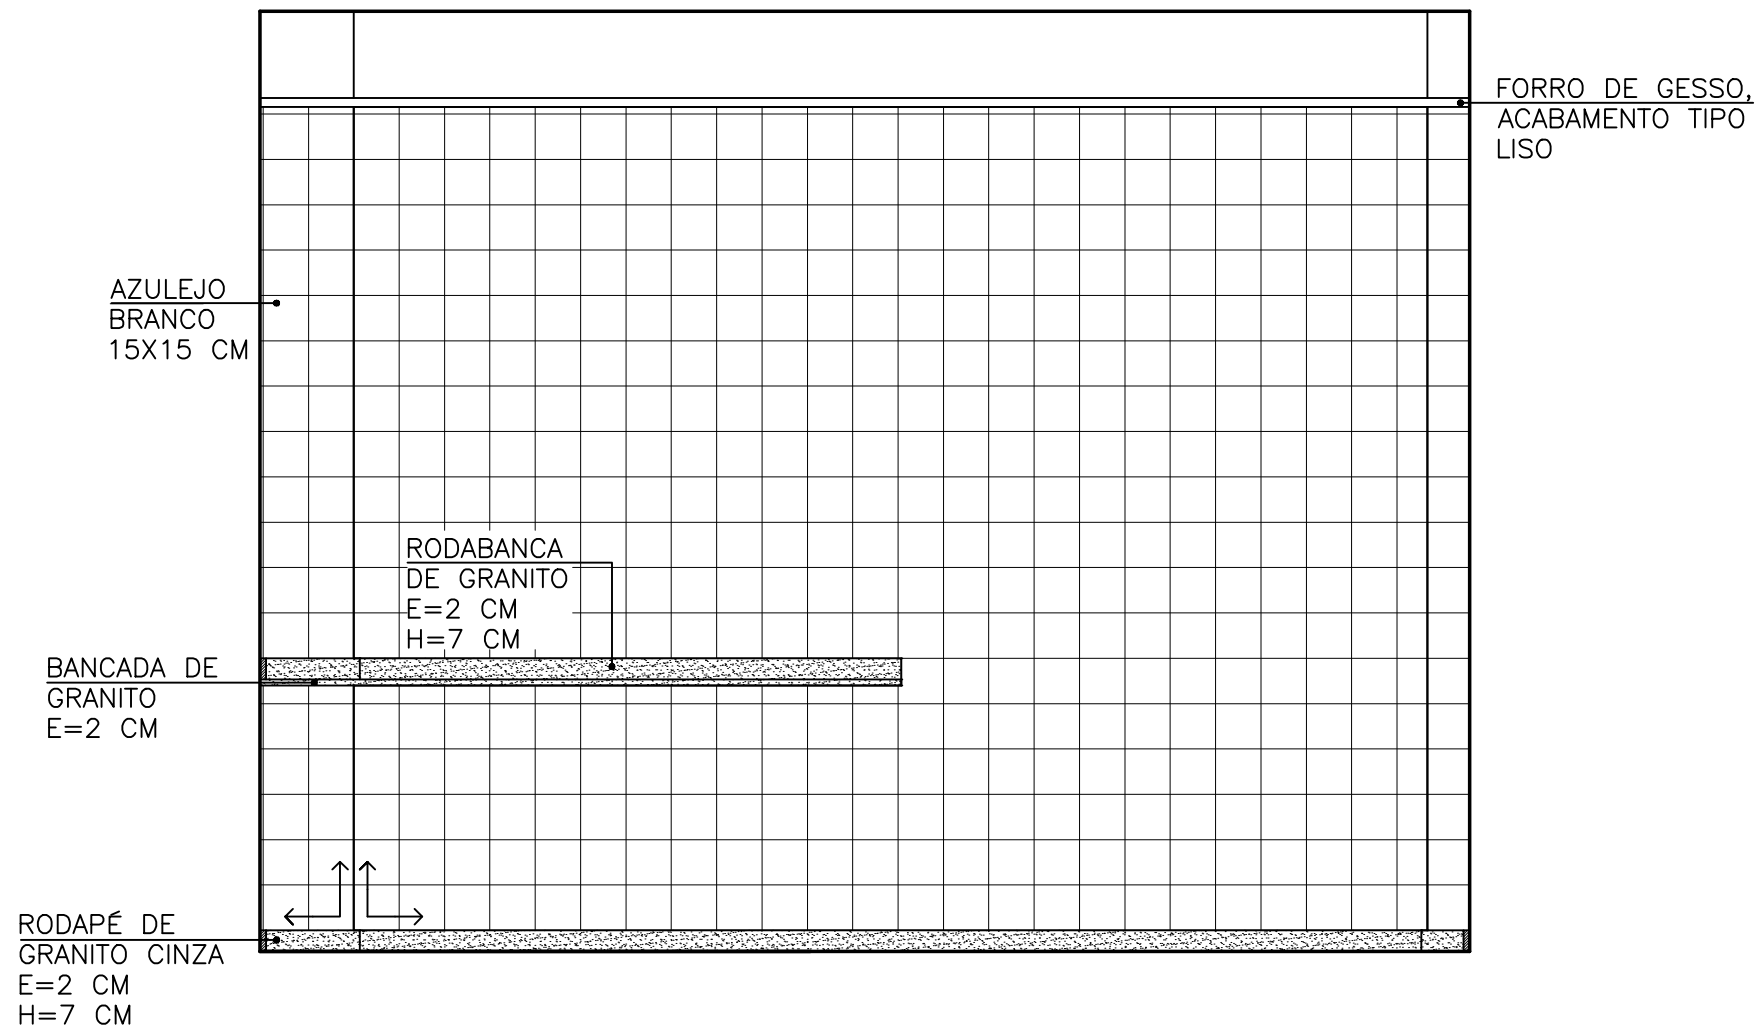


VISTA 03
ESC. 1/25

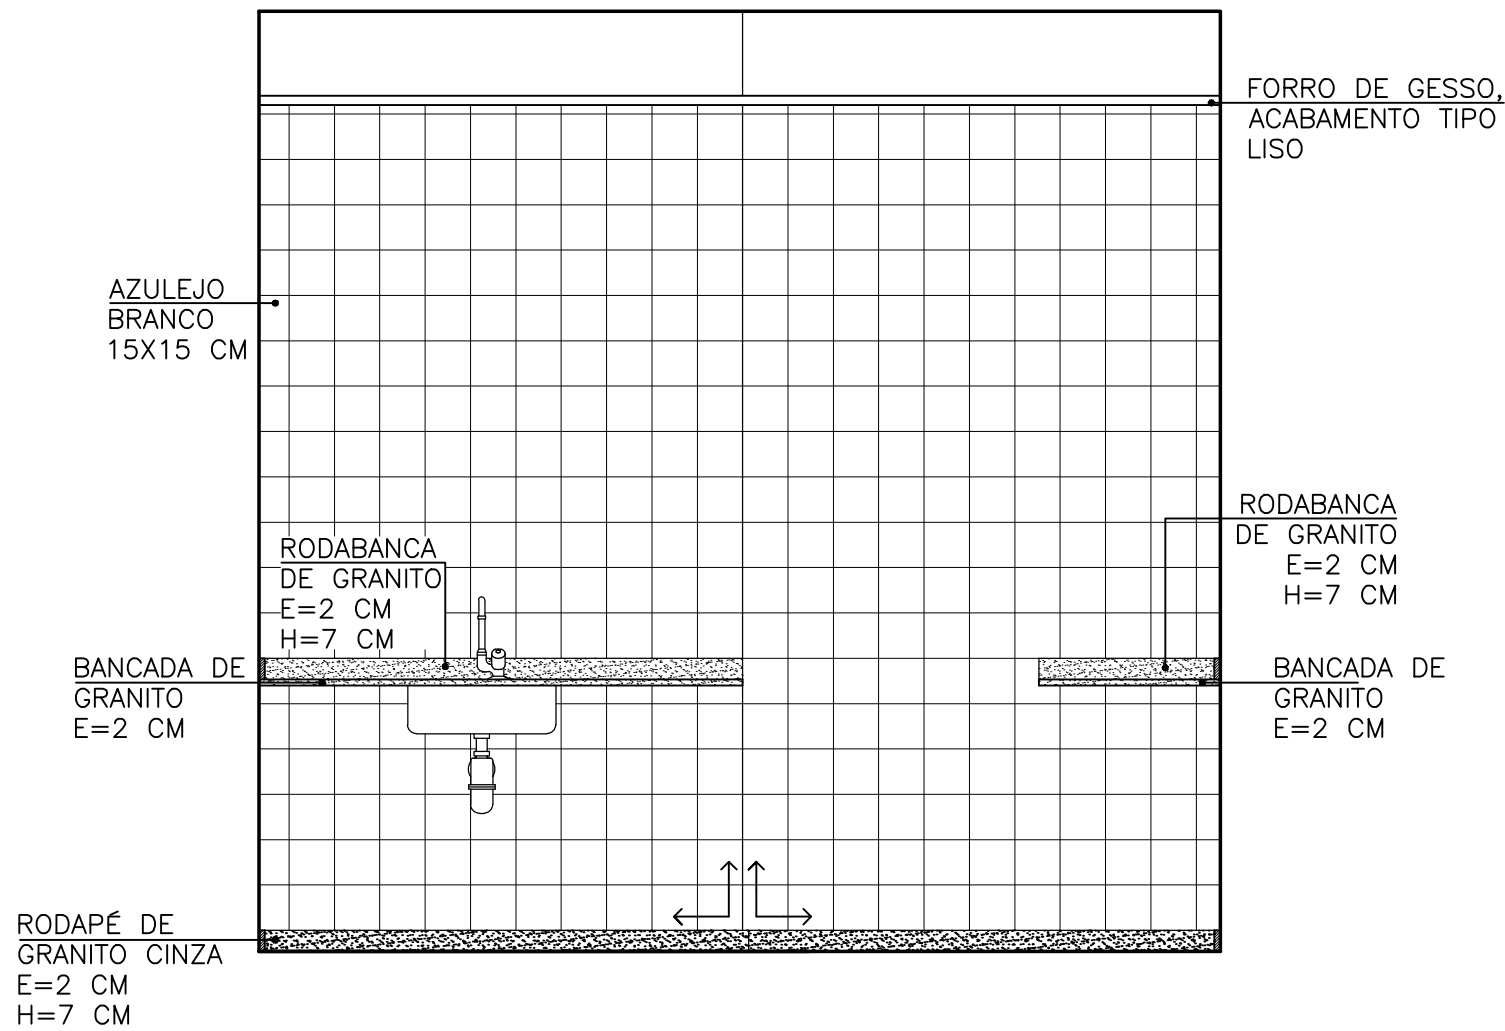


VISTA 04
ESC. 1/25

 PINAFO Tecnologias e Serviços Alessandro Pinafo Thamara Braum (27) 99984-6302 (27) 99815-3833	PROJETO ARQUITÊTONICO – ACABAMENTO EDIFICAÇÃO COM FINS DE USO PÚBLICO		
	ENDEREÇO COMUNIDADE DE ARARAS – SÃO GABRIEL DA PALHA		
	AUTOR THAMARA BRAUM CREA: ES 043601/D		
	PROPRIETÁRIO APAGEES – ASSOCIAÇÃO DOS PEQUENOS AGRICULTORES DO ESTADO DO ESPÍRITO SANTO CNPJ: 04.877.943/0001–58		
	RESPONSÁVEL TÉCNICO PRANCHA 06/21		
ASSUNTO TÉRREO –COPA		DATA JULHO/2019	DESENHO MYLENA COUTINHO
		ESCALA 1/25	ÁREA PROJETADA 1077,97 m²

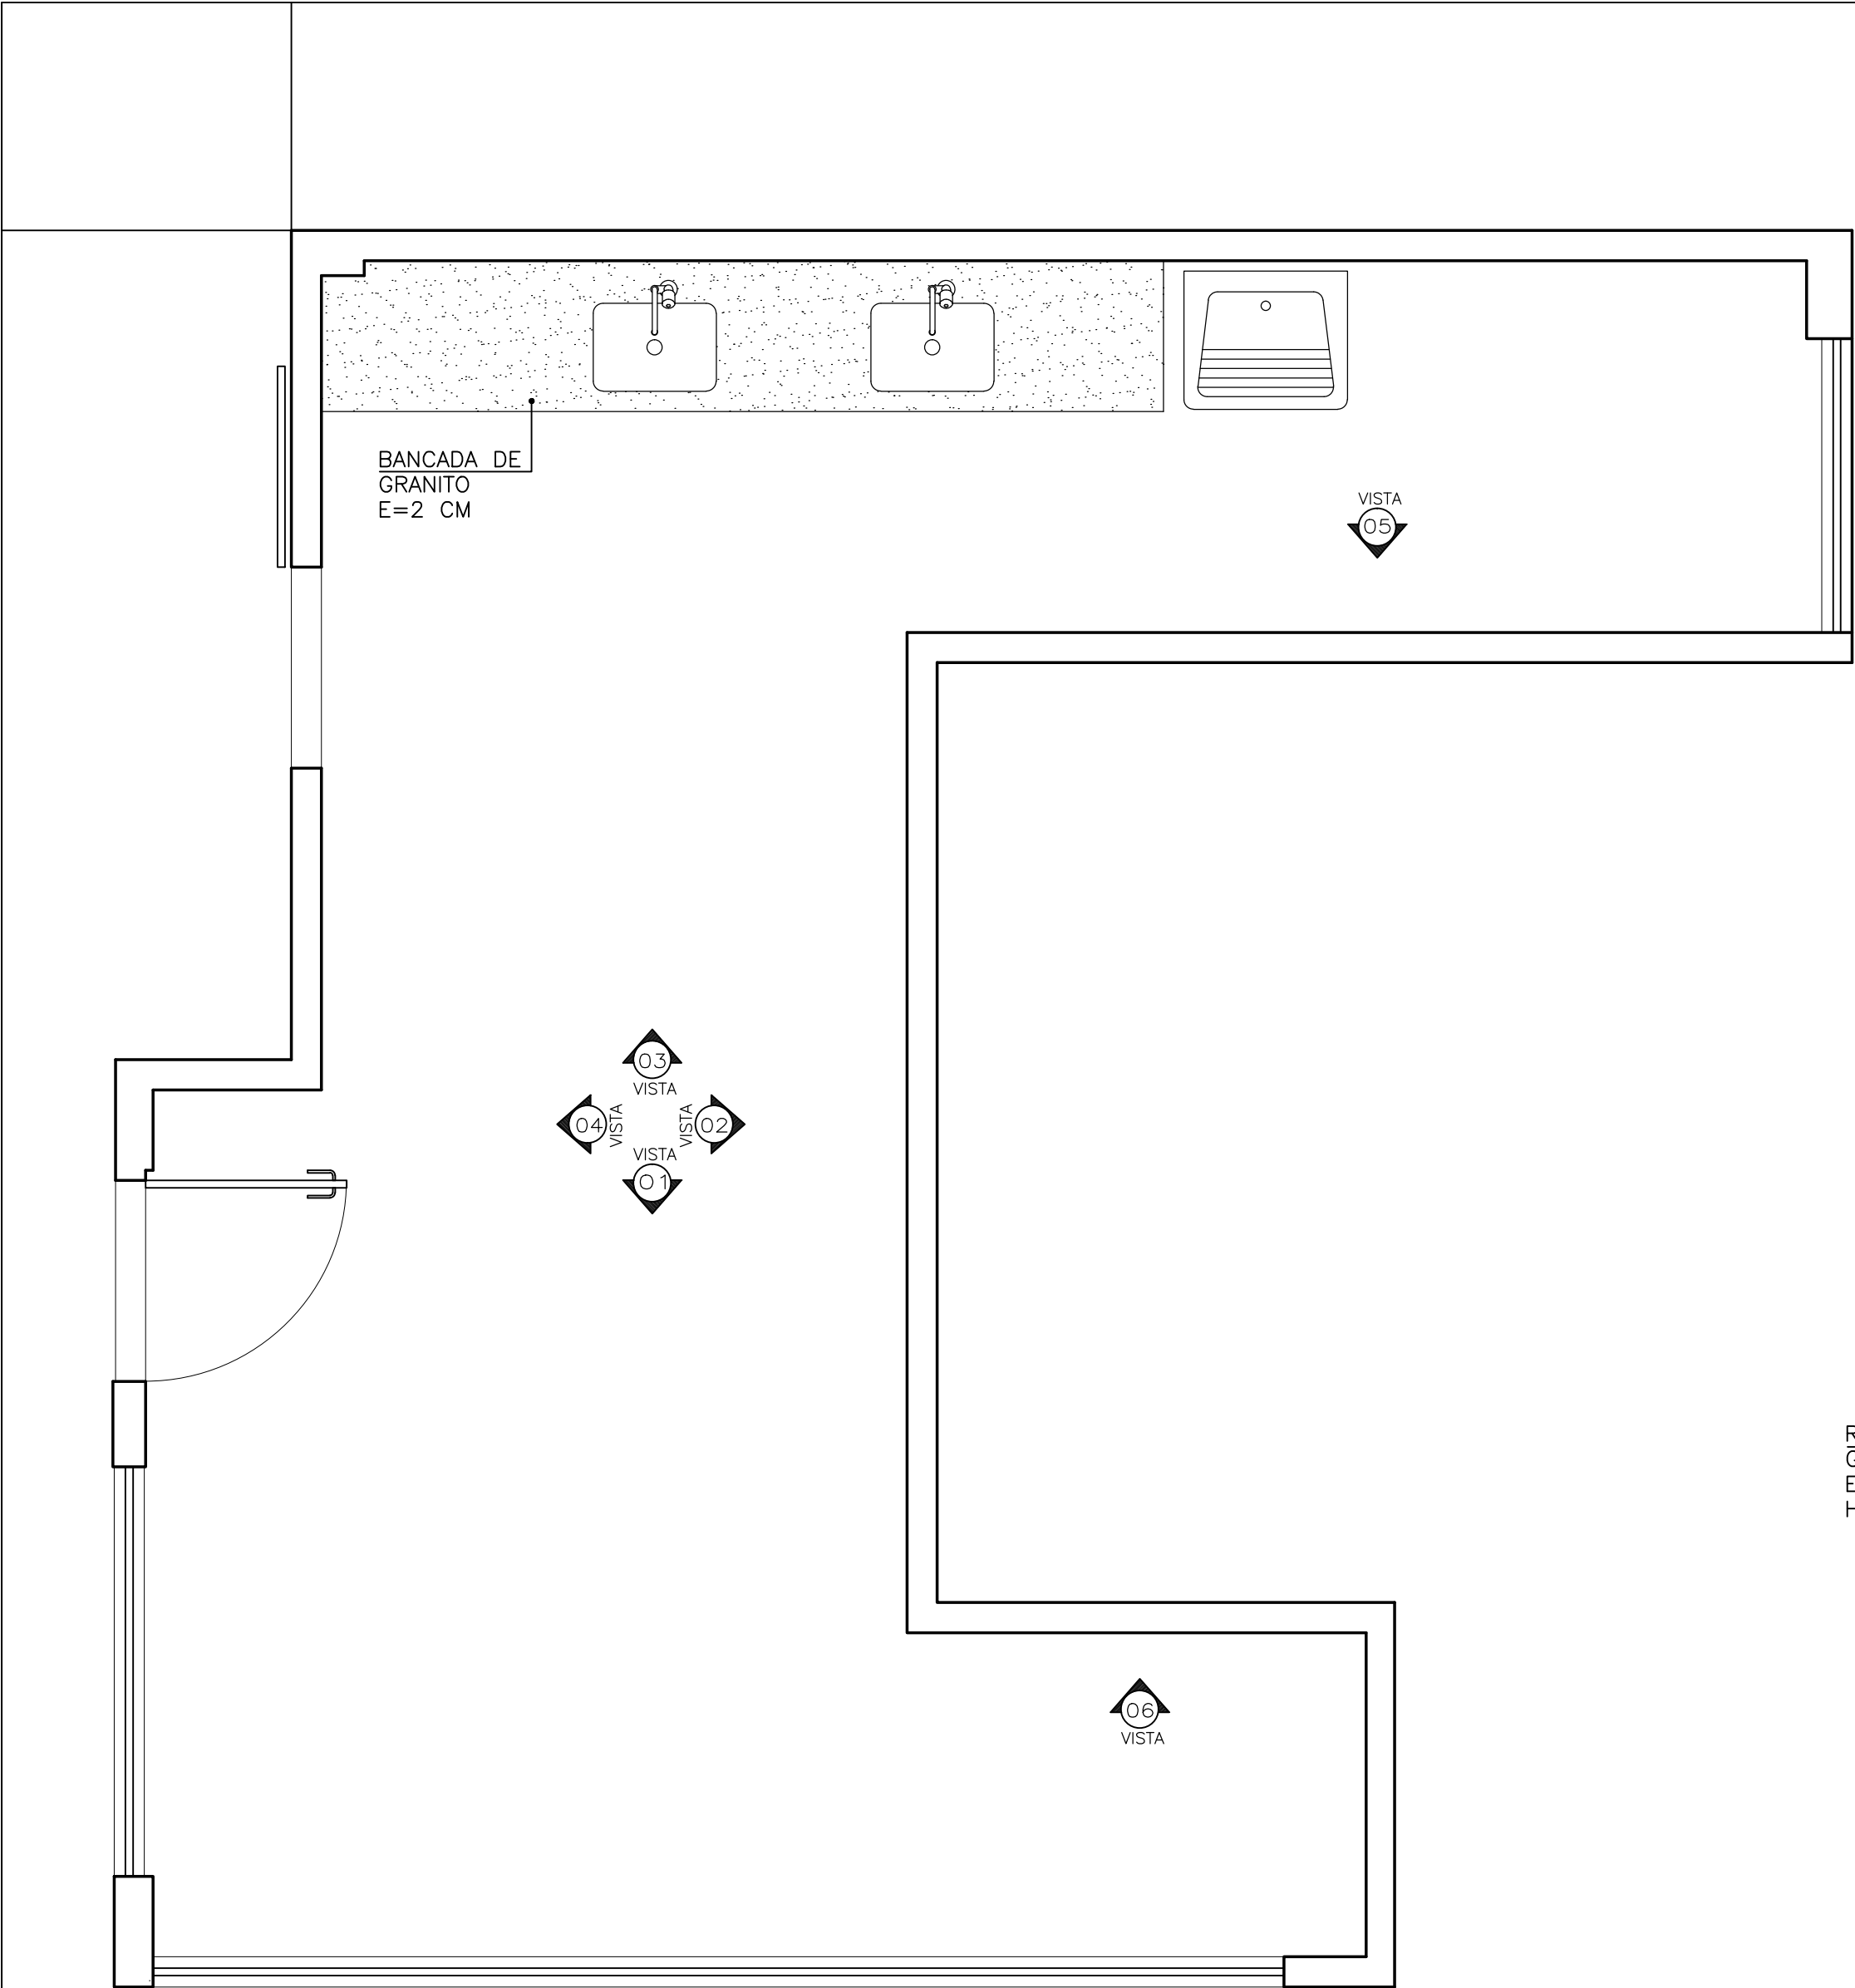


PLANTA BAIXA
ESC. 1/25

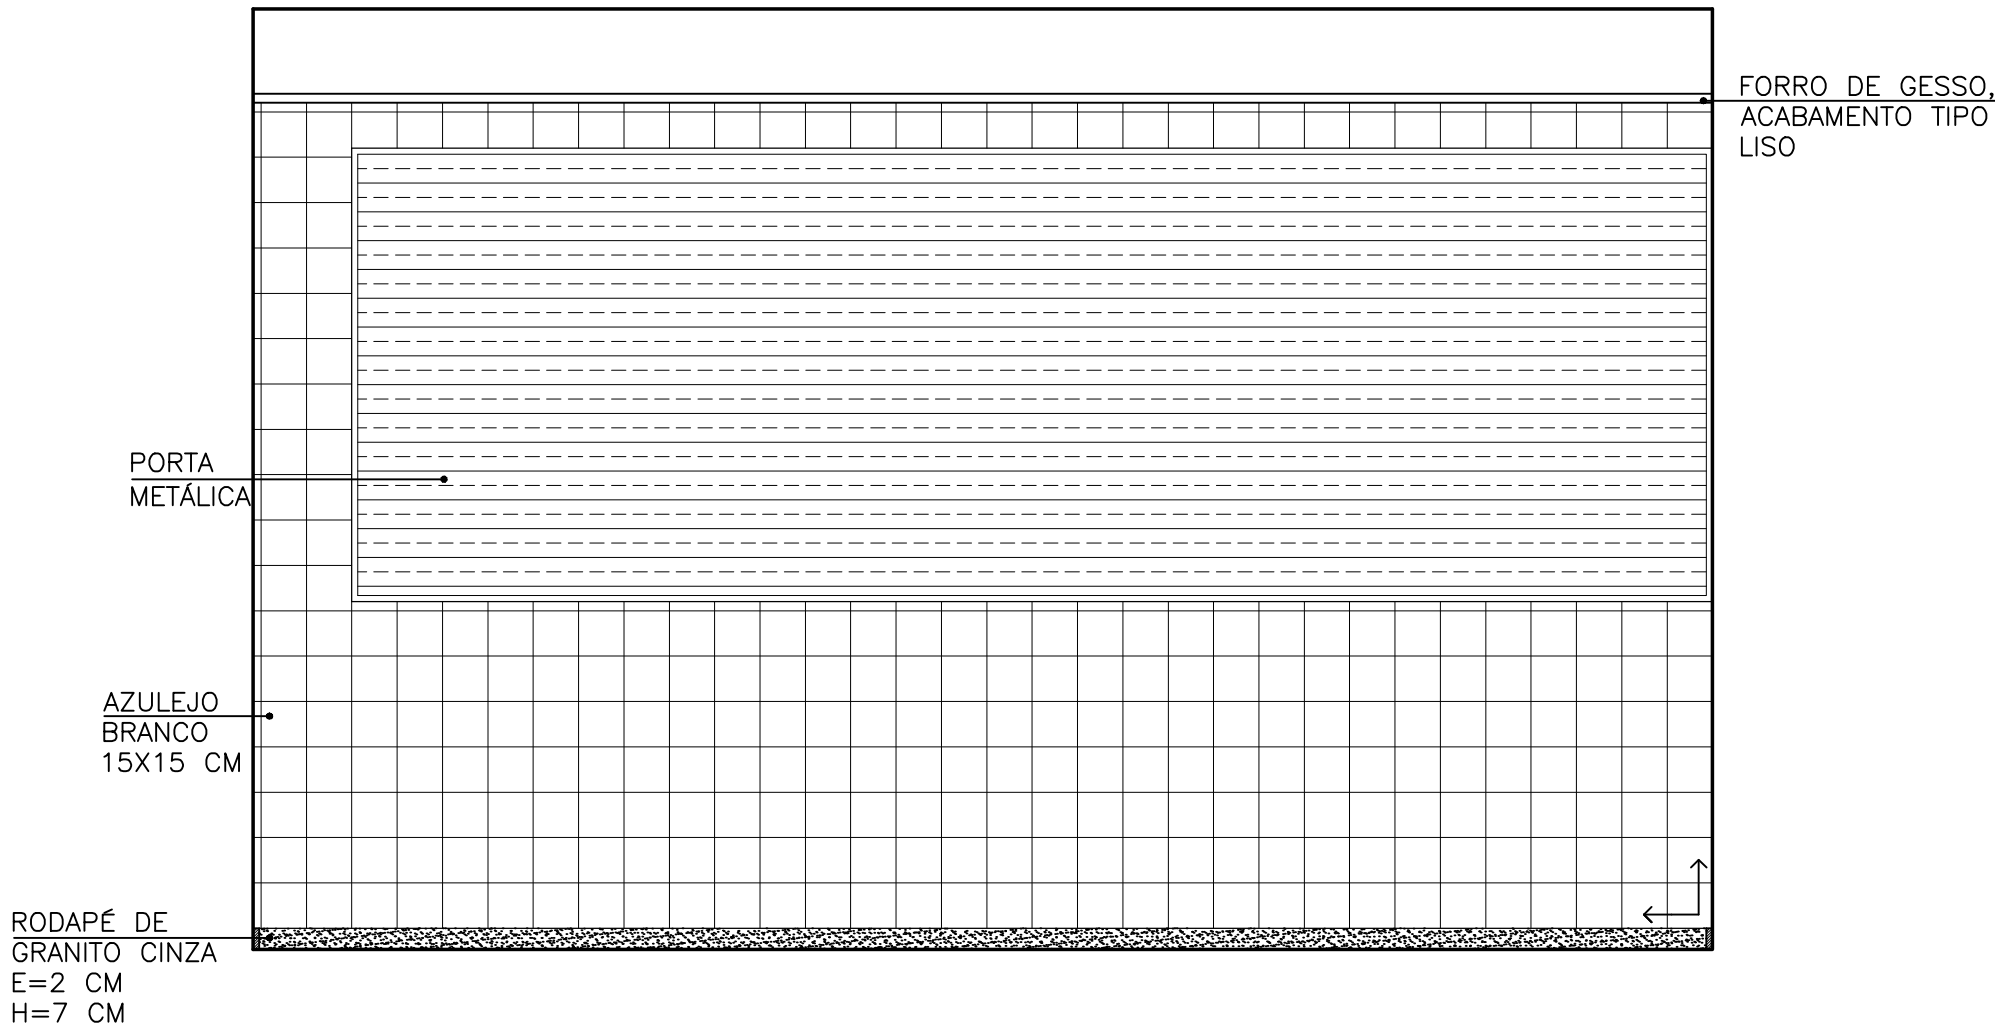


VISTA 01
ESC. 1/25

P PINAFO Tecnologias e Serviços Alessandro Pinafo Thamara Braum (27) 99984-6302 (27) 99815-3833	PROJETO ARQUITÊTONICO – ACABAMENTO EDIFICAÇÃO COM FINS DE USO PÚBLICO		
	ENDEREÇO COMUNIDADE DE ARARAS – SÃO GABRIEL DA PALHA		
	AUTOR THAMARA BRAUM CREA: ES 043601/D		
	PROPRIETÁRIO APAGEES – ASSOCIAÇÃO DOS PEQUENOS AGRICULTORES DO ESTADO DO ESPÍRITO SANTO CNPJ: 04.877.943/0001–58		
	RESPONSÁVEL TÉCNICO PRANCHA 07/21		
ASSUNTO TÉRREO – CANTINA		DATA JULHO/2019	DESENHO MYLENA COUTINHO
		ESCALA 1/25	ÁREA PROJETADA 1077,97 m ²

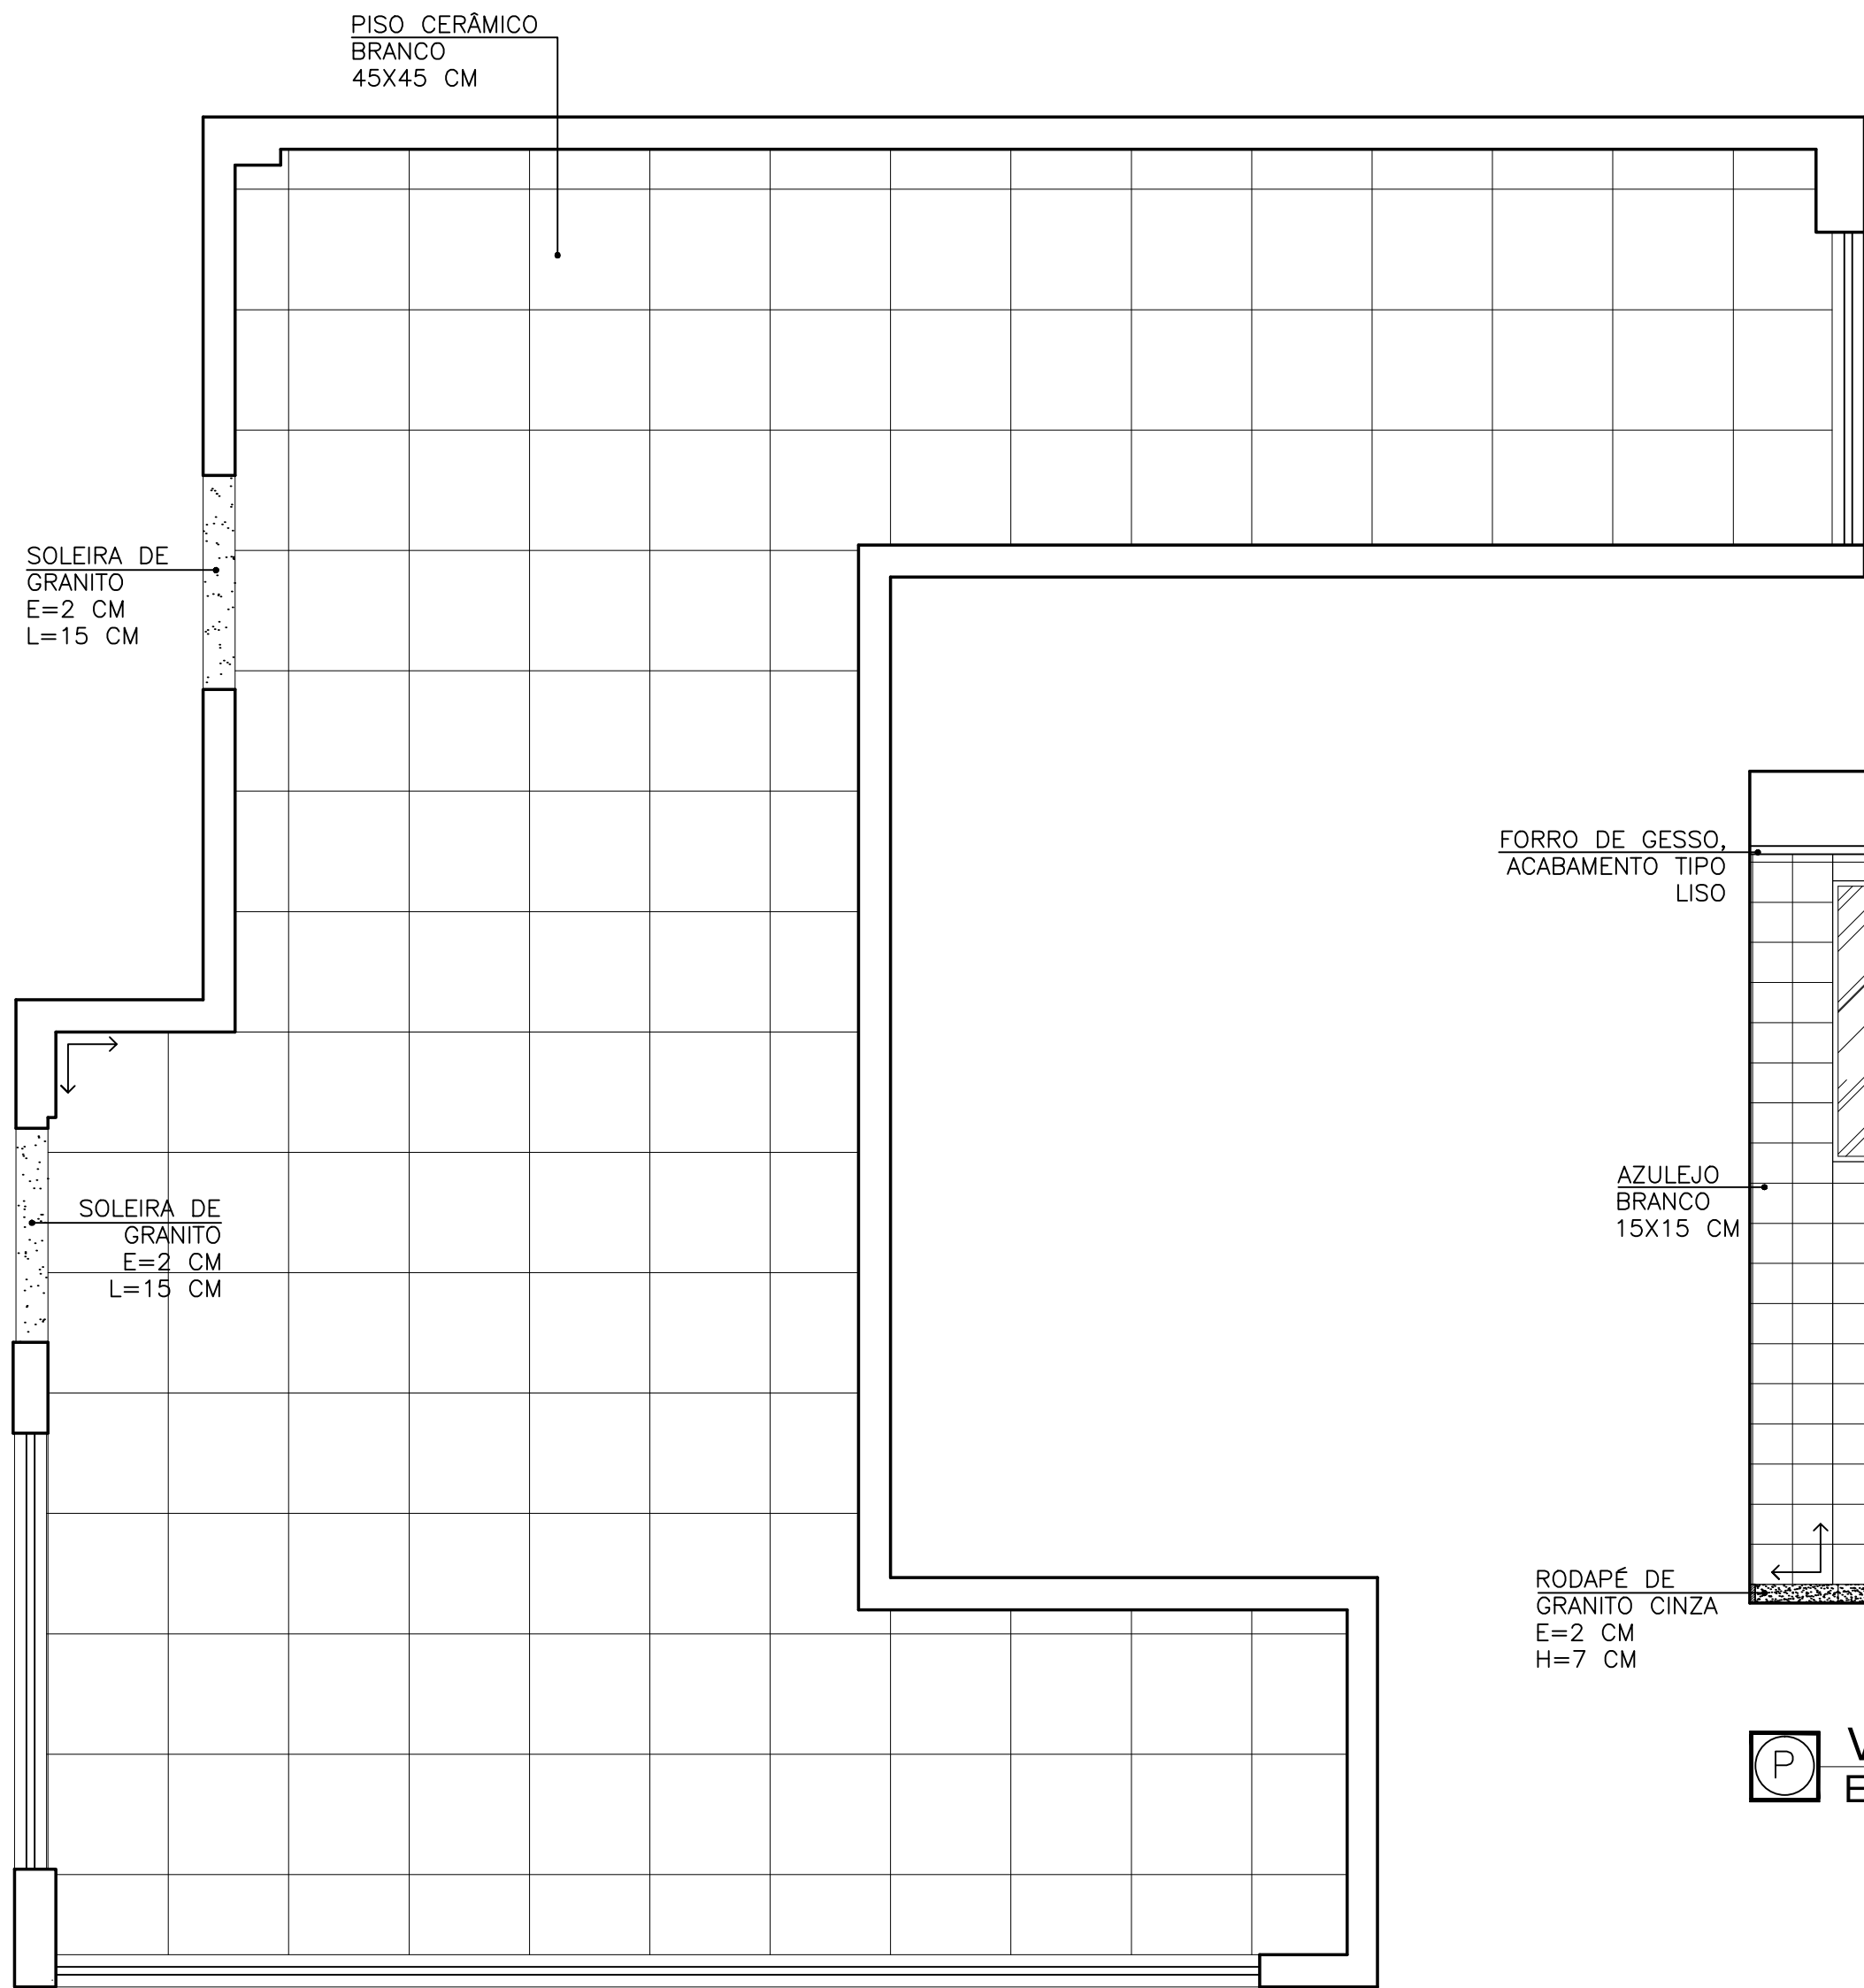


PLANTA BAIXA - PAG. DE PISO
ESC. 1/25

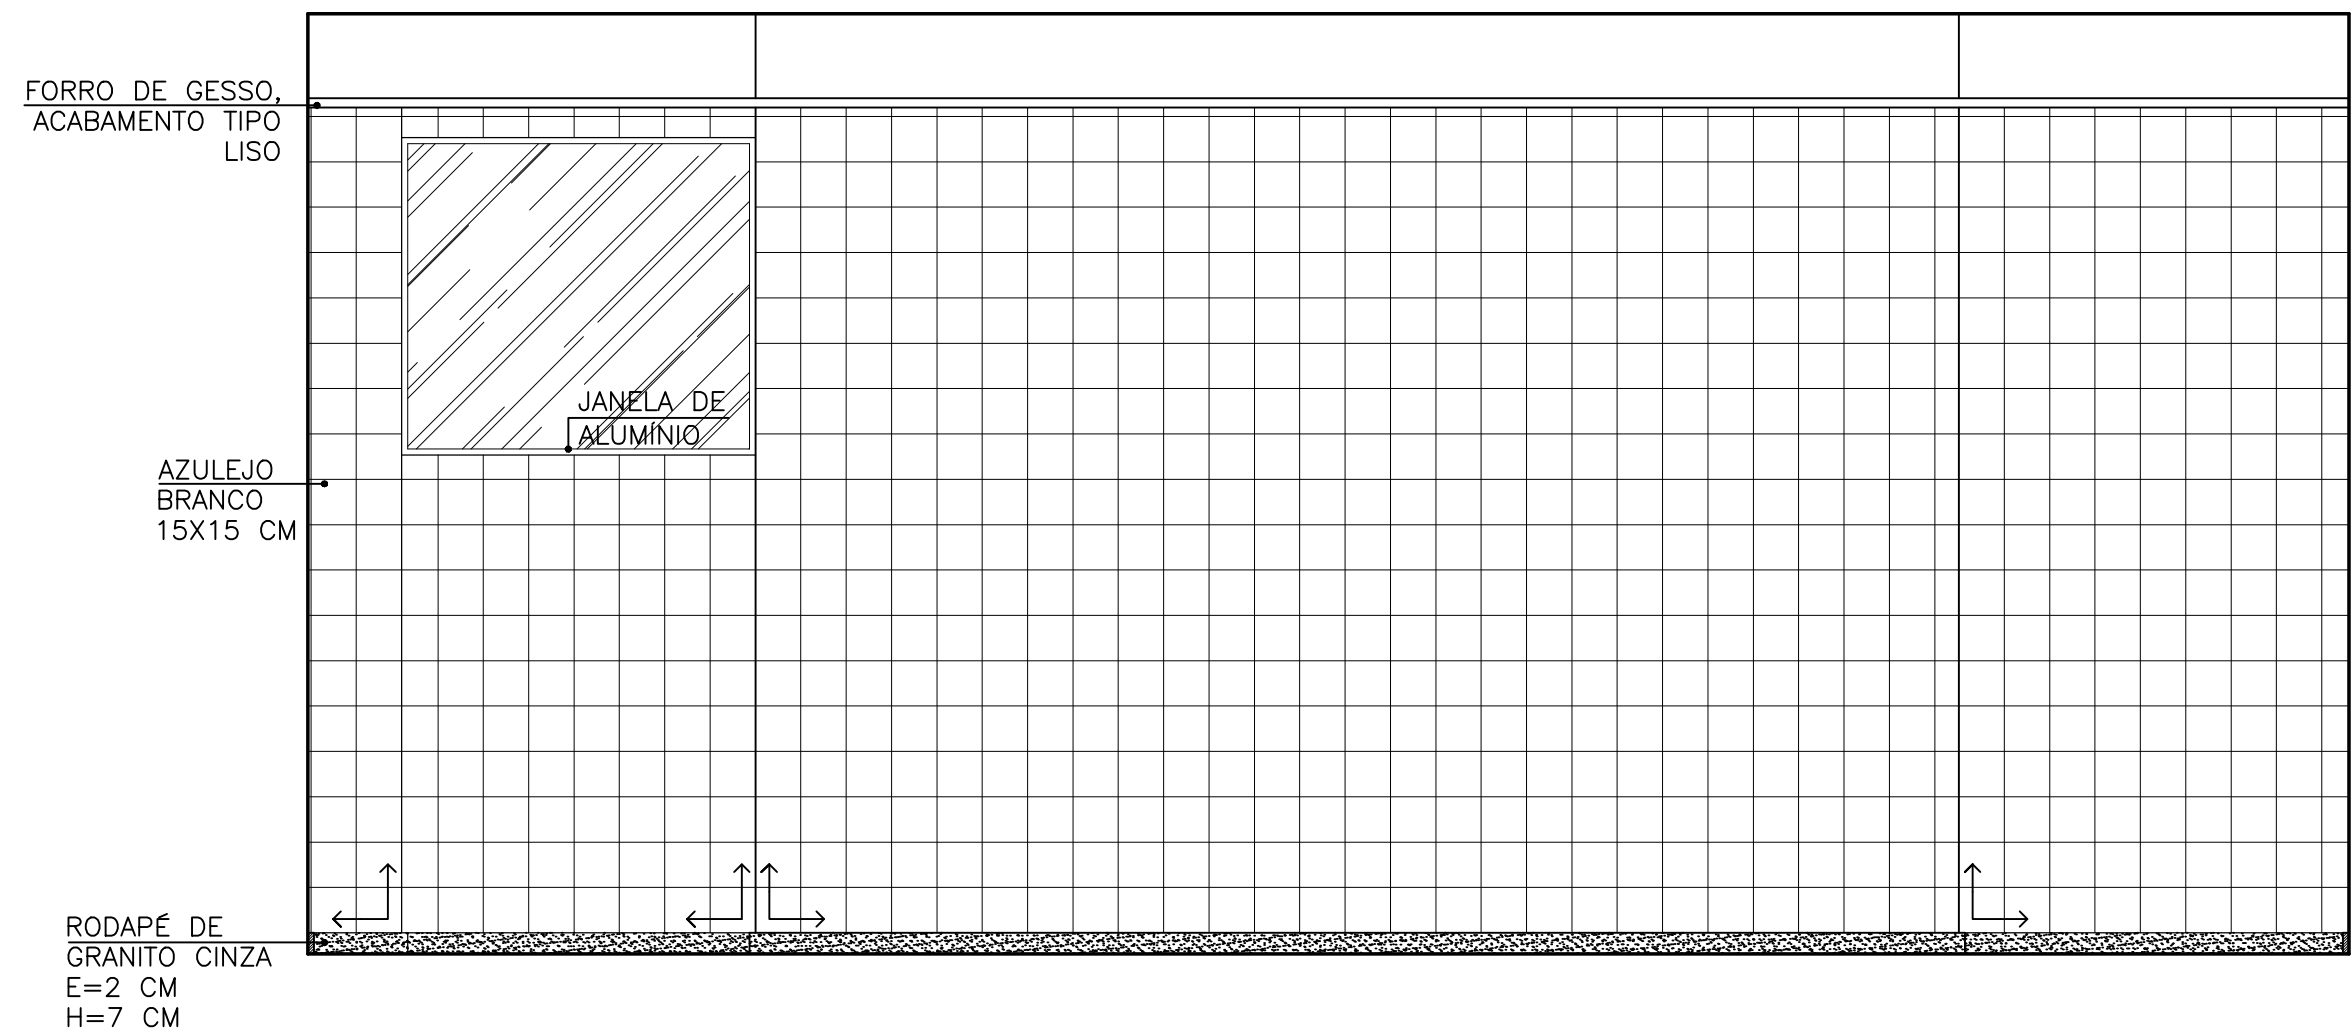


VISTA 02
ESC. 1/25

P PINAFO tecnologias e serviços Alessandro Pinafo Thamara Braum (27) 99984-6302 (27) 99815-3833	PROJETO ARQUITÊTONICO – ACABAMENTO EDIFICAÇÃO COM FINS DE USO PÚBLICO		
	ENDEREÇO COMUNIDADE DE ARARAS – SÃO GABRIEL DA PALHA		
	AUTOR THAMARA BRAUM CREA: ES 043601/D		
	PROPRIETÁRIO APAGEES – ASSOCIAÇÃO DOS PEQUENOS AGRICULTORES DO ESTADO DO ESPÍRITO SANTO CNPJ: 04.877.943/0001–58		
	RESPONSÁVEL TÉCNICO		PRANCHA 08/21
ASSUNTO TÉRREO – CANTINA		DATA JULHO/2019 ESCALA 1/25	DESENHO MYLENA COUTINHO ÁREA PROJETADA 1077,97 m ²

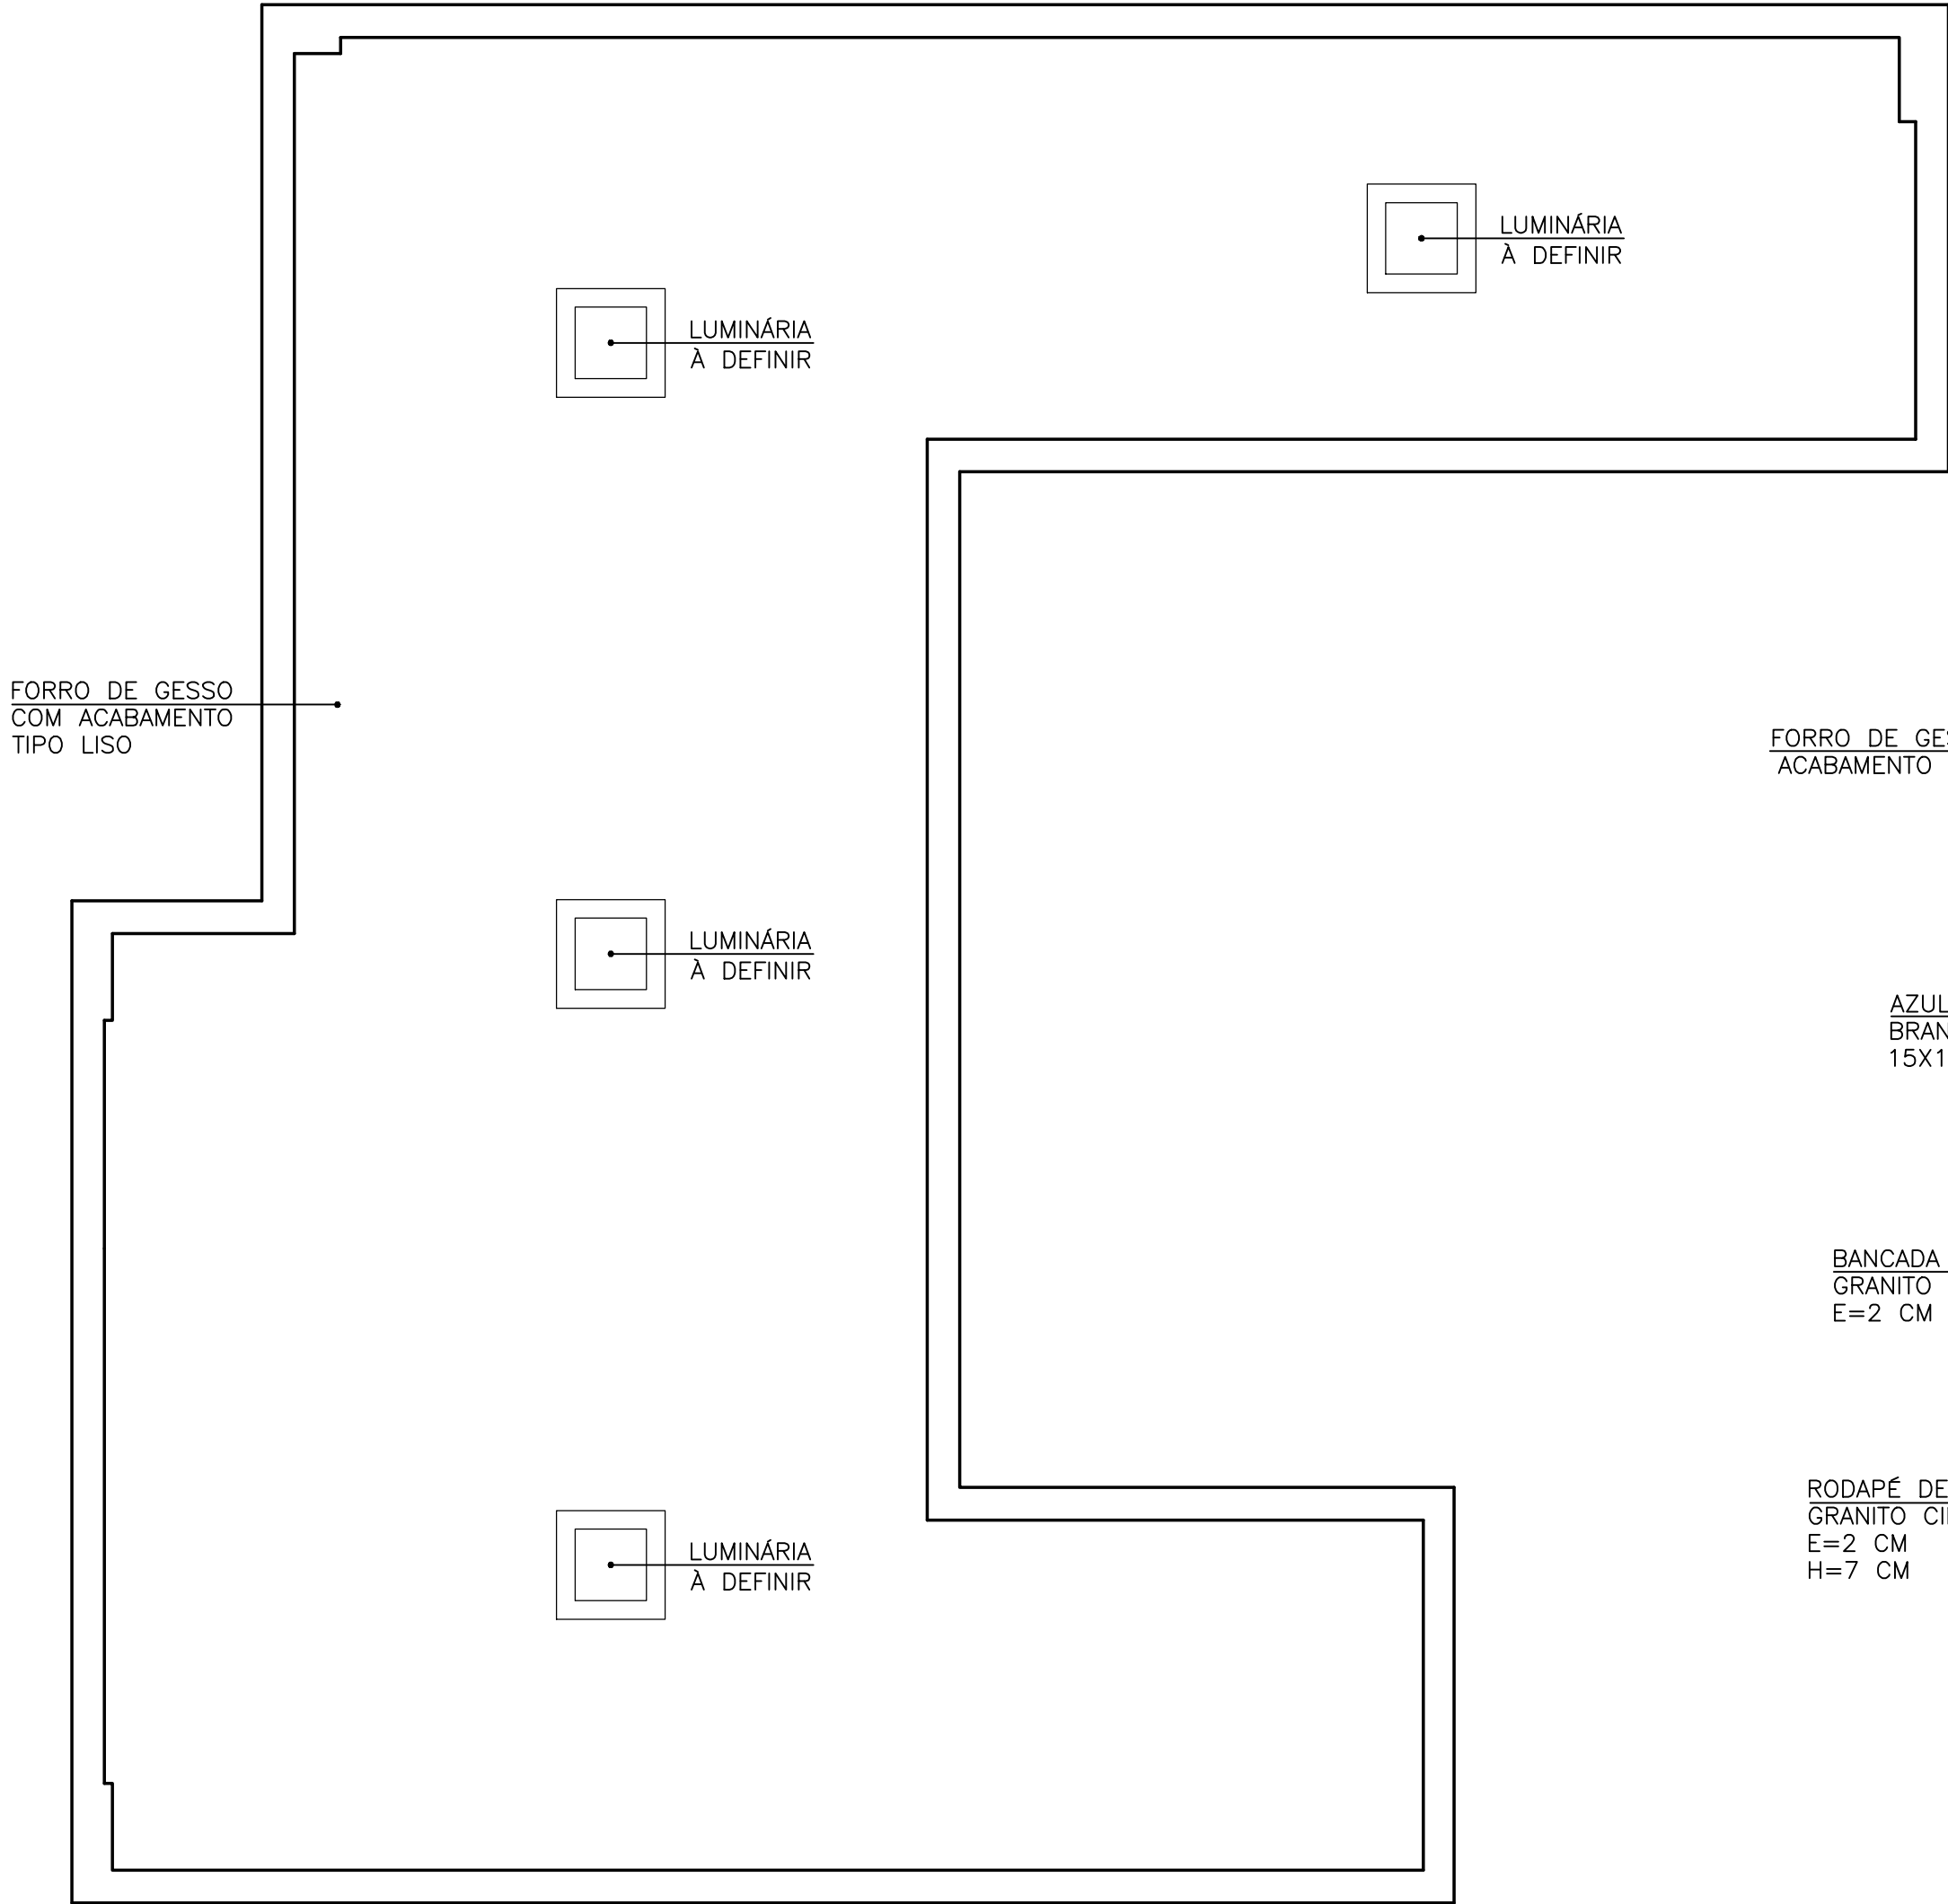

PLANTA BAIXA - GESSO/ILUMINAÇÃO
ESC. 1/25

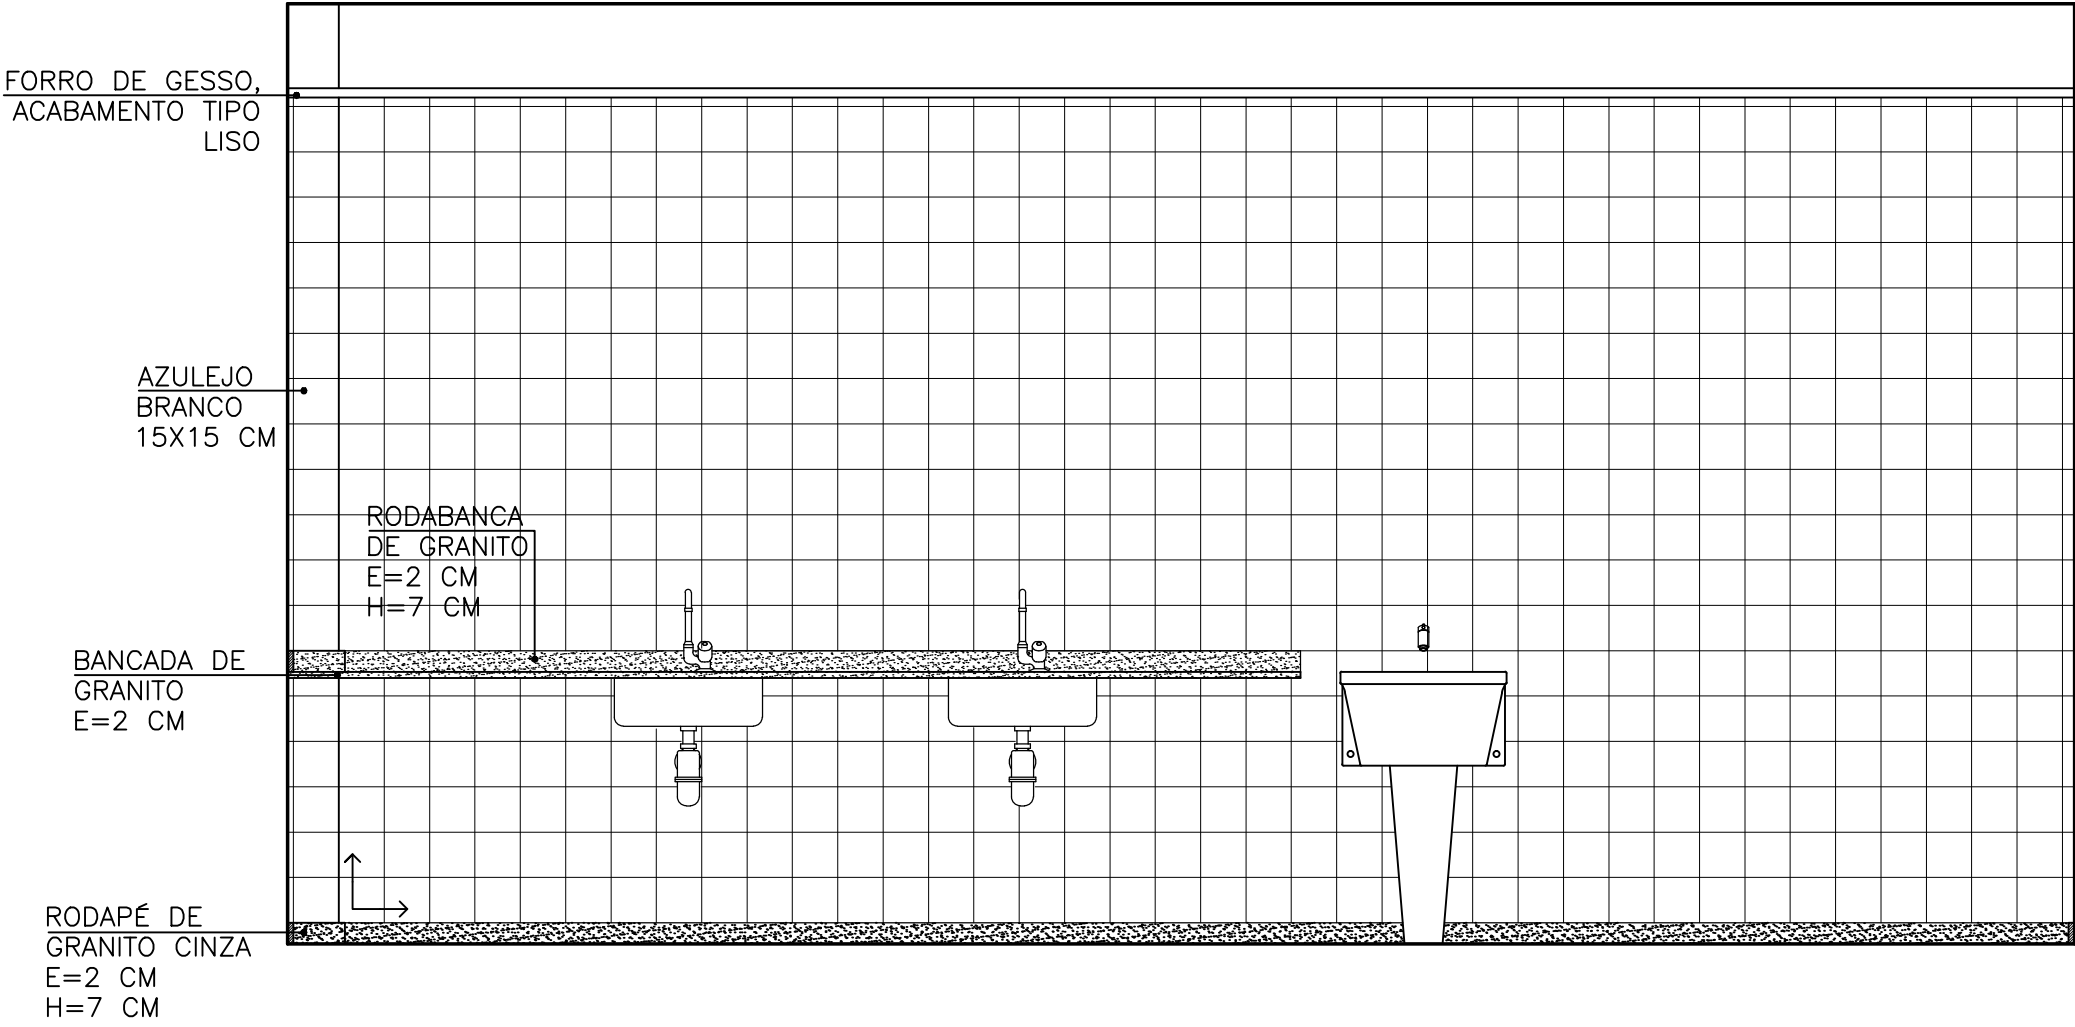


VISTA 03
ESC. 1/25


P PINAFO Tecnologias e Serviços Alessandro Pinafo Thamara Braum (27) 99984-6302 (27) 99815-3833	PROJETO ARQUITÊTONICO – ACABAMENTO EDIFICAÇÃO COM FINS DE USO PÚBLICO		
	ENDEREÇO COMUNIDADE DE ARARAS – SÃO GABRIEL DA PALHA		
	AUTOR THAMARA BRAUM CREA: ES 043601/D		
	PROPRIETÁRIO APAGEES – ASSOCIAÇÃO DOS PEQUENOS AGRICULTORES DO ESTADO DO ESPÍRITO SANTO CNPJ: 04.877.943/0001–58		
	RESPONSÁVEL TÉCNICO		PRANCHA 09/21
ASSUNTO TÉRREO – CANTINA		DATA JULHO/2019 ESCALA 1/25	DESENHO MYLENA COUTINHO ÁREA PROJETADA 1077,97 m ²



P PINAFO Tecnologias e Serviços	PROJETO ARQUITÊTONICO – ACABAMENTO		
	EDIFICAÇÃO COM FINS DE USO PÚBLICO		
	ENDEREÇO		
	COMUNIDADE DE ARARAS – SÃO GABRIEL DA PALHA		
	AUTOR		
THAMARA BRAUM			
CREA: ES 043601/D			
PROPRIETÁRIO			
APAGEES – ASSOCIAÇÃO DOS PEQUENOS AGRICULTORES DO ESTADO DO ESPÍRITO SANTO			
CNPJ: 04.877.943/0001-58			
RESPONSÁVEL TÉCNICO			
PRANCHA			
10/21			
Alessandro Pinafo	ASSUNTO	DATA	DESENHO
Thamara Braum	TÉRREO – CANTINA	JULHO/2019	MYLENA COUTINHO
(27) 99984-6302		ESCALA	ÁREA PROJETADA
(27) 99815-3833		1/25	1077,97 m²

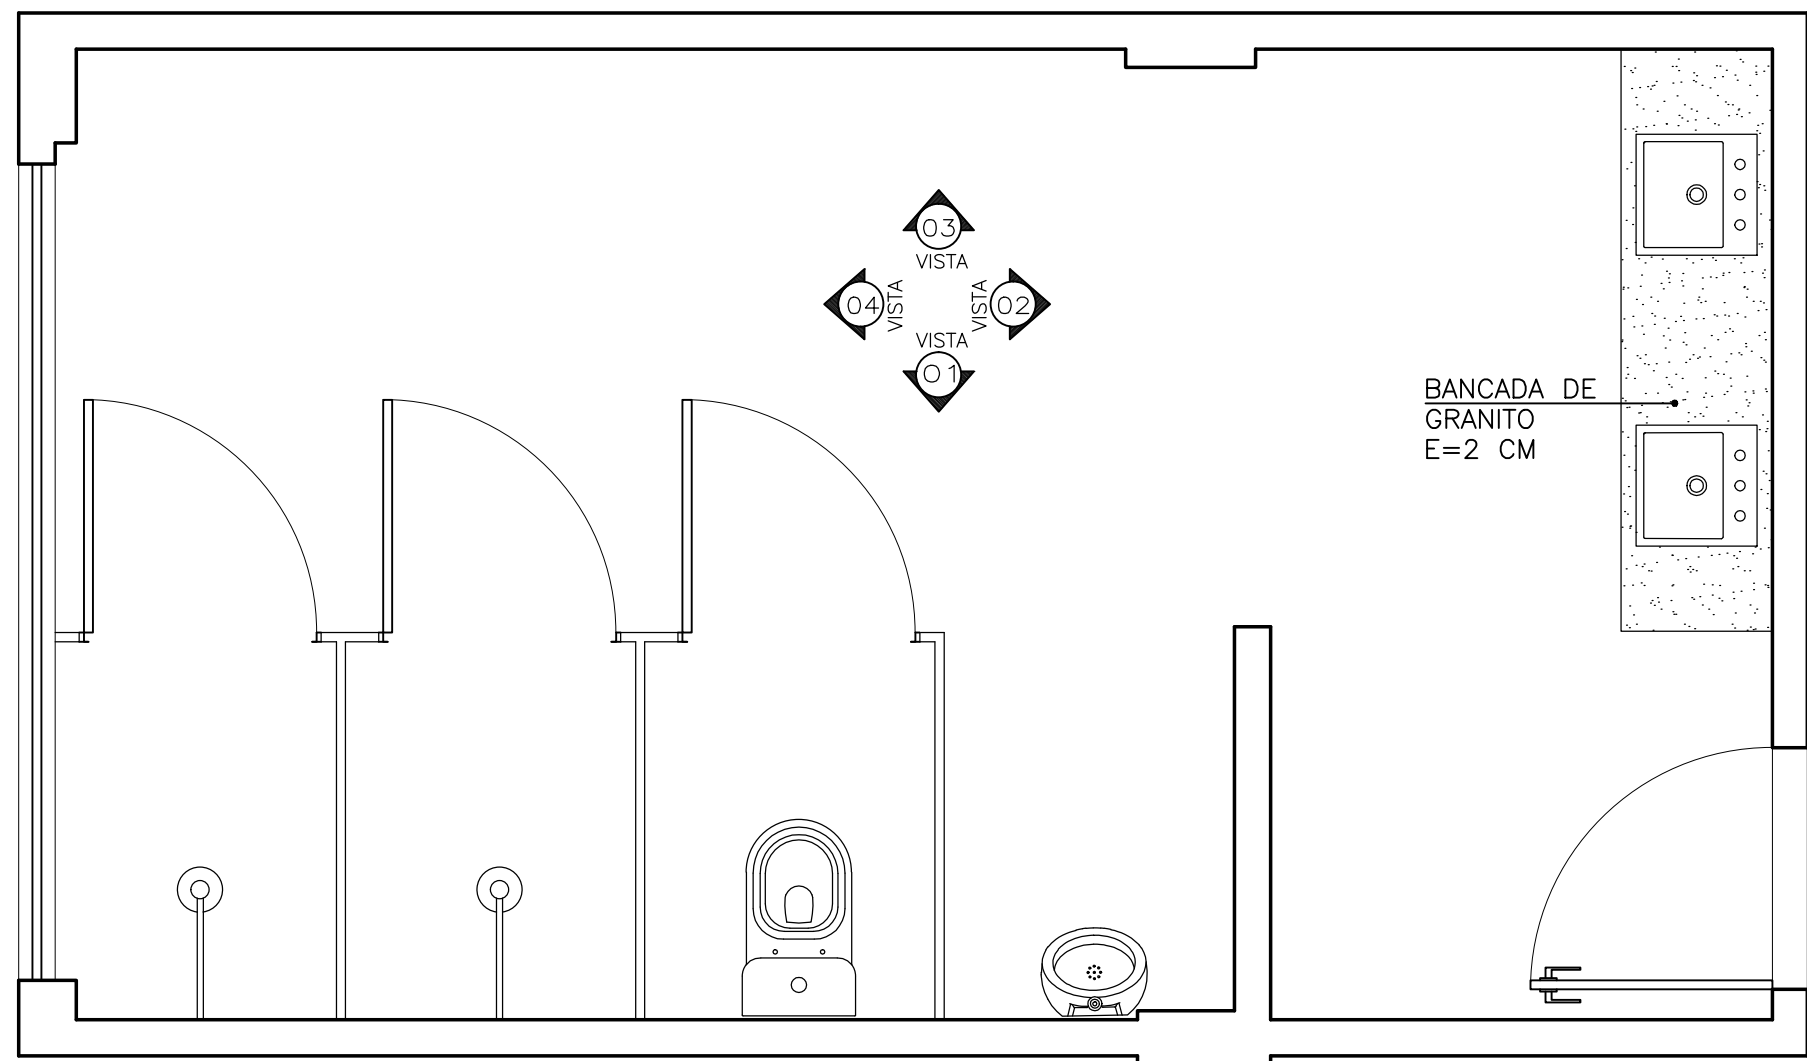

PLANTA BAIXA
ESC. 1/25

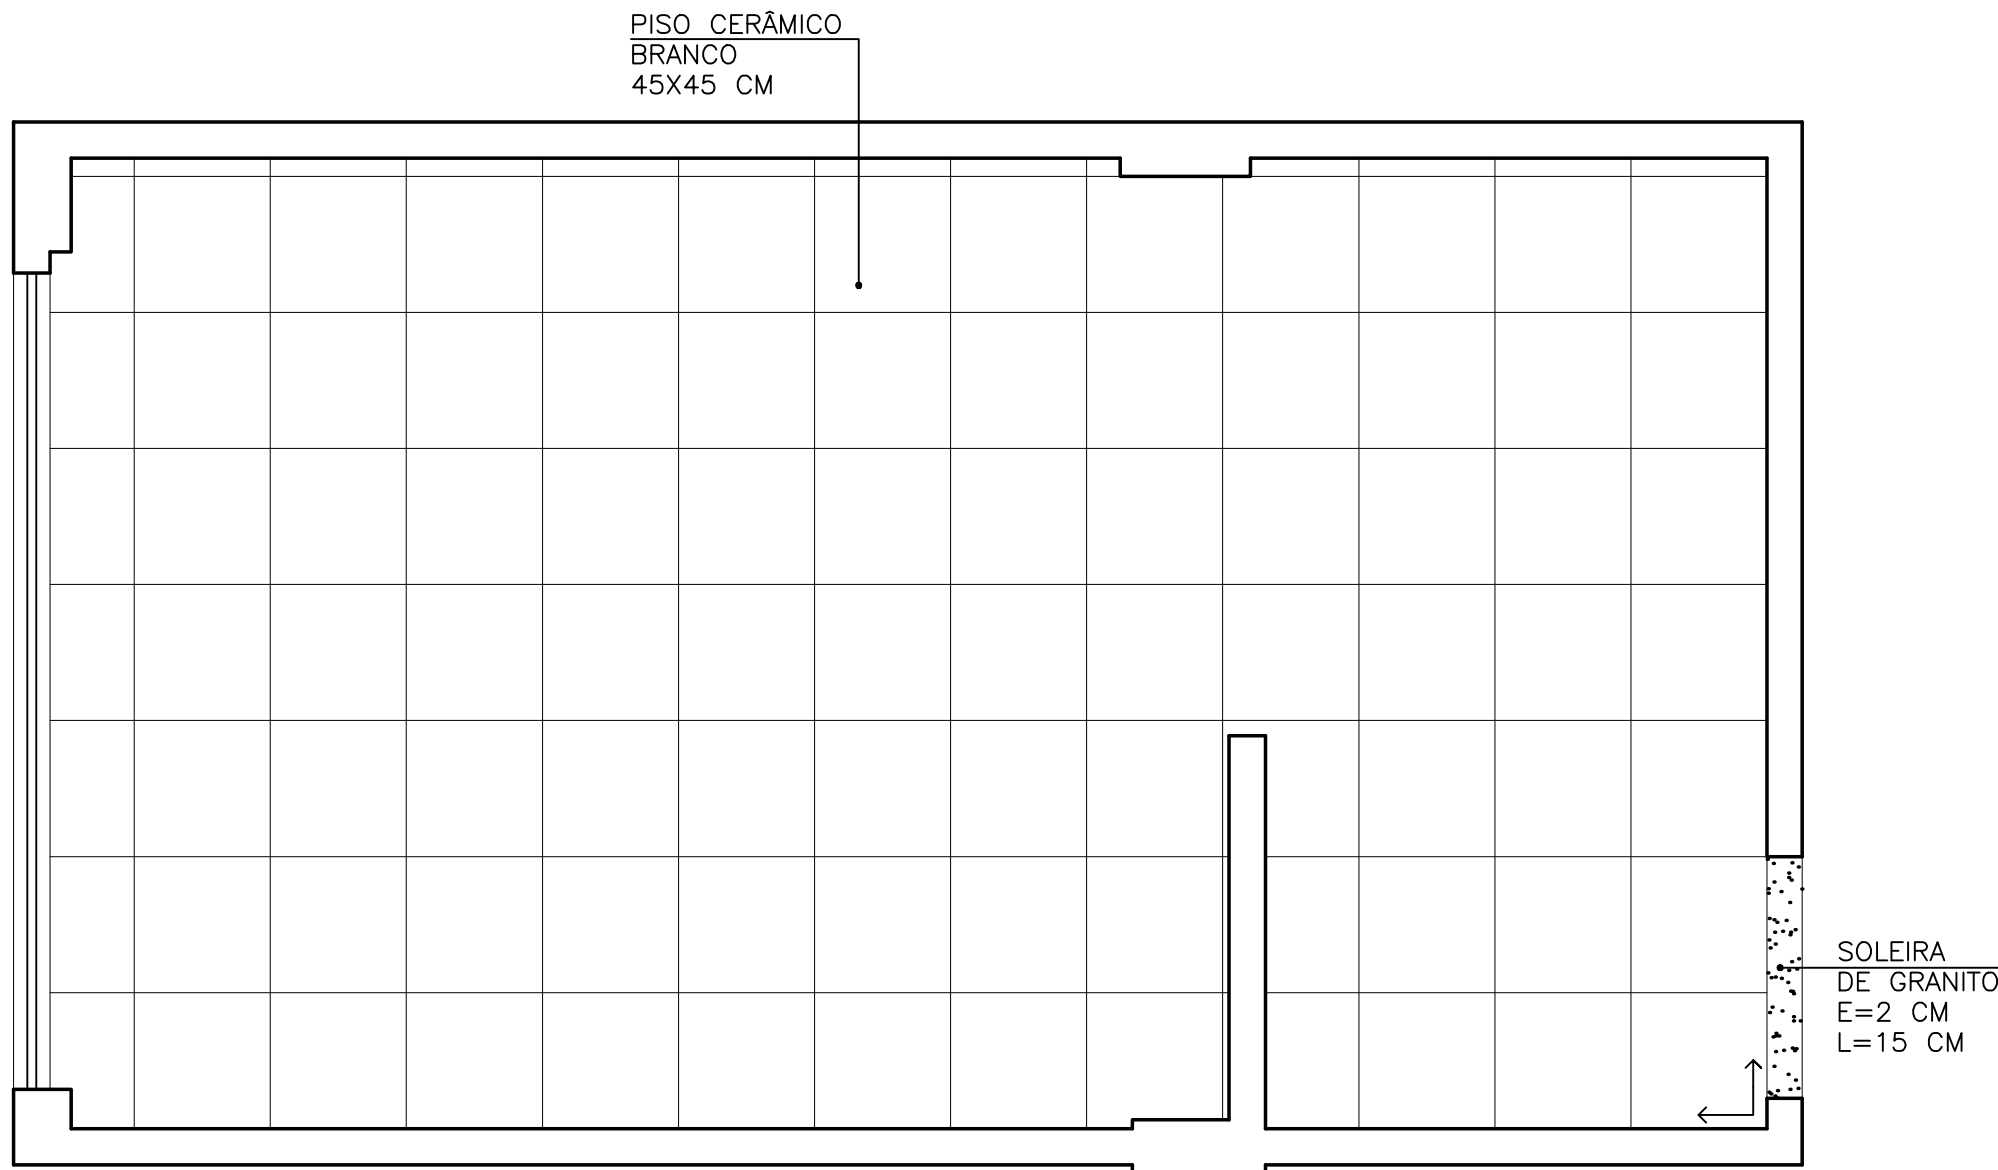

PLANTA BAIXA - PAG. DE PISO
ESC. 1/25


FORRO DE GESSO
COM ACABAMENTO
TIPO LISO

LUMINÁRIA
À DEFINIR


LUMINÁRIA
À DEFINIR

PLANTA BAIXA - GESSO/ILUMINAÇÃO
ESC. 1/25


P PINAFO Tecnologias e Serviços Alessandro Pinafo Thamara Braum (27) 99984-6302 (27) 99815-3833	PROJETO ARQUITÊTONICO – ACABAMENTO EDIFICAÇÃO COM FINS DE USO PÚBLICO		
	ENDEREÇO COMUNIDADE DE ARARAS – SÃO GABRIEL DA PALHA		
	AUTOR THAMARA BRAUM CREA: ES 043601/D		
	PROPRIETÁRIO APAGEES – ASSOCIAÇÃO DOS PEQUENOS AGRICULTORES DO ESTADO DO ESPÍRITO SANTO CNPJ: 04.877.943/0001–58		
	RESPONSÁVEL TÉCNICO PRANCHA		
ASSUNTO 1º PAVIMENTO – WC MASCULINO 02		DATA JULHO/2019	DESENHO MYLENA COUTINHO
		ESCALA 1/25	ÁREA PROJETADA 1077,97 m²

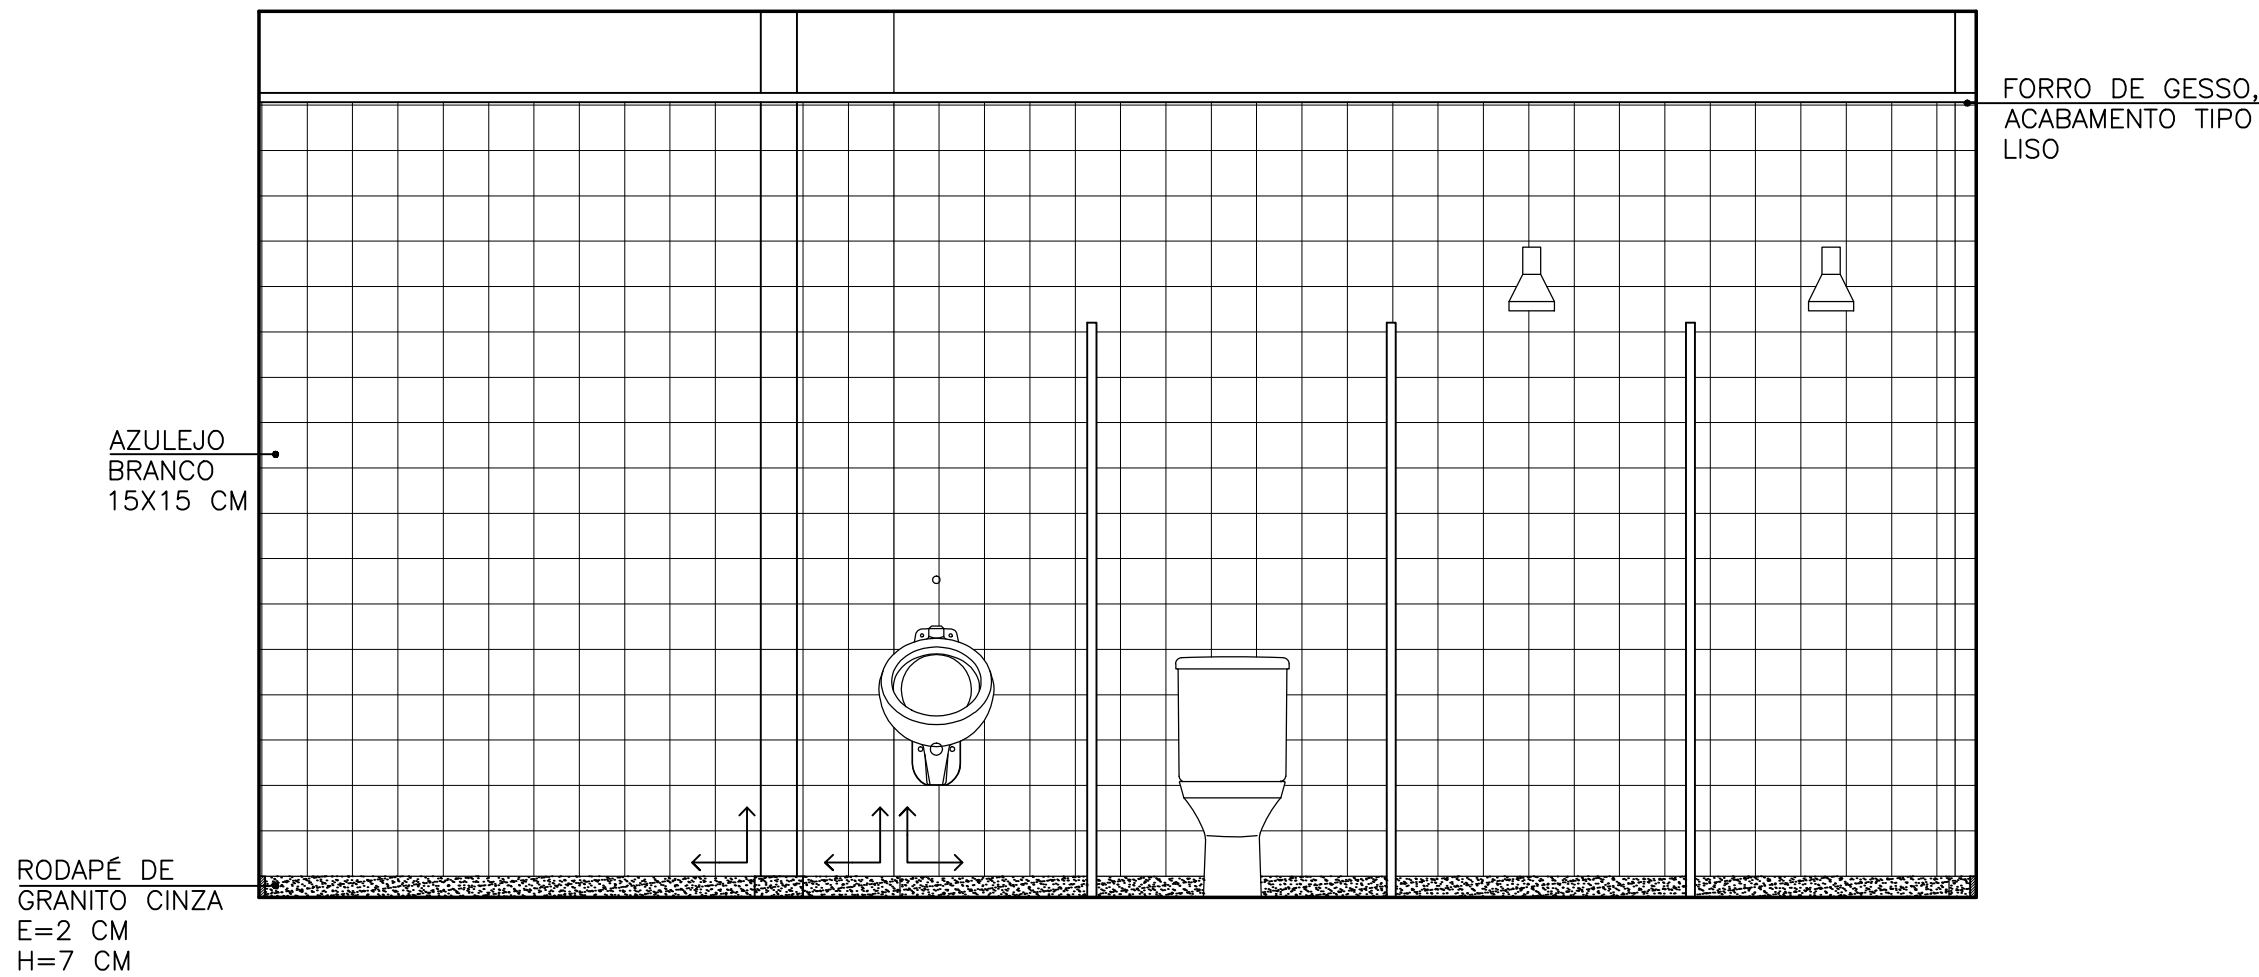


VISTA 01

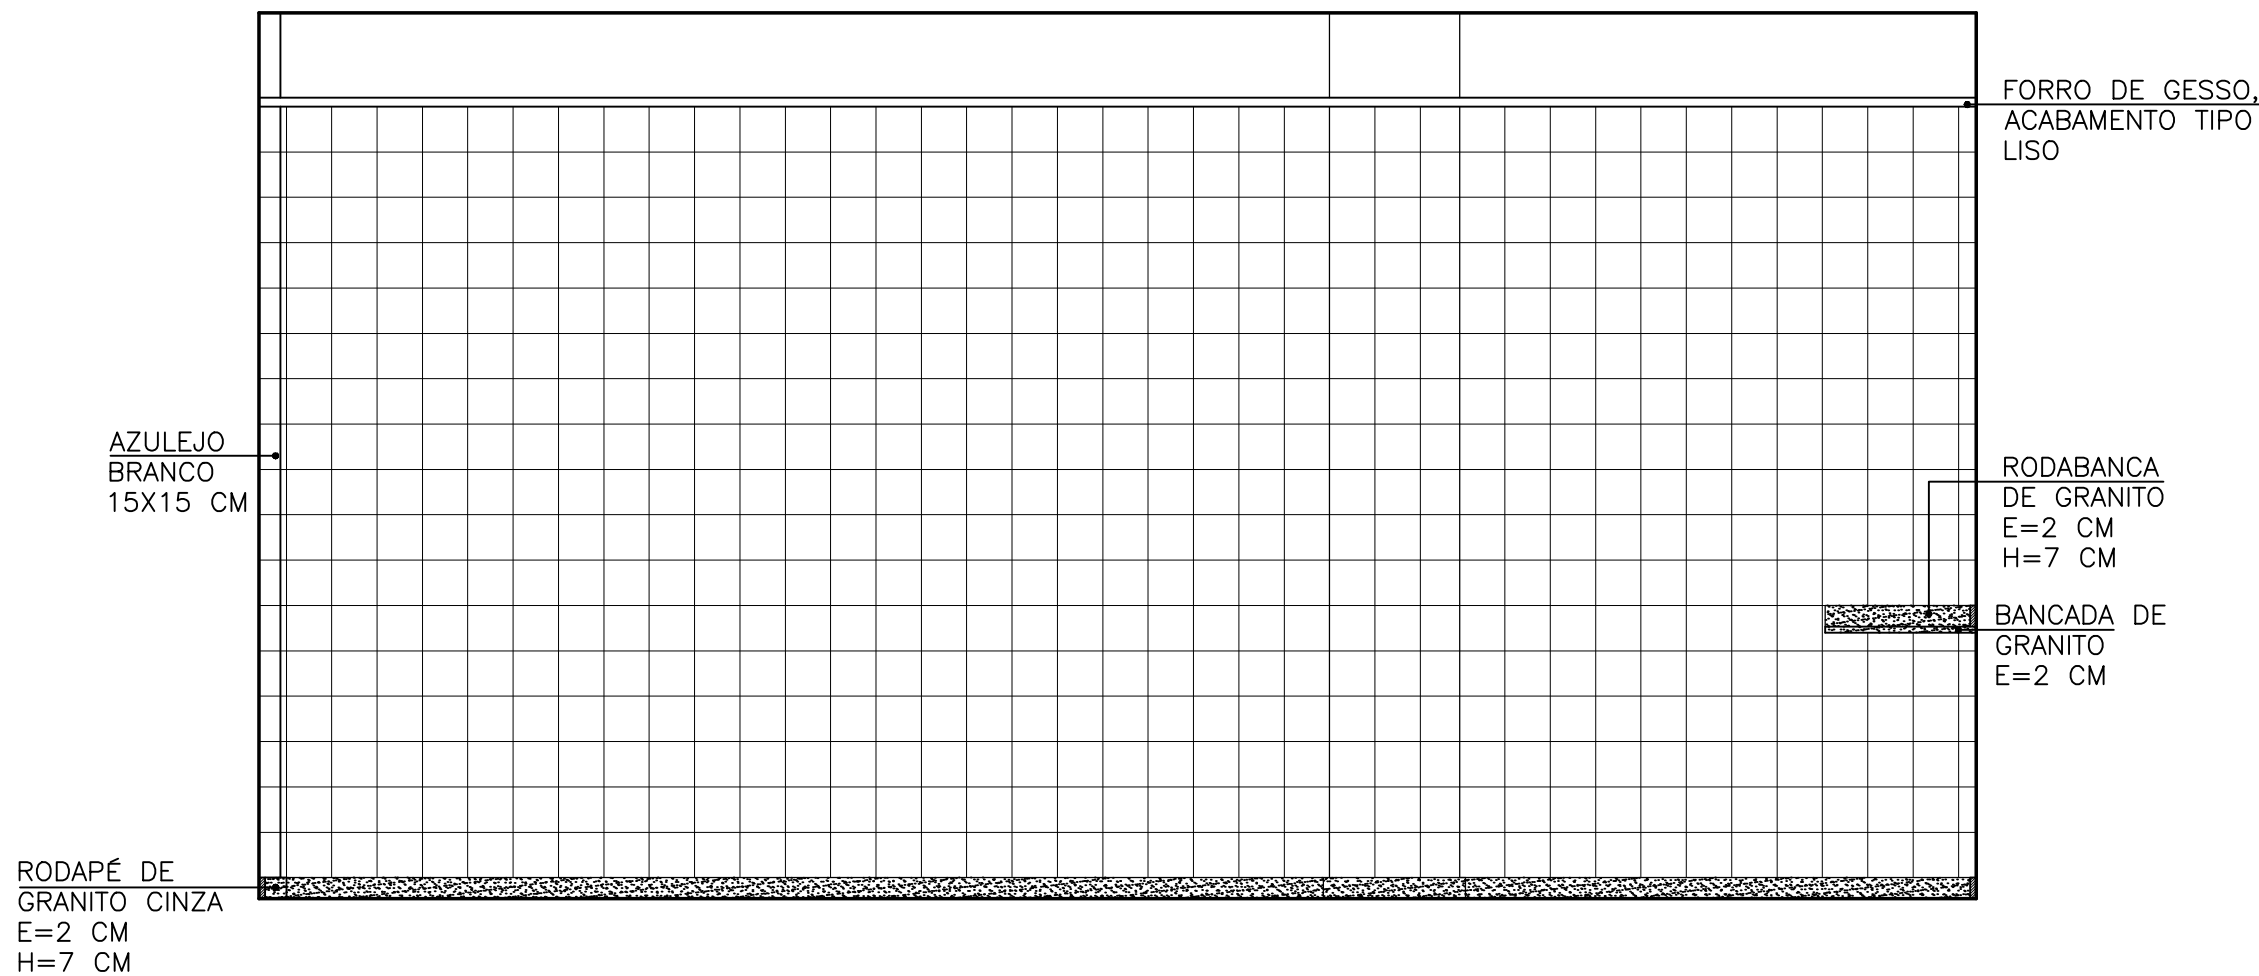

VISTA 03

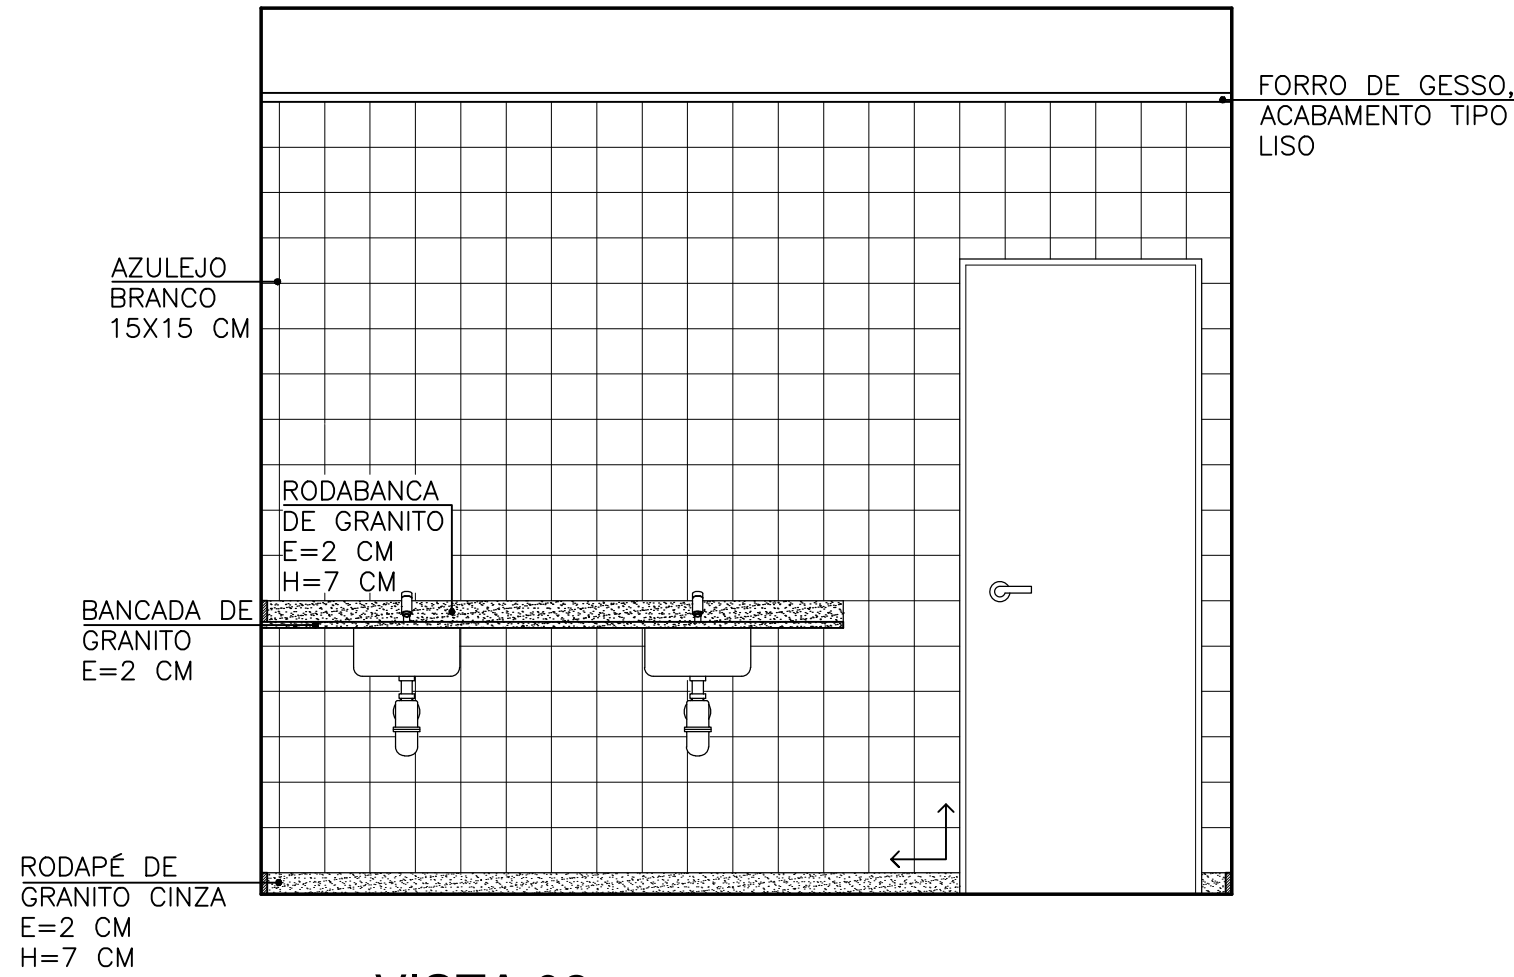

VISTA 02

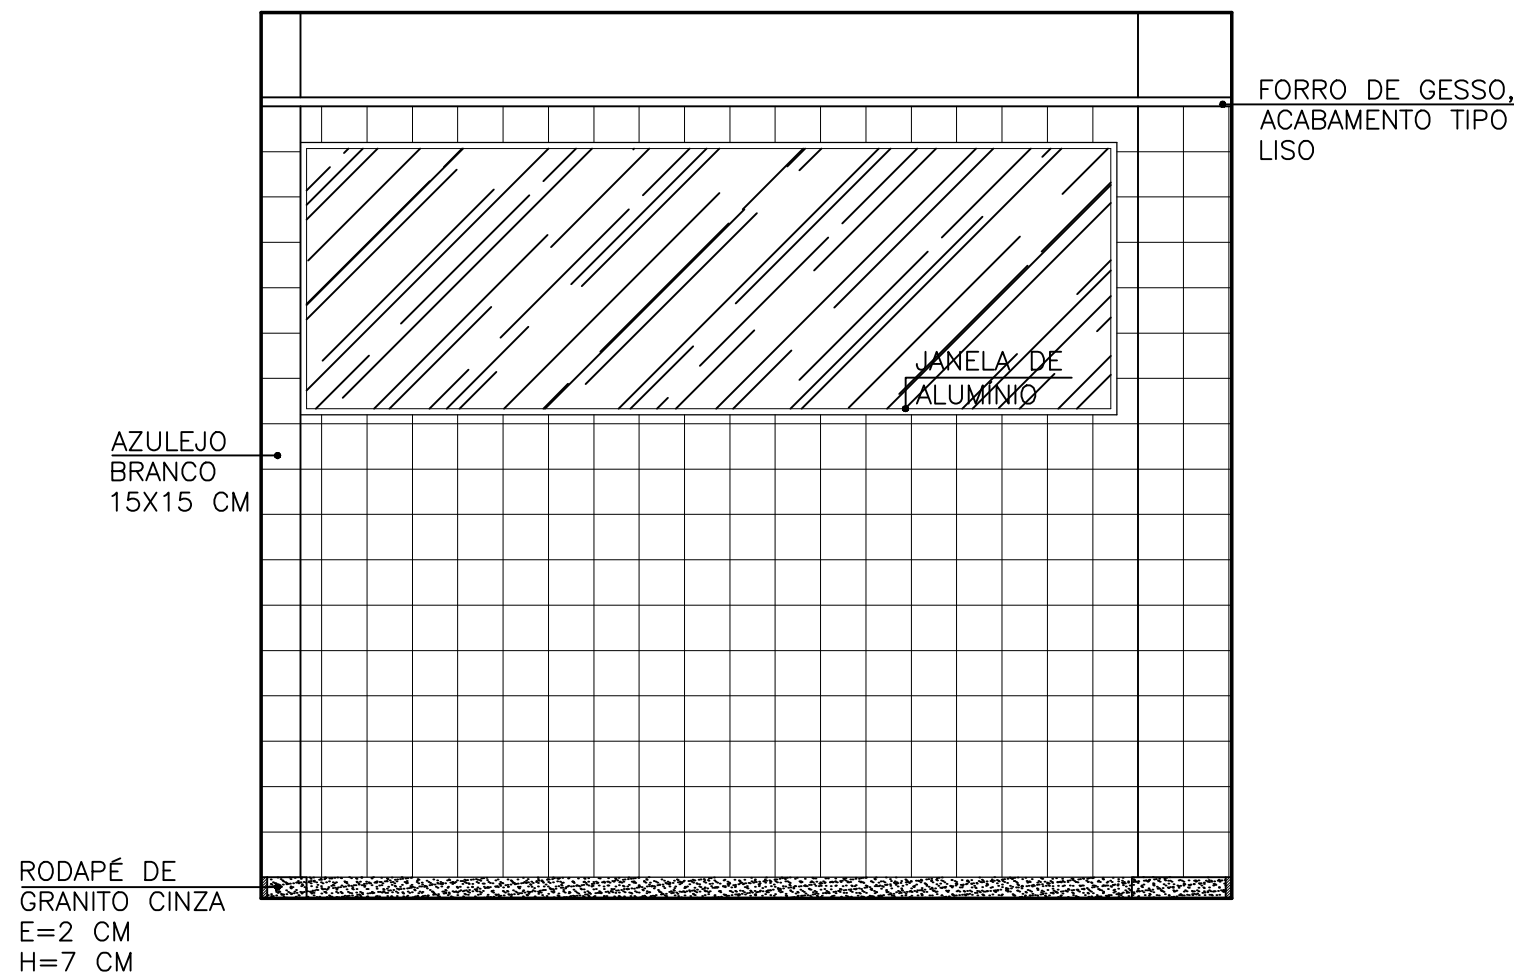

VISTA 04

P

PINAFO

Tecnologias e

Serviços

Alessandro Pinafo

Thamara Braum

(27) 99984-6302

(27) 99815-3833

PROJETO ARQUITÊTONICO – ACABAMENTO

EDIFICAÇÃO COM FINS DE USO PÚBLICO

ENDEREÇO

COMUNIDADE DE ARARAS – SÃO GABRIEL DA PALHA

AUTOR

THAMARA BRAUM

CREA: ES 043601/D

PROPRIETÁRIO

APAGEES – ASSOCIAÇÃO DOS PEQUENOS AGRICULTORES DO ESTADO DO ESPÍRITO SANTO

CNPJ: 04.877.943/0001-58

RESPONSÁVEL TÉCNICO

PRANCHA

12/21

ASSUNTO

1º PAVIMENTO – WC MASCULINO 02

DATA

JULHO/2019

DESENHO

MYLENA COUTINHO

ESCALA

1/25

ÁREA PROJETADA


1077,97 m²




 PINAFO Tecnologias e Serviços	PROJETO ARQUITÊTONICO – ACABAMENTO EDIFICAÇÃO COM FINS DE USO PÚBLICO		
	ENDEREÇO COMUNIDADE DE ARARAS – SÃO GABRIEL DA PALHA		
	AUTOR THAMARA BRAUM CREA: ES 043601/D		
	PROPRIETÁRIO APAGEES – ASSOCIAÇÃO DOS PEQUENOS AGRICULTORES DO ESTADO DO ESPÍRITO SANTO CNPJ: 04.877.943/0001-58		
	RESPONSÁVEL TÉCNICO 13 / 21		
ASSUNTO 1º PAVIMENTO – WC FEMININO 02	DATA JULHO/2019	DESENHO MYLENA COUTINHO	
	ESCALA 1/25	ÁREA PROJETADA 1077,97 m ²	

Alessandro Pinafo
 Thamara Braum


 (27) 99984-6302
 (27) 99815-3833

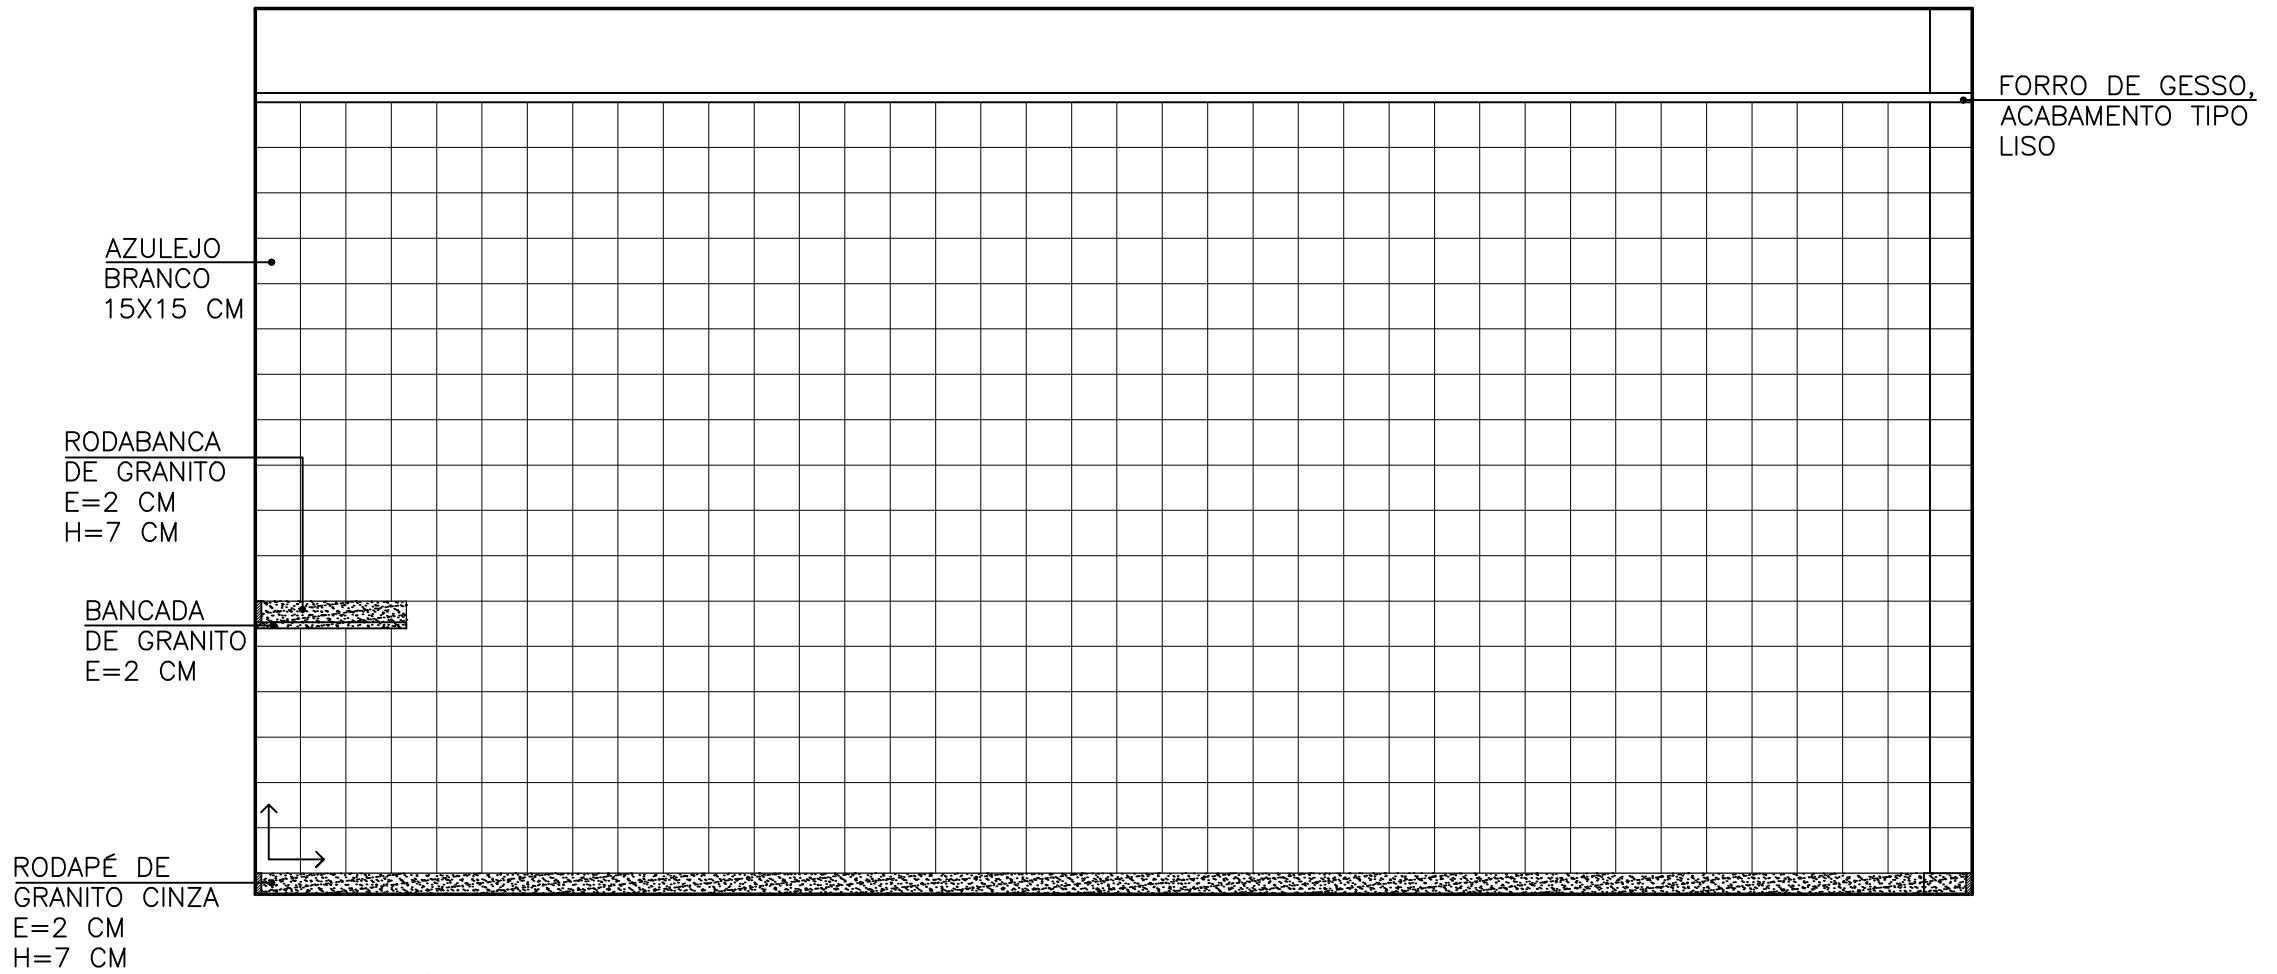


P VISTA 01

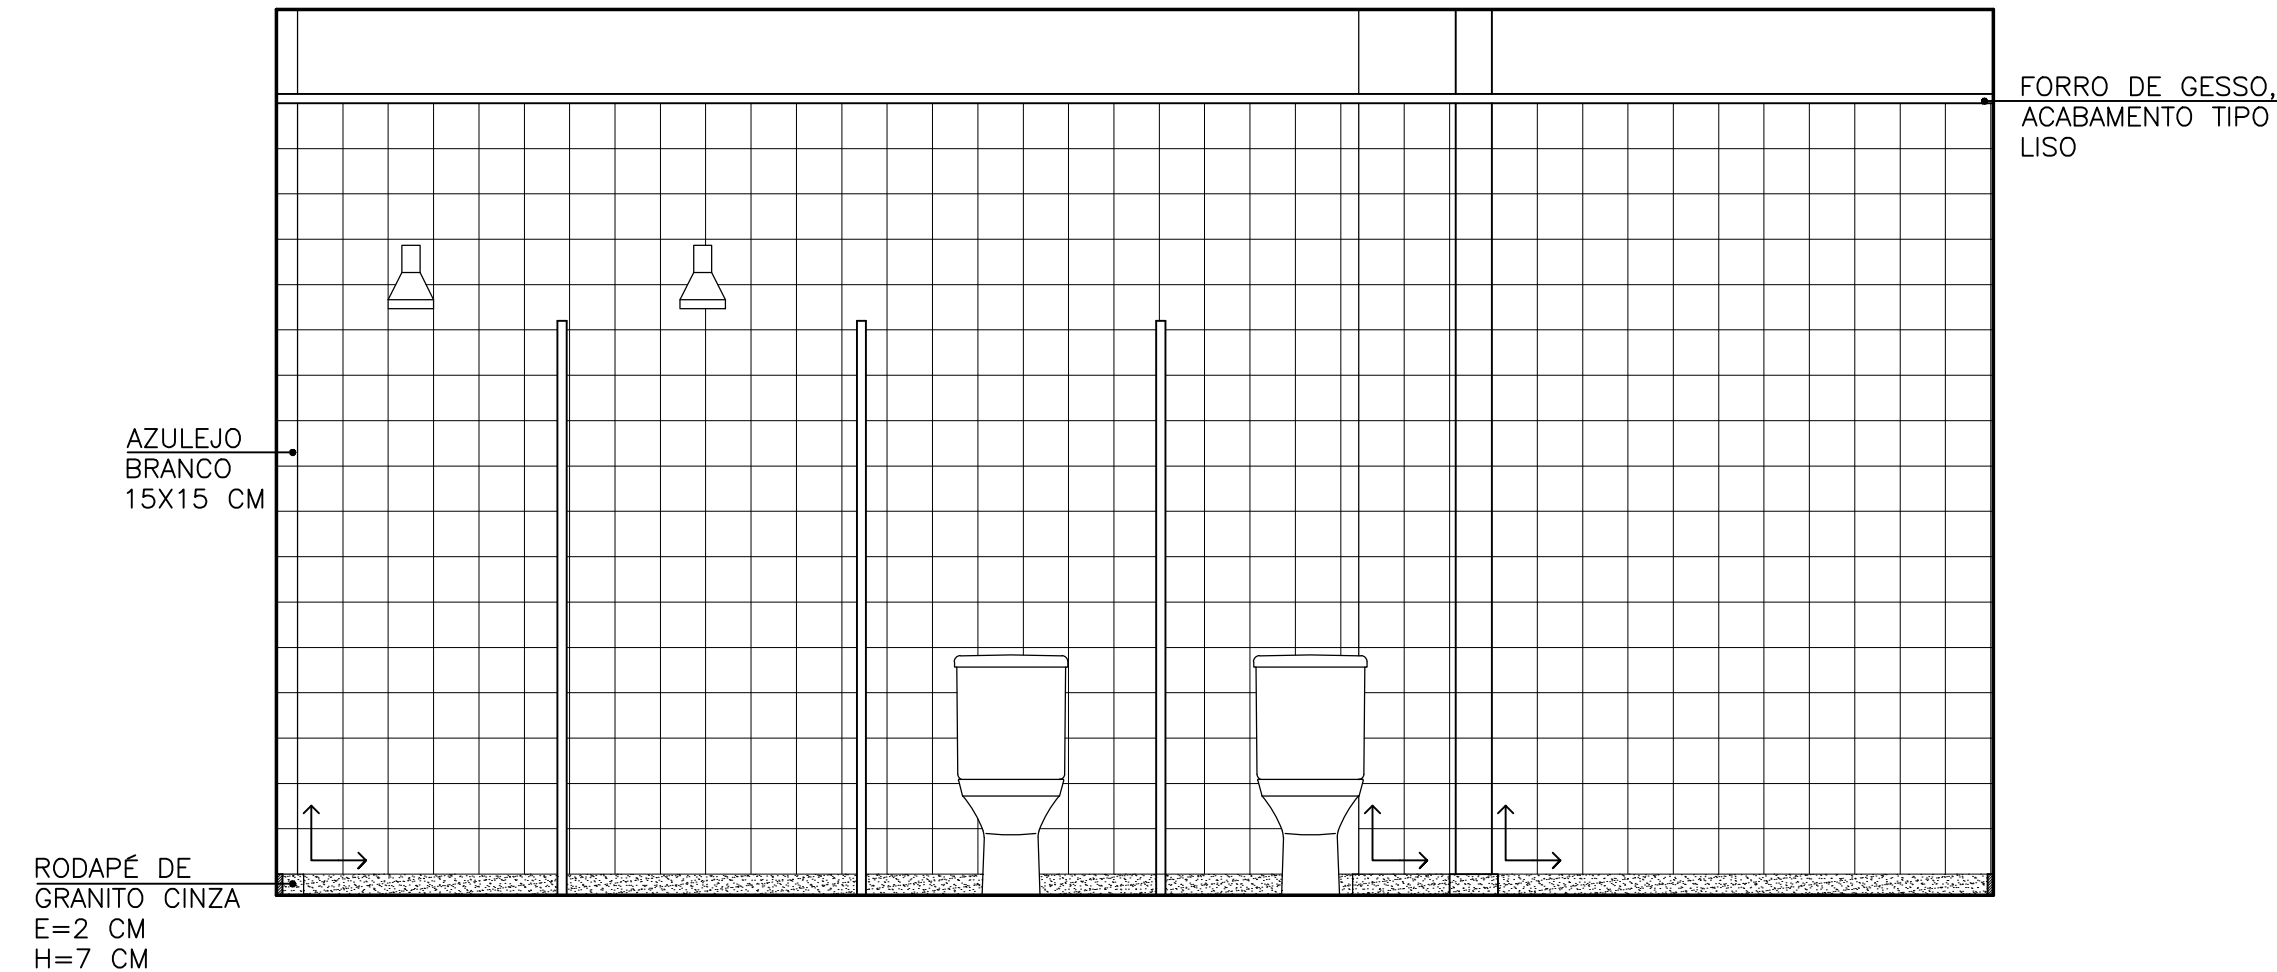

P VISTA 03

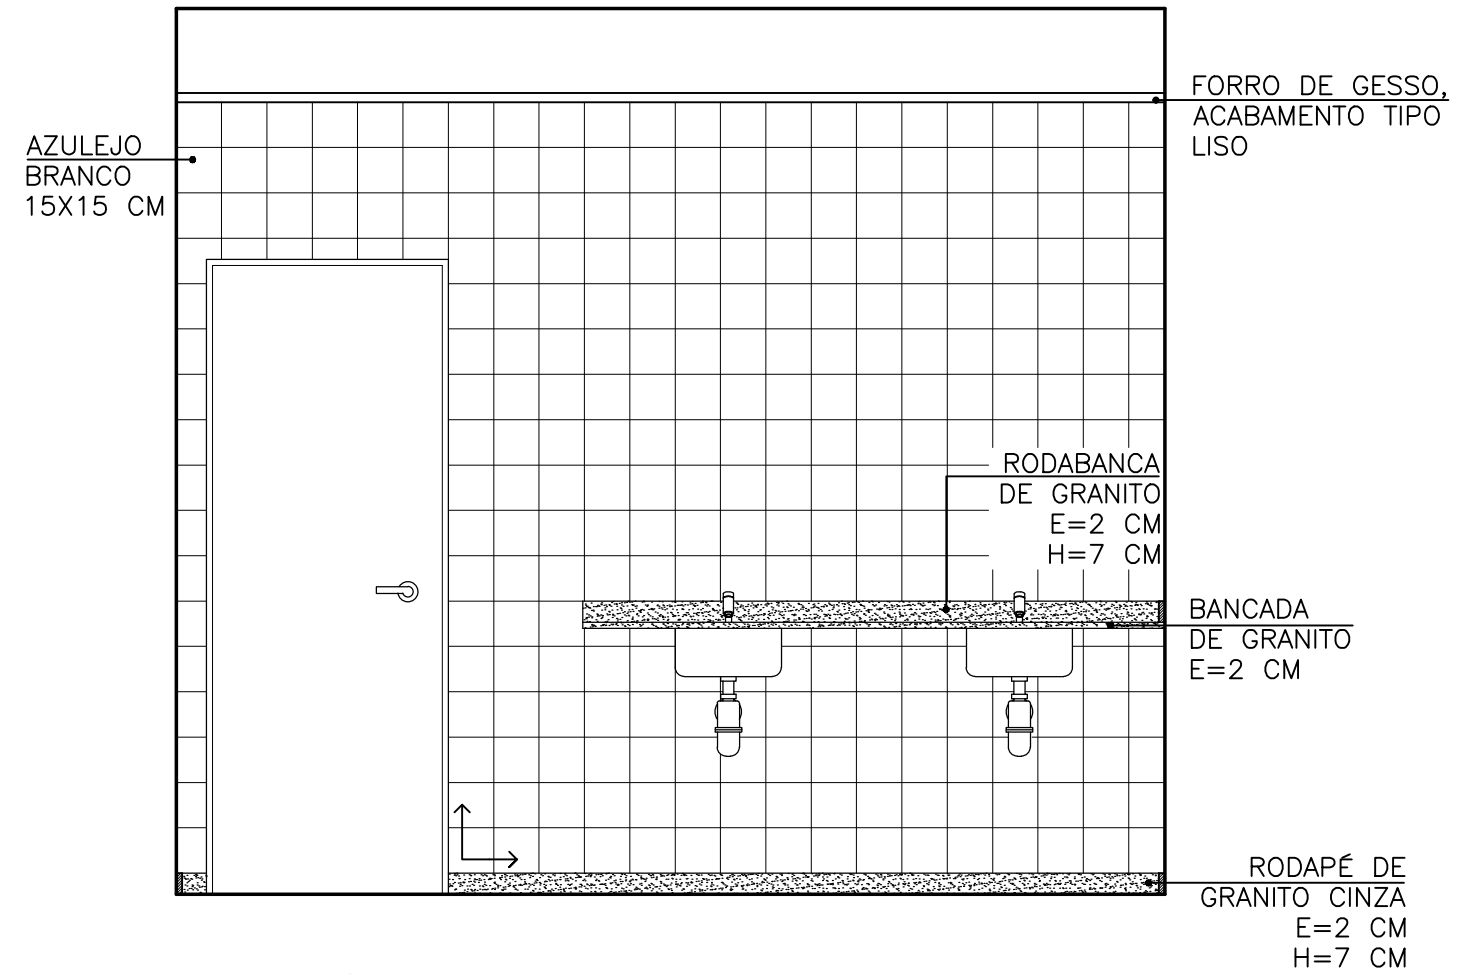


P VISTA 02

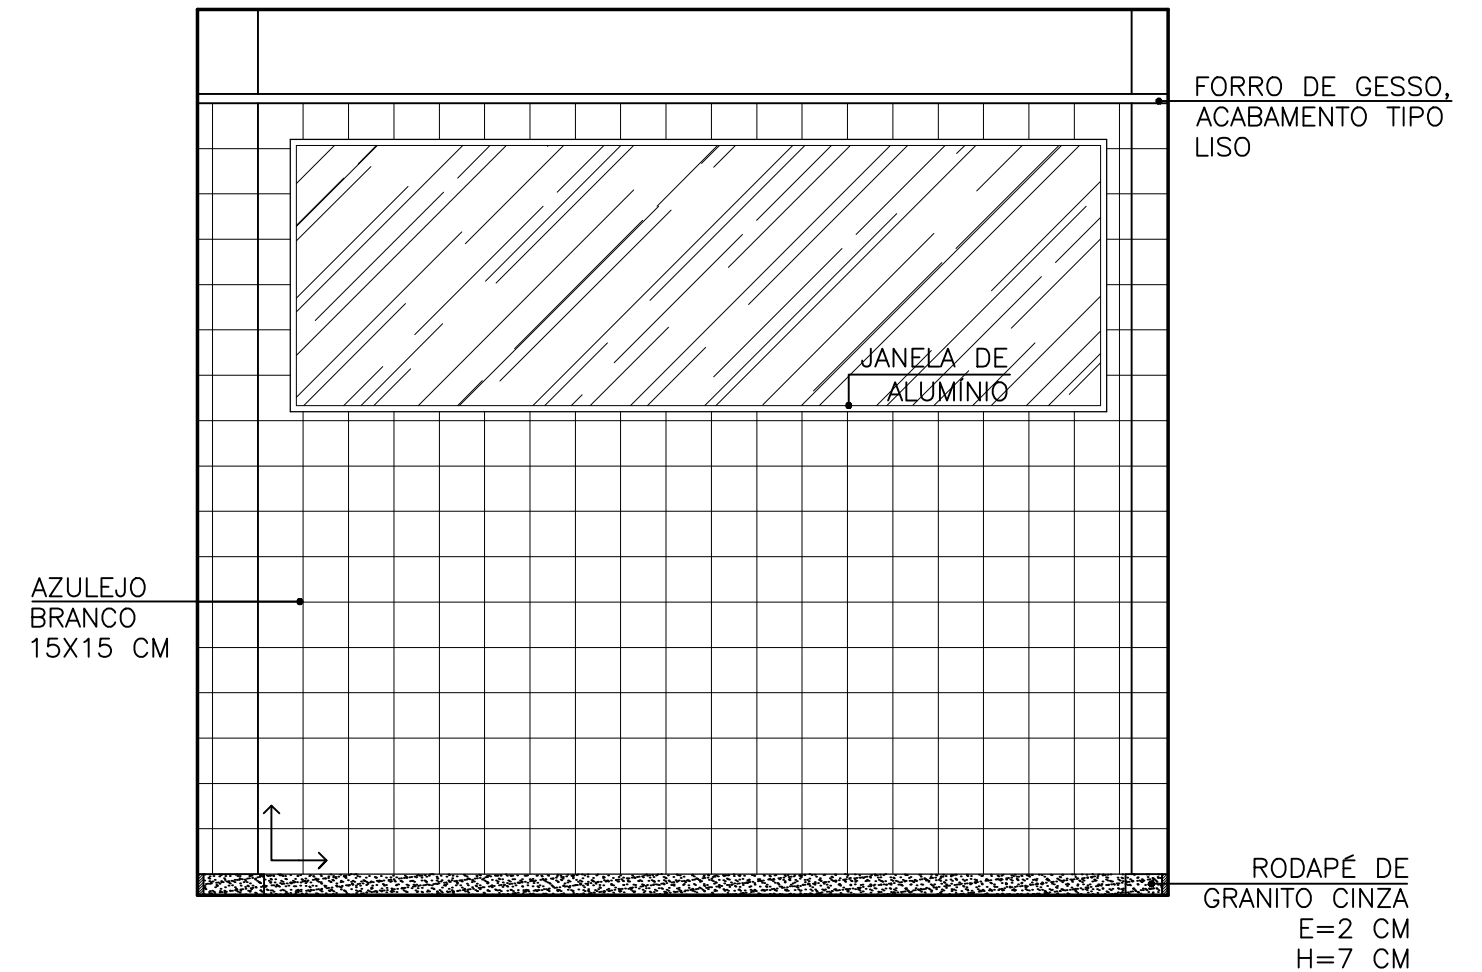


P VISTA 04


P PINAFO Tecnologias e Serviços Alessandro Pinafo Thamara Braum (27) 99984-6302 (27) 99815-3833	PROJETO ARQUITÊTONICO – ACABAMENTO EDIFICAÇÃO COM FINS DE USO PÚBLICO		
	ENDEREÇO COMUNIDADE DE ARARAS – SÃO GABRIEL DA PALHA		
	AUTOR THAMARA BRAUM CREA: ES 043601/D		
	PROPRIETÁRIO APAGEES – ASSOCIAÇÃO DOS PEQUENOS AGRICULTORES DO ESTADO DO ESPÍRITO SANTO CNPJ: 04.877.943/0001–58		
RESPONSÁVEL TÉCNICO		PRANCHA	
ASSUNTO 1º PAVIMENTO – WC FEMININO 02		DATA JULHO/2019	DESENHO MYLENA COUTINHO
		ESCALA 1/25	ÁREA PROJETADA 1077,97 m²

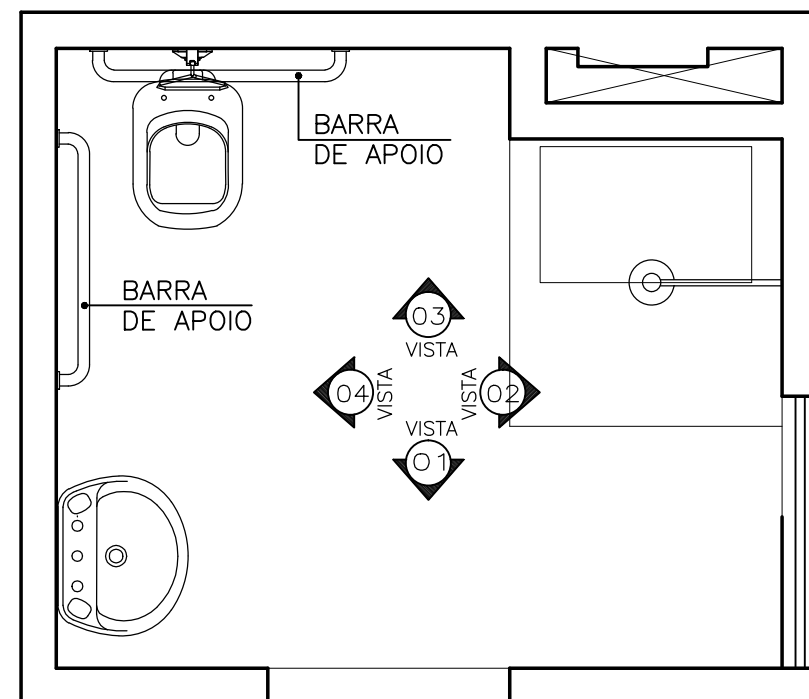


P PLANTA BAIXA
ESC. 1/25

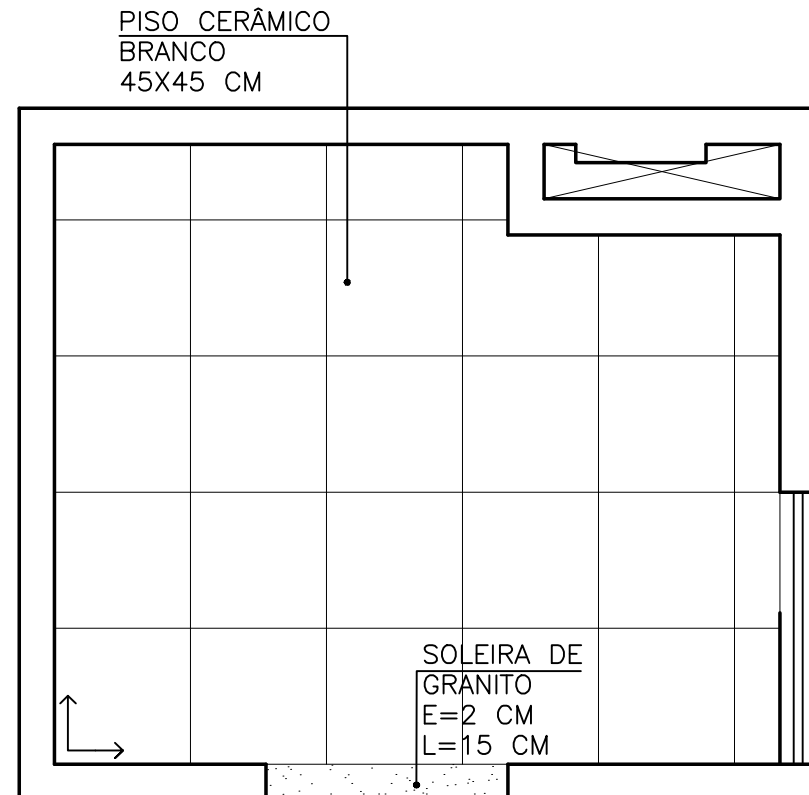


P PLANTA BAIXA - PAG. DE PISO
ESC. 1/25

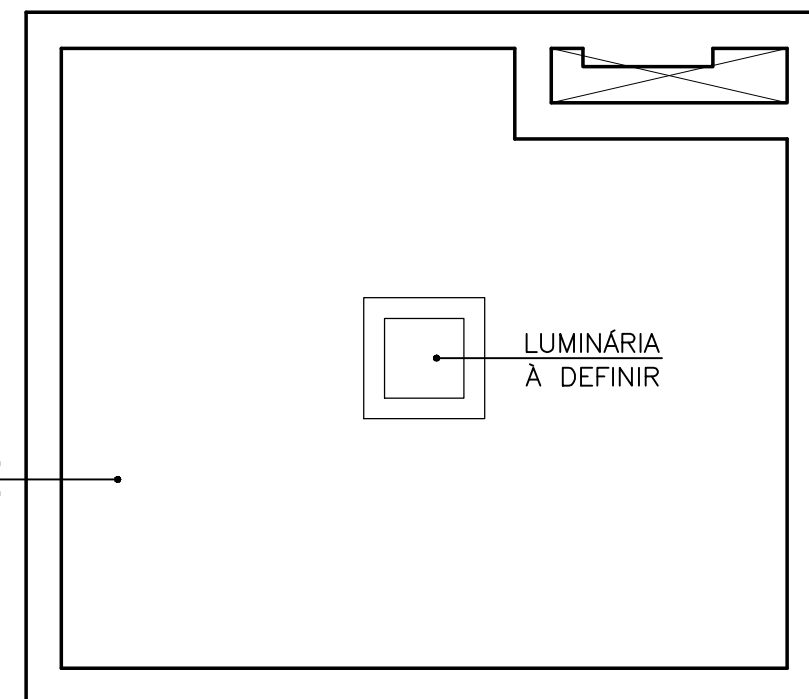


P PLANTA BAIXA - PAG. DE PISO
ESC. 1/25

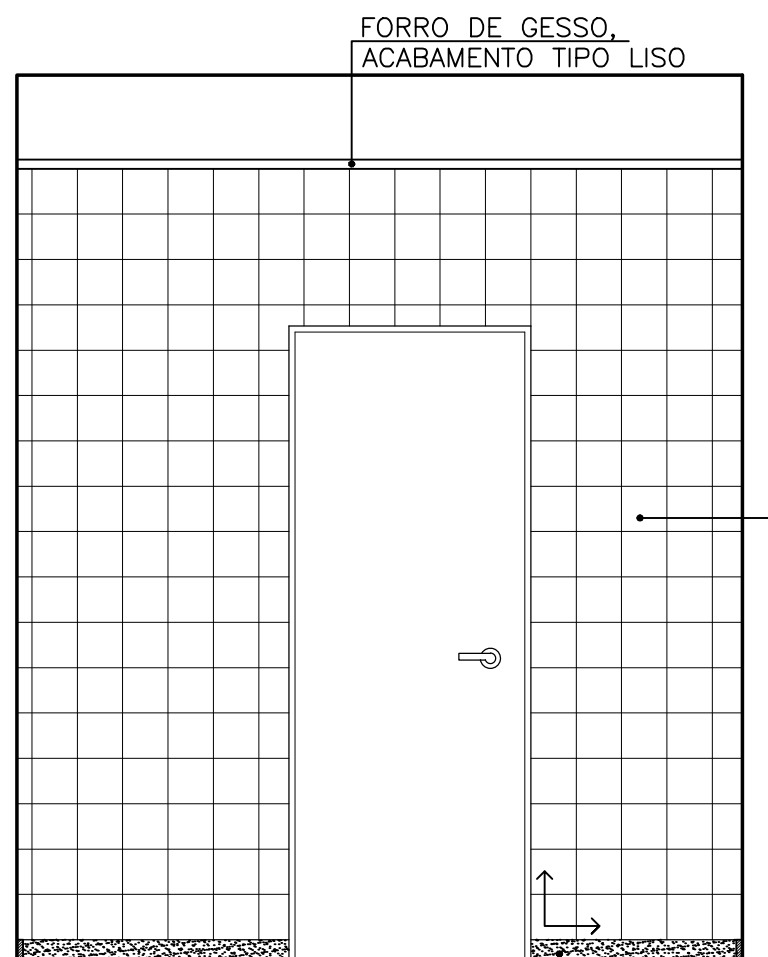


P VISTA 01

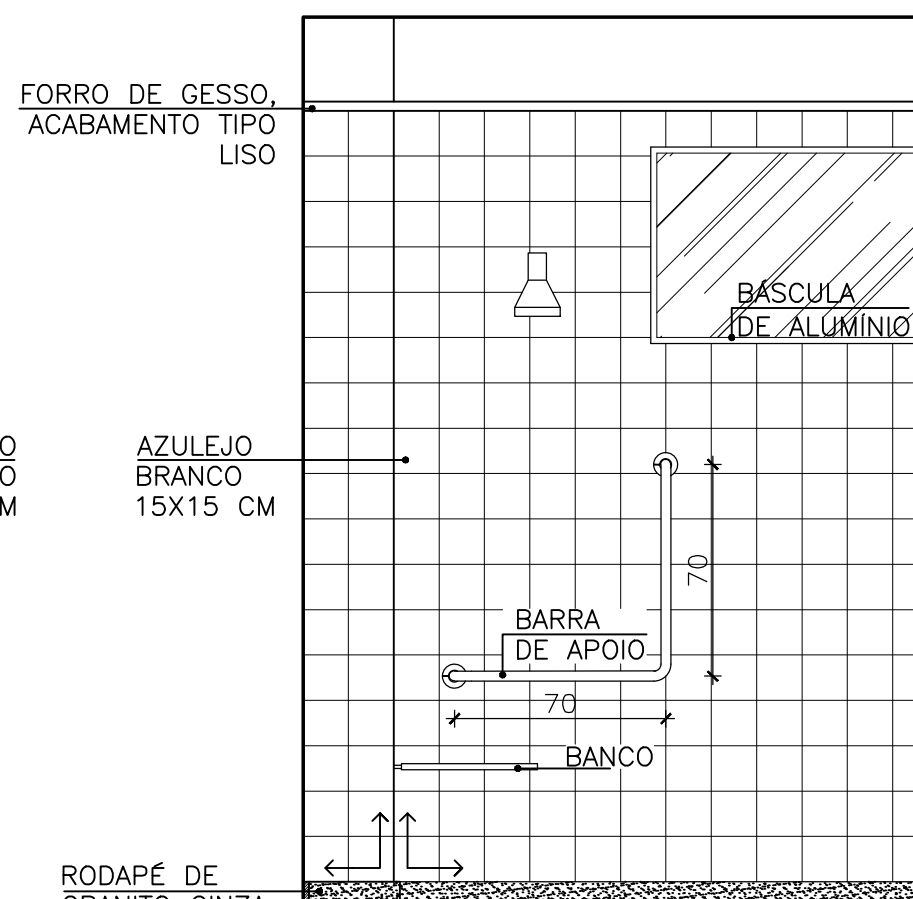

P VISTA 02

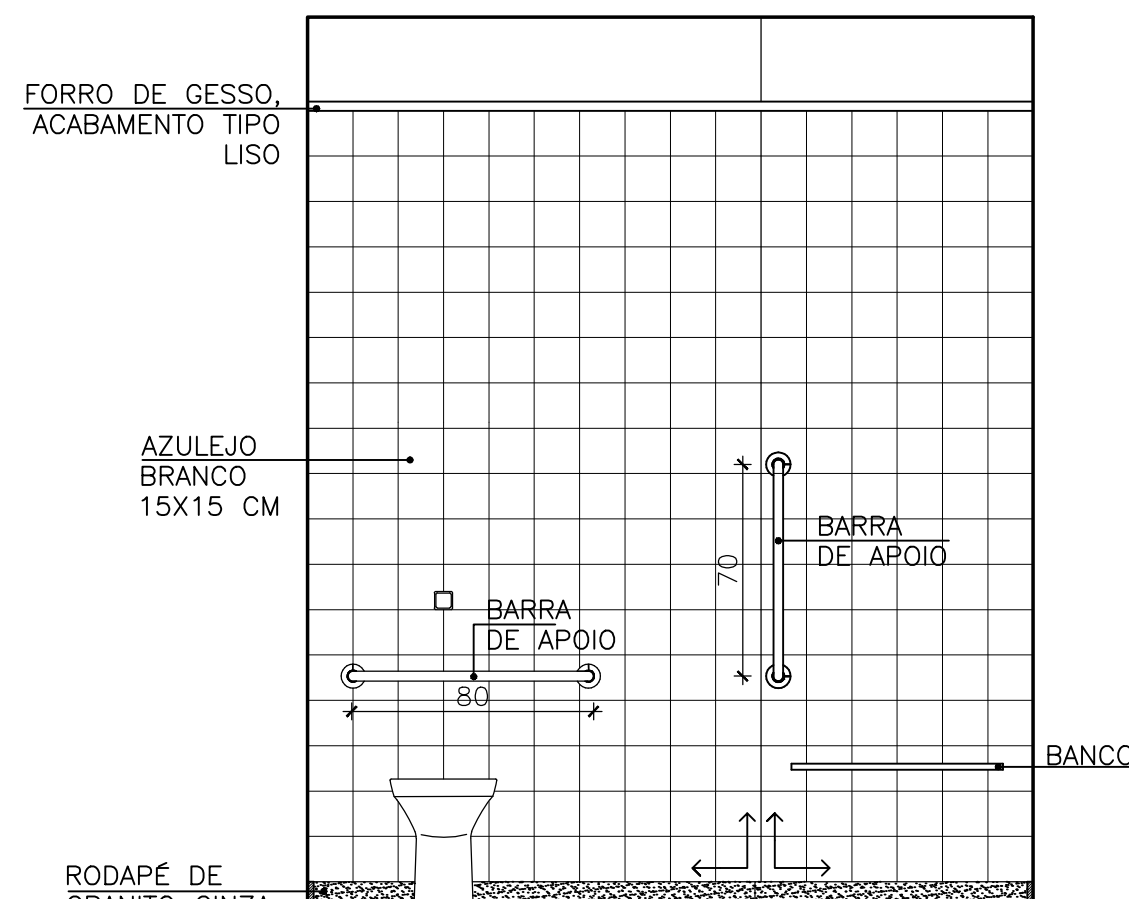


P VISTA 03

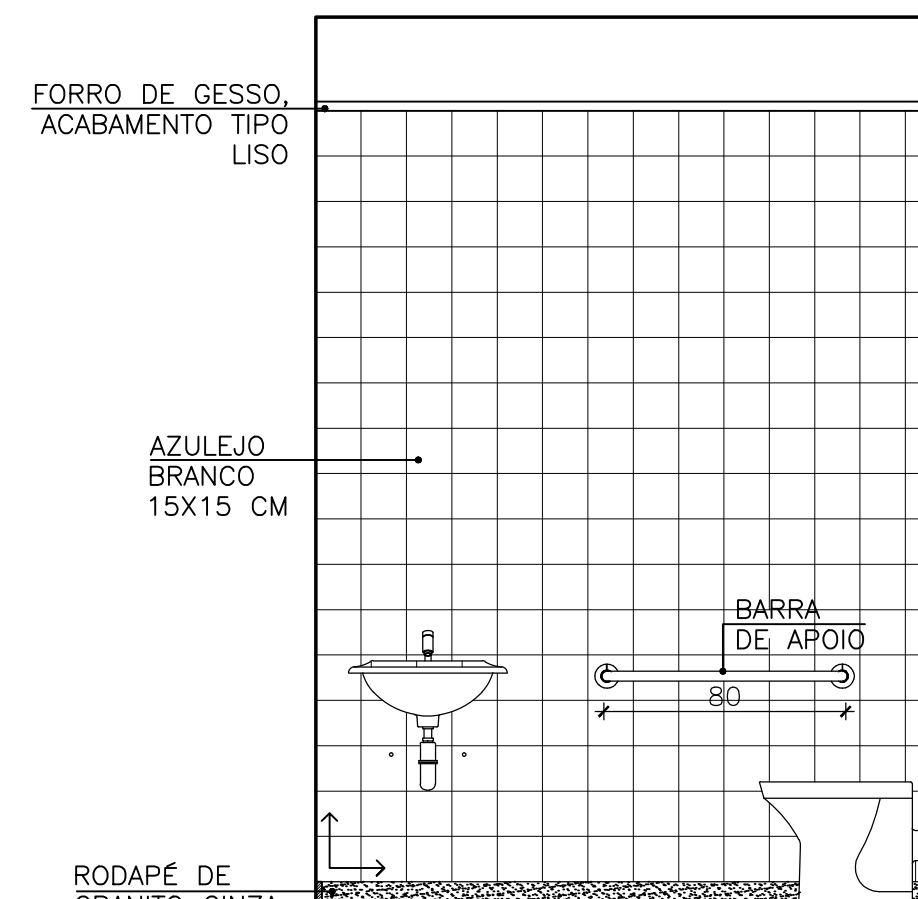


P VISTA 04


P PINAFO Tecnologias e Serviços	PROJETO ARQUITÊTONICO – ACABAMENTO EDIFICAÇÃO COM FINS DE USO PÚBLICO		
	ENDEREÇO COMUNIDADE DE ARARAS – SÃO GABRIEL DA PALHA		
	AUTOR THAMARA BRAUM CREA: ES 043601/D		
	PROPRIETÁRIO APAGEES – ASSOCIAÇÃO DOS PEQUENOS AGRICULTORES DO ESTADO DO ESPÍRITO SANTO CNPJ: 04.877.943/0001-58		
	RESPONSÁVEL TÉCNICO PRANCHA		
ASSUNTO 1º PAVIMENTO – WC PNE		DATA JULHO/2019	DESENHO MYLENA COUTINHO
(27) 99984-6302 (27) 99815-3833		ESCALA 1/25	ÁREA PROJETADA 1077,97 m ²

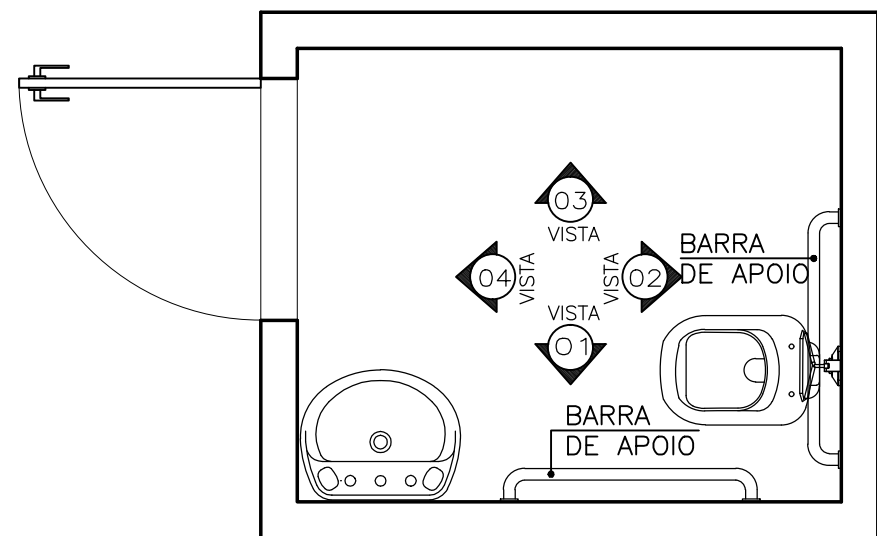


P PLANTA BAIXA
ESC. 1/25

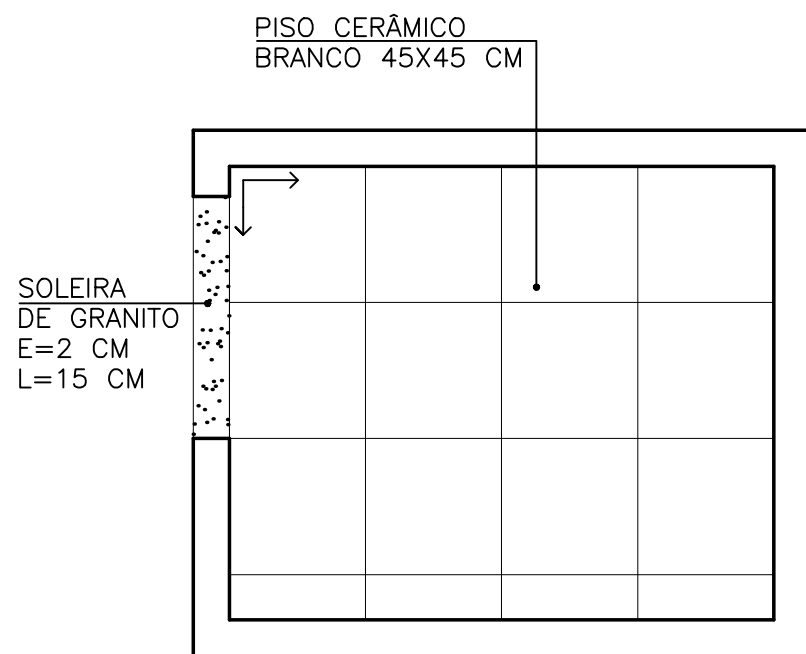


P PLANTA BAIXA - PAG. DE PISO
ESC. 1/25

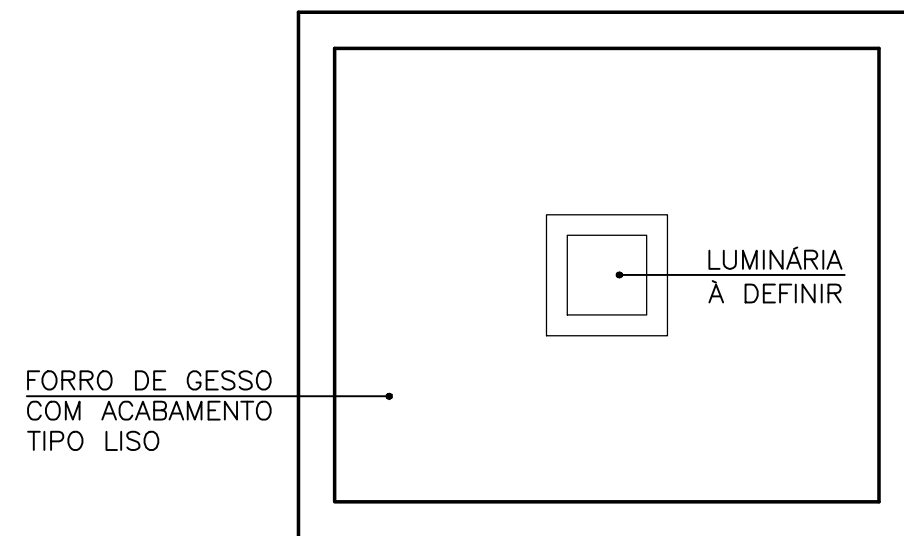


P PLANTA BAIXA - PAG. DE PISO
ESC. 1/25

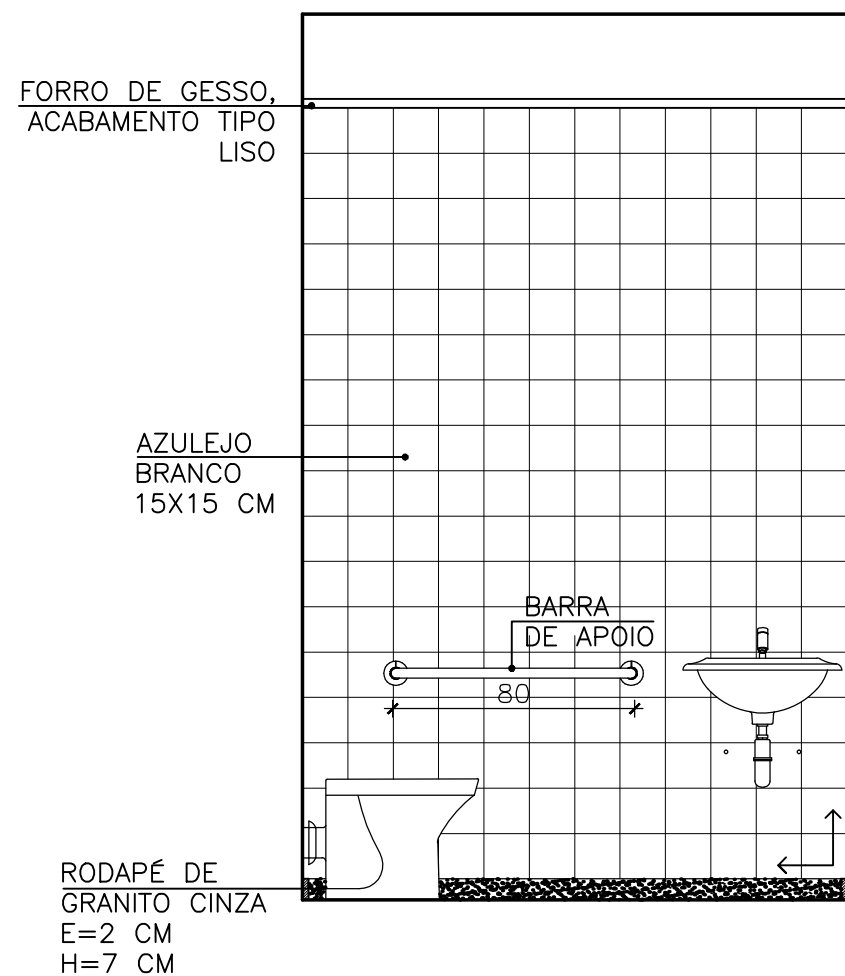


P VISTA 01

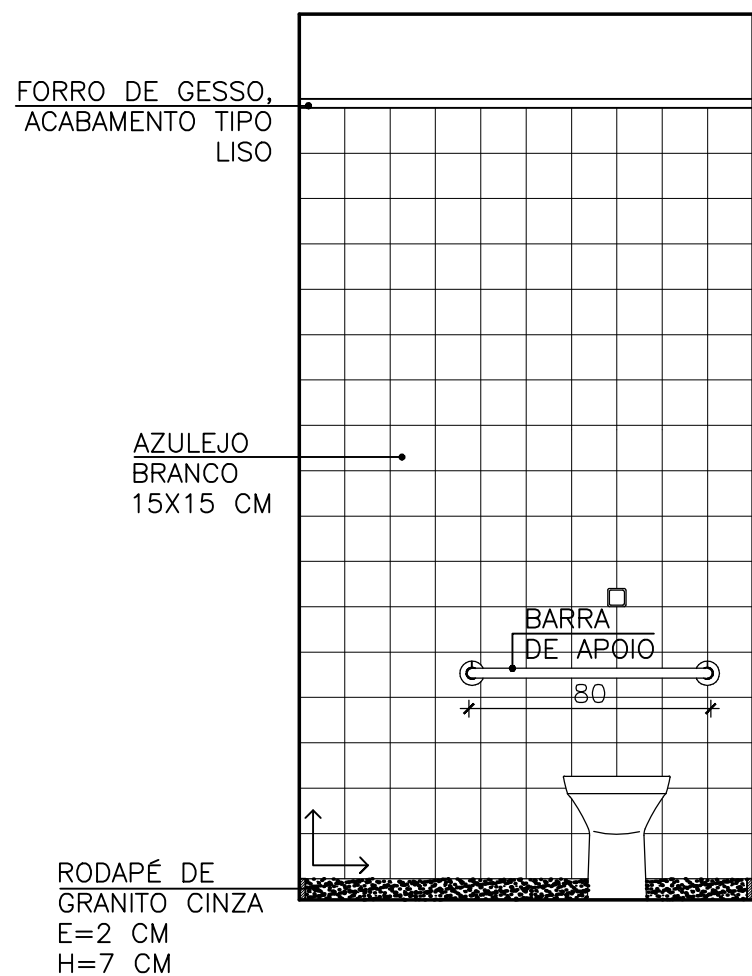

P VISTA 02

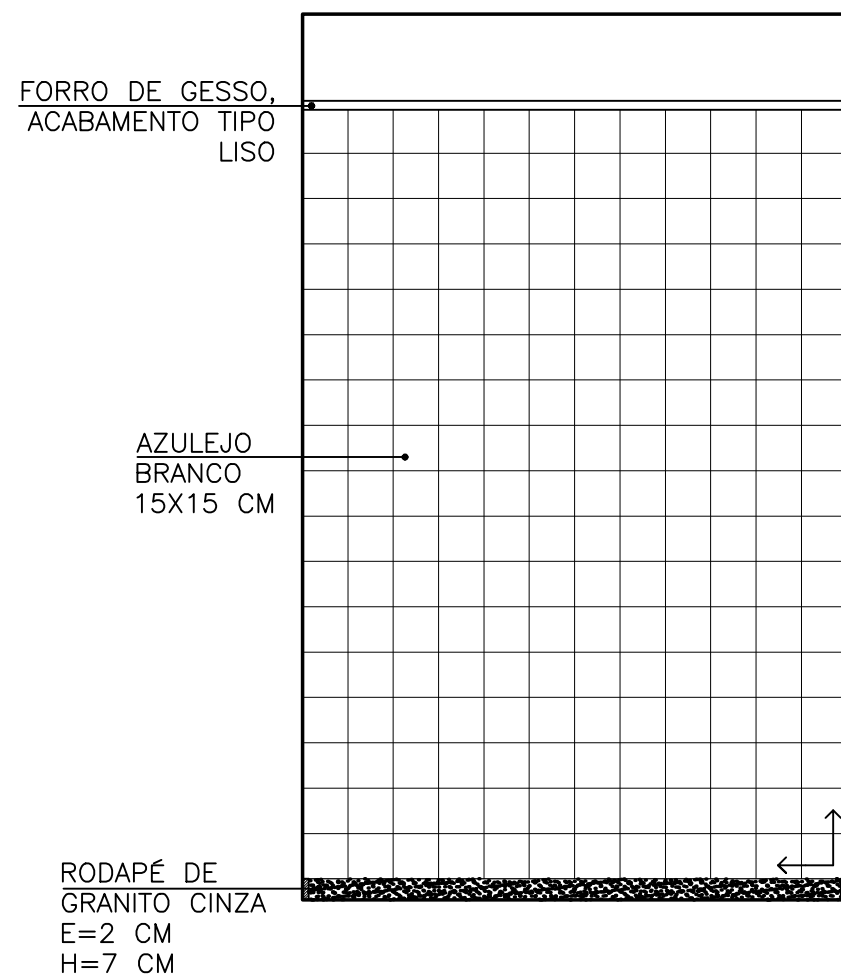


P VISTA 03

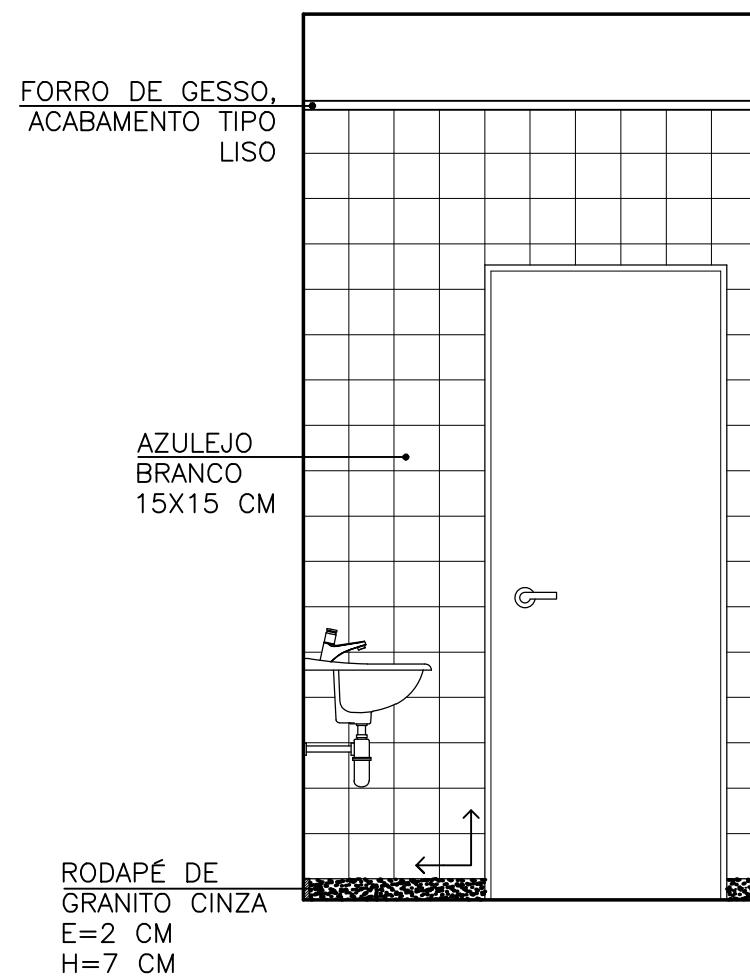


P VISTA 04


P PINAFO Tecnologias e Serviços Alessandro Pinafo Thamara Braum (27) 99984-6302 (27) 99815-3833	PROJETO ARQUITÊTONICO – ACABAMENTO EDIFICAÇÃO COM FINS DE USO PÚBLICO		
	ENDEREÇO COMUNIDADE DE ARARAS – SÃO GABRIEL DA PALHA		
	AUTOR THAMARA BRAUM CREA: ES 043601/D		
	PROPRIETÁRIO APAGEES – ASSOCIAÇÃO DOS PEQUENOS AGRICULTORES DO ESTADO DO ESPÍRITO SANTO CNPJ: 04.877.943/0001-58		
	RESPONSÁVEL TÉCNICO		PRANCHA 16 / 21
ASSUNTO 2º PAVIMENTO – WC MASC. ACES. 02		DATA JULHO/2019 ESCALA 1/25	DESENHO MYLENA COUTINHO ÁREA PROJETADA 1077,97 m ²

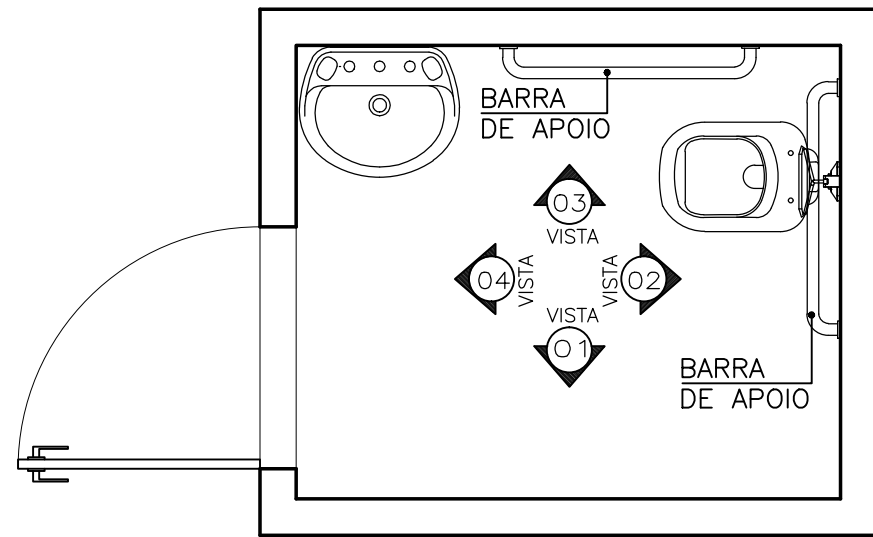


PLANTA BAIXA
ESC. 1/25

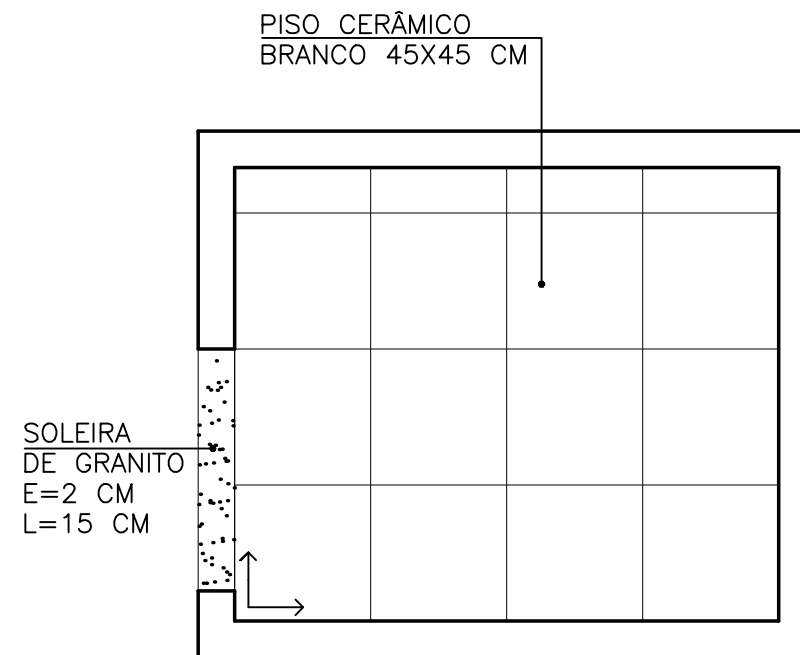


PLANTA BAIXA - PAG. DE PISO
ESC. 1/25

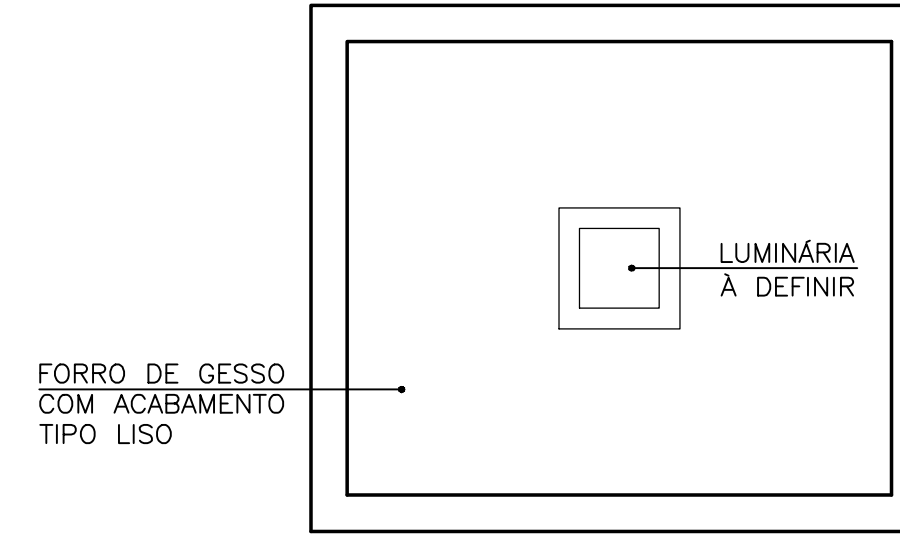


PLANTA BAIXA - PAG. DE PISO
ESC. 1/25

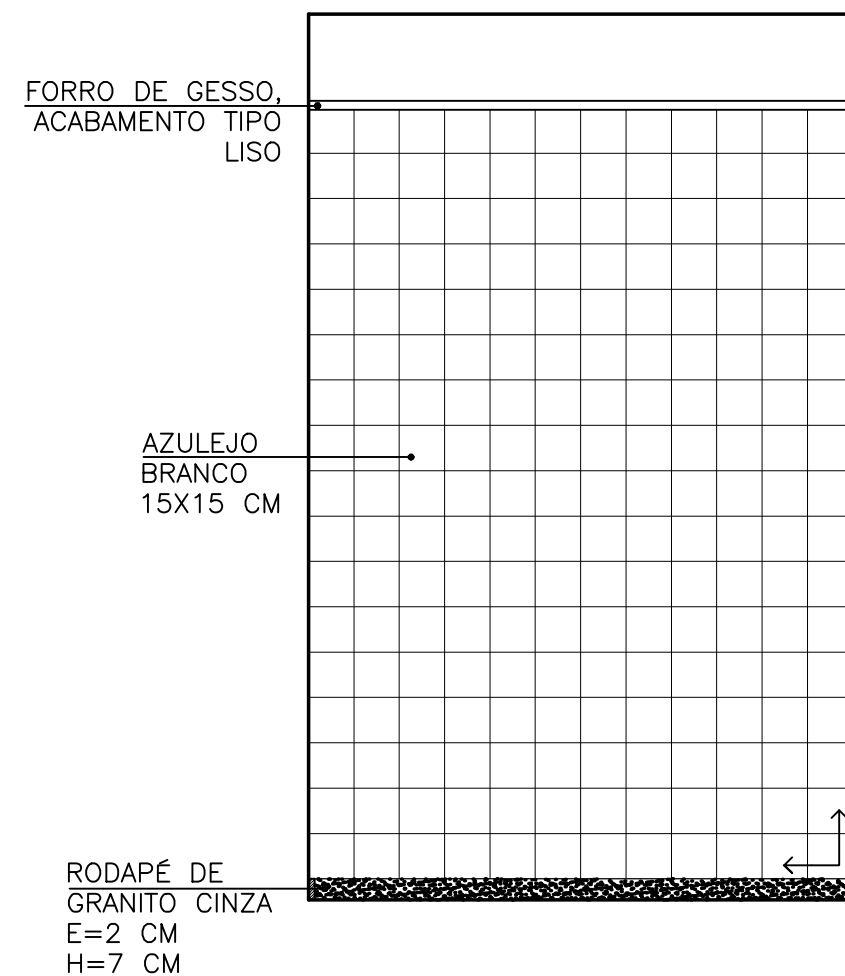


VISTA 01

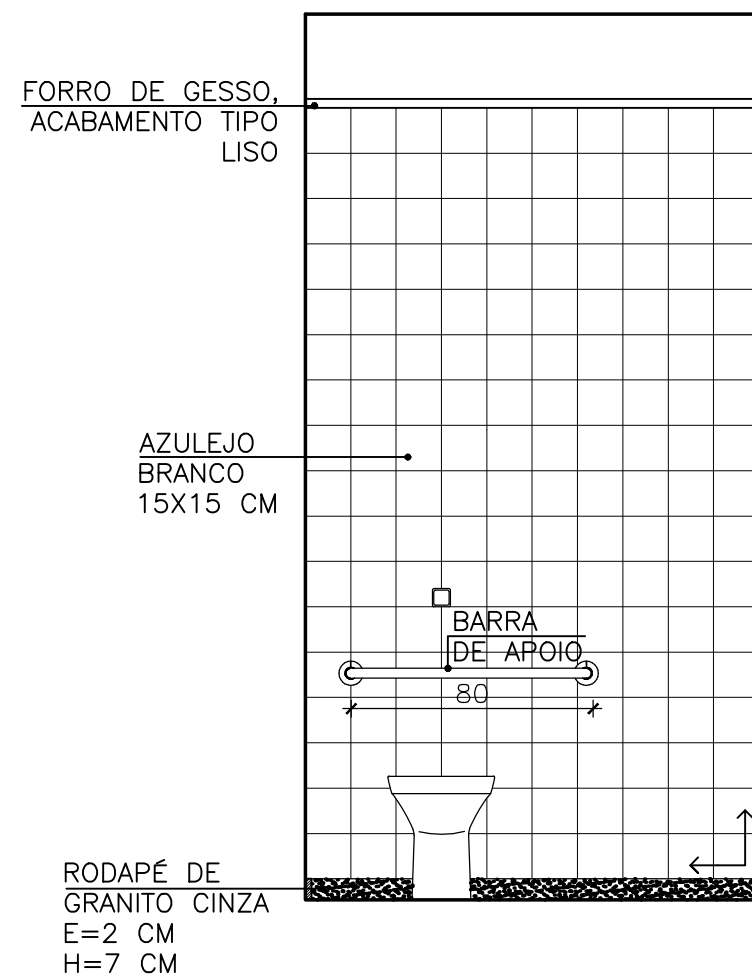

VISTA 02

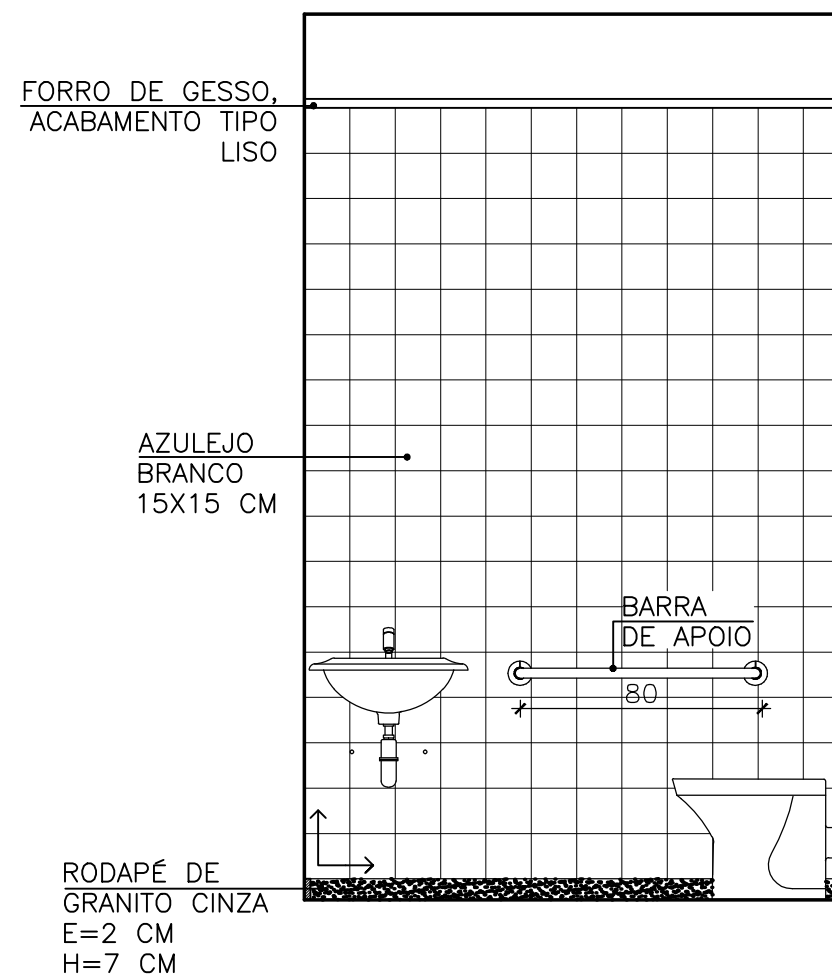


VISTA 03

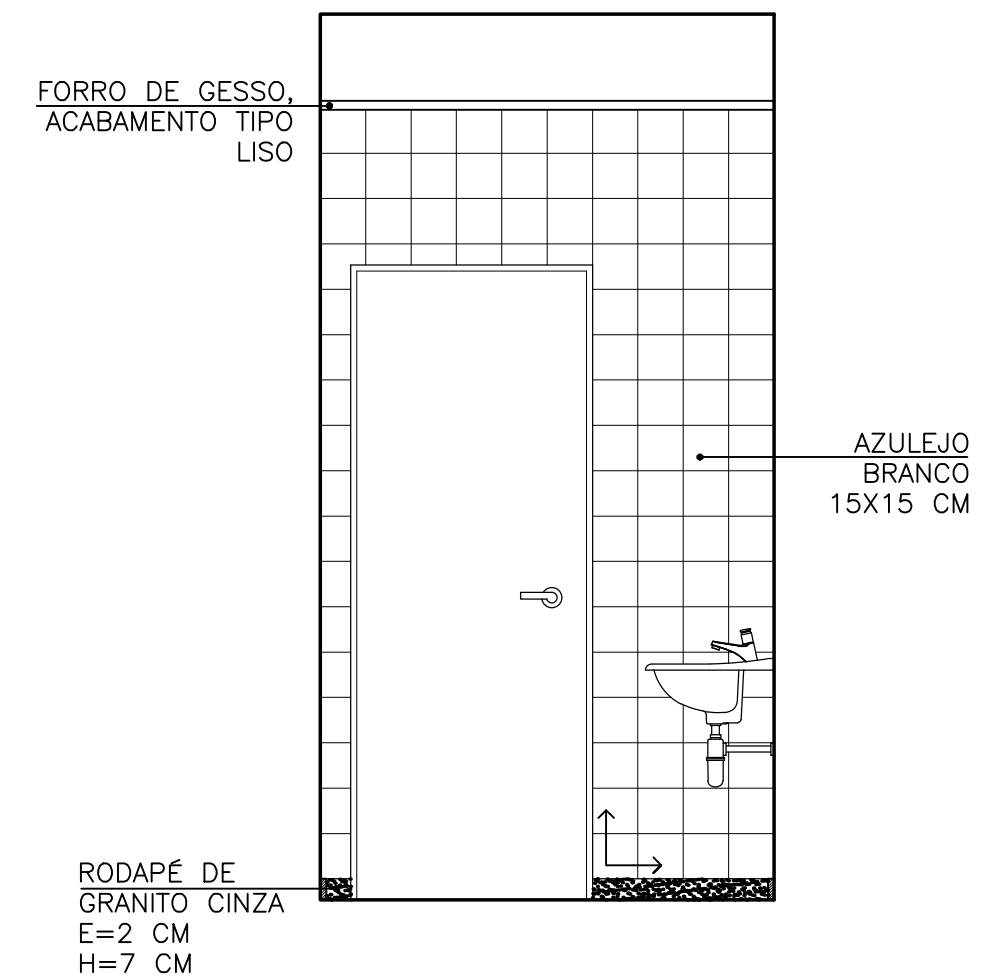


VISTA 04


 PINAFO Tecnologias e Serviços Alessandro Pinafo Thamara Braum (27) 99984-6302 (27) 99815-3833	PROJETO ARQUITÊTONICO – ACABAMENTO EDIFICAÇÃO COM FINS DE USO PÚBLICO		
	ENDEREÇO COMUNIDADE DE ARARAS – SÃO GABRIEL DA PALHA		
	AUTOR THAMARA BRAUM CREA: ES 043601/D		
	PROPRIETÁRIO APAGEES – ASSOCIAÇÃO DOS PEQUENOS AGRICULTORES DO ESTADO DO ESPÍRITO SANTO CNPJ: 04.877.943/0001-58		
	RESPONSÁVEL TÉCNICO PRANCHA 17/21		
ASSUNTO 2º PAVIMENTO – WC FEM. ACES. 02		DATA JULHO/2019	DESENHO MYLENA COUTINHO
		ESCALA 1/25	ÁREA PROJETADA 1077,97 m ²

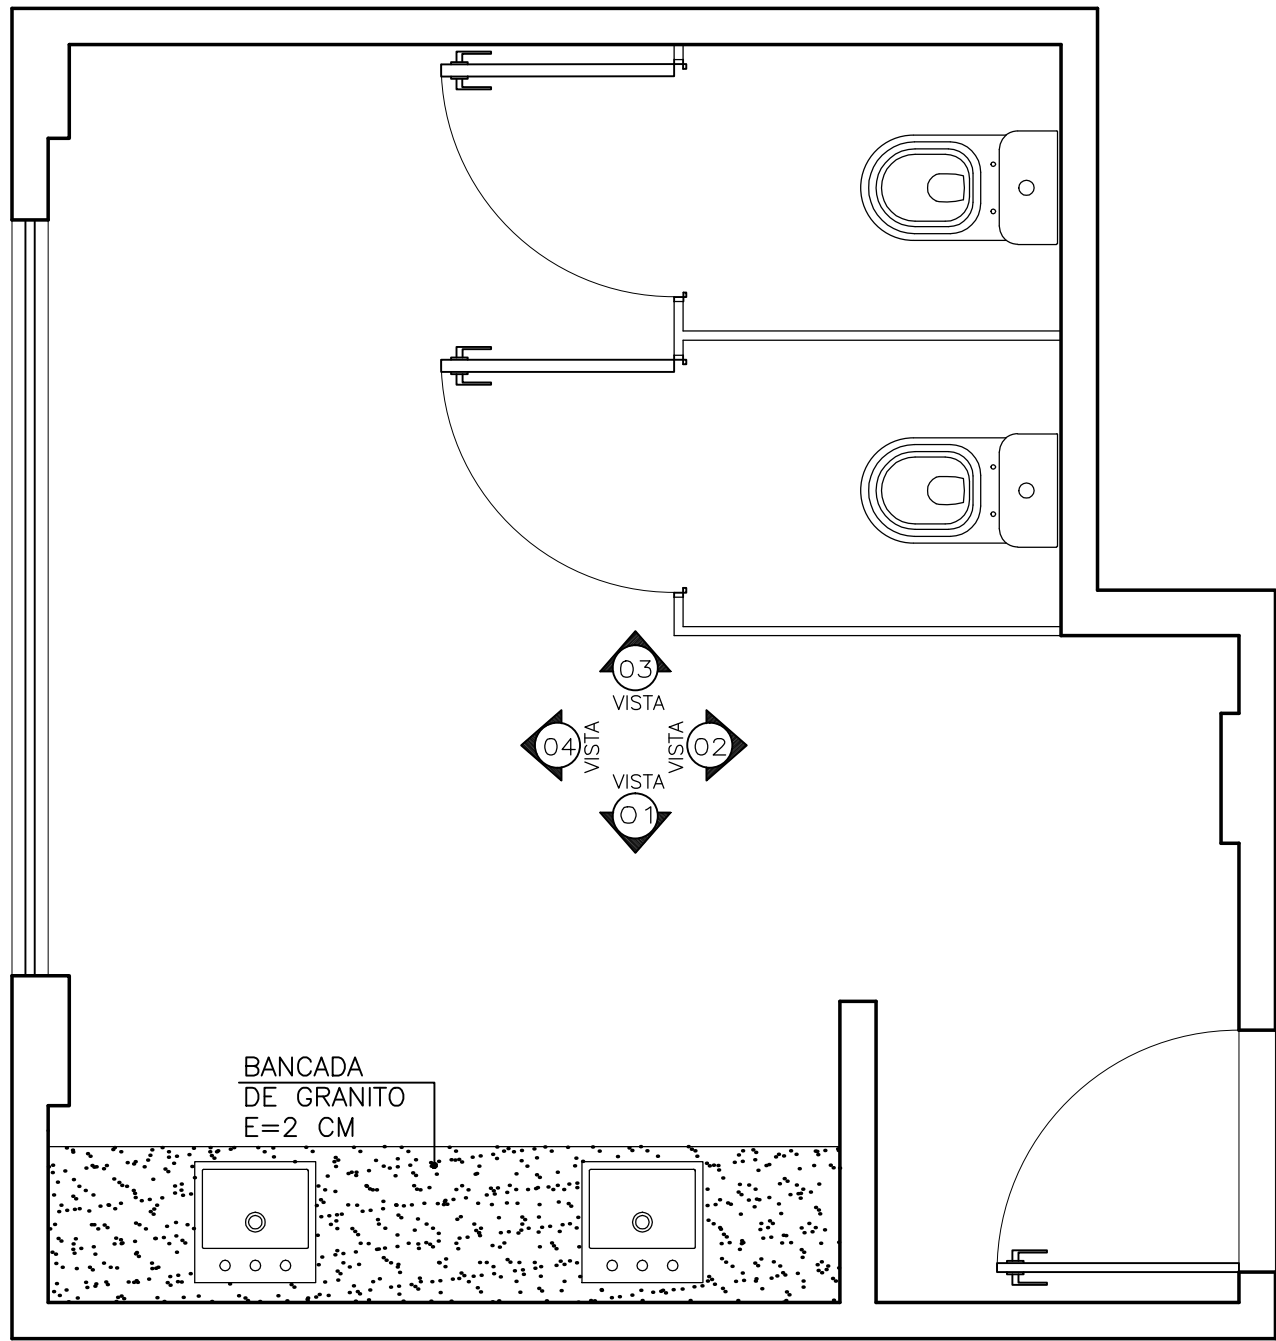

P PLANTA BAIXA
ESC. 1/25

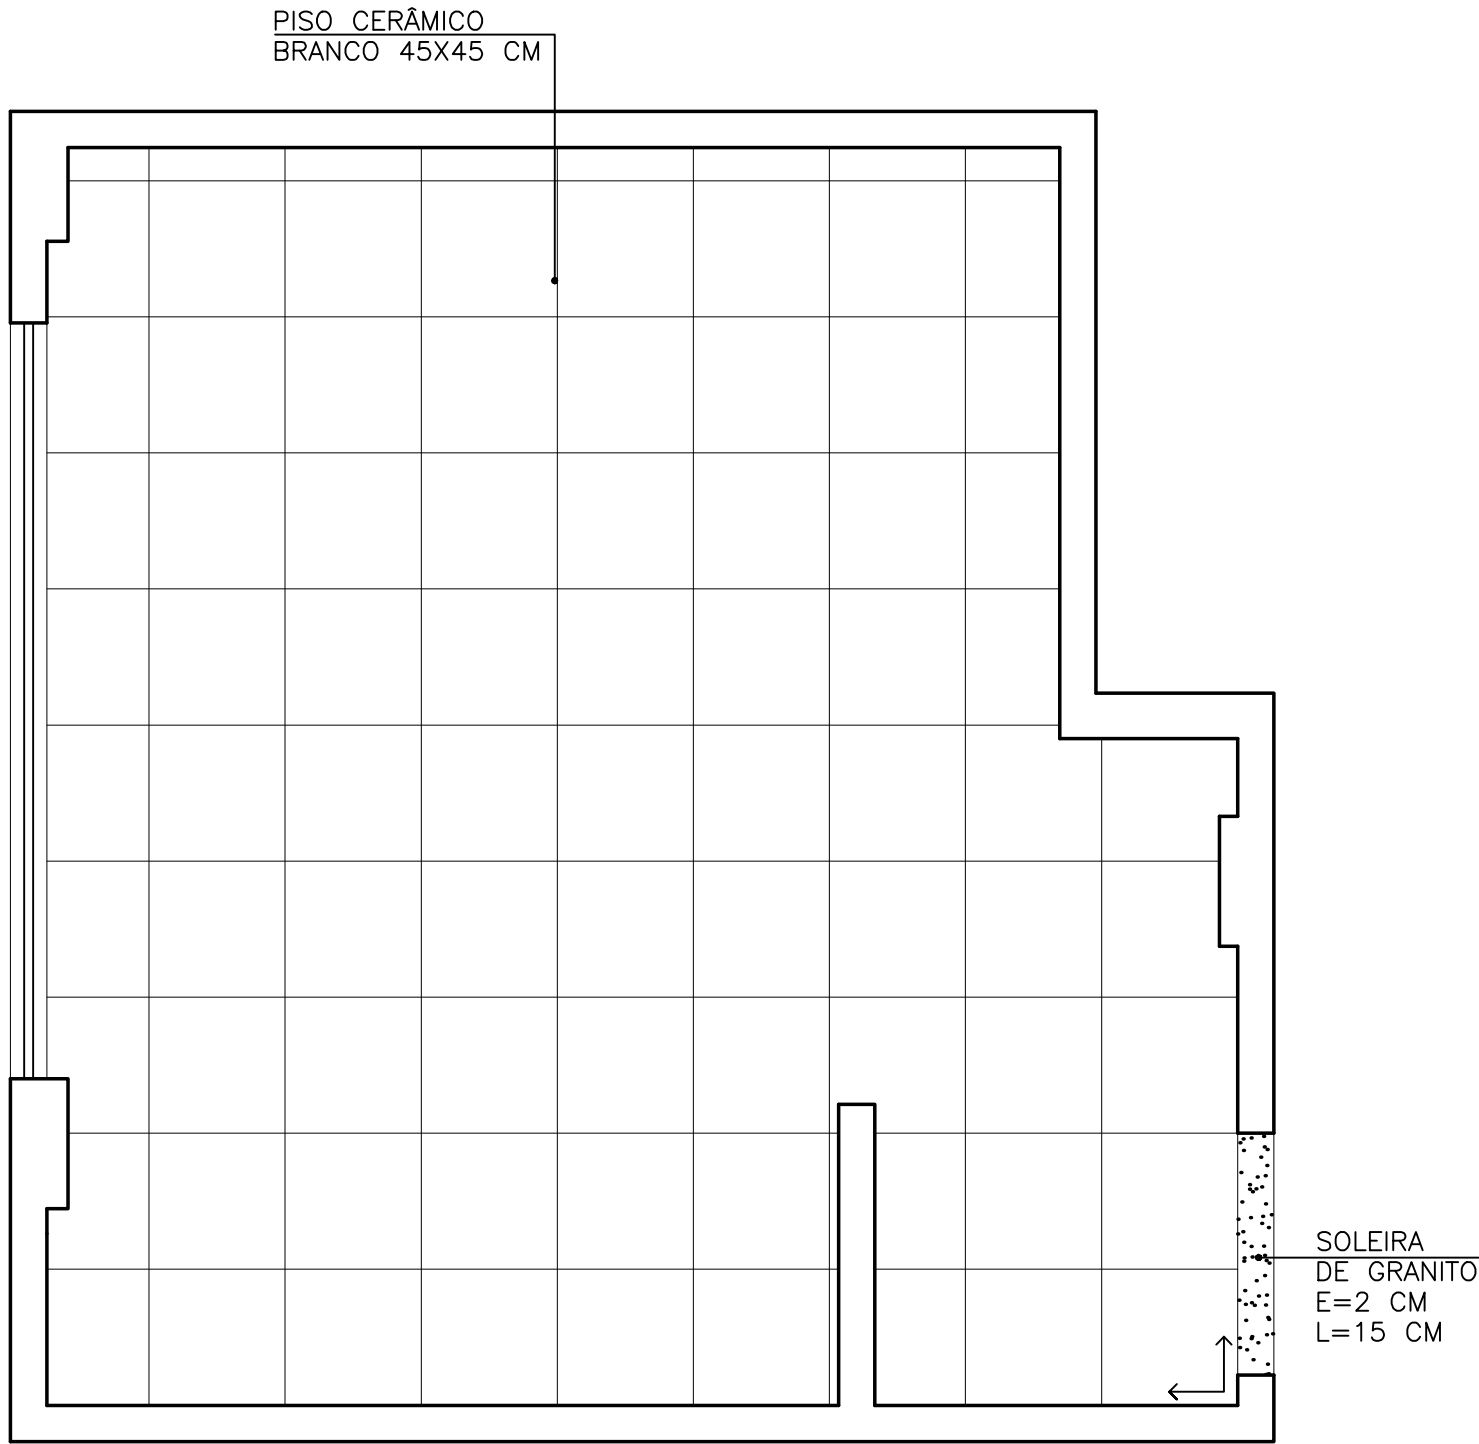


P PLANTA BAIXA - PAG. DE PISO
ESC. 1/25

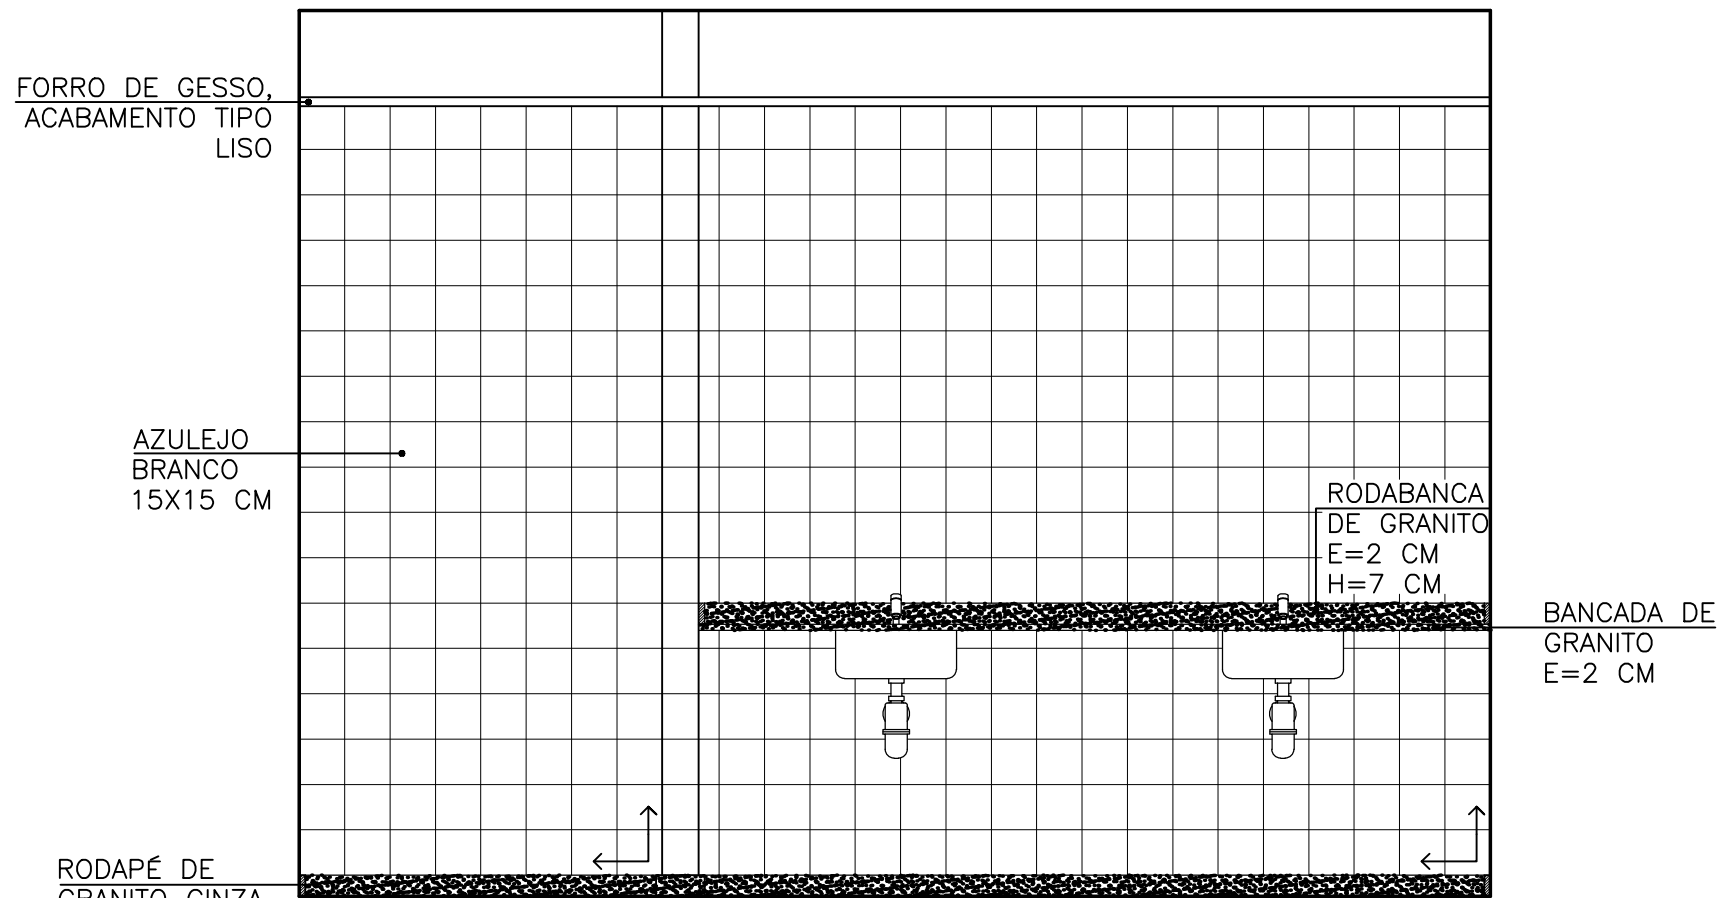


P VISTA 01


P PINAFO Tecnologias e Serviços Alessandro Pinafo Thamara Braum (27) 99984-6302 (27) 99815-3833	PROJETO ARQUITÊTONICO – ACABAMENTO EDIFICAÇÃO COM FINS DE USO PÚBLICO		
	ENDEREÇO COMUNIDADE DE ARARAS – SÃO GABRIEL DA PALHA		
	AUTOR THAMARA BRAUM CREA: ES 043601/D		
	PROPRIETÁRIO APACEES – ASSOCIAÇÃO DOS PEQUENOS AGRICULTORES DO ESTADO DO ESPÍRITO SANTO CNPJ: 04.877.943/0001–58		
	RESPONSÁVEL TÉCNICO PRANCHA		
ASSUNTO 2º PAVIMENTO – WC FEMININO 02		DATA JULHO/2019	DESENHO MYLENA COUTINHO
		ESCALA 1/25	ÁREA PROJETADA 1077,97 m ²

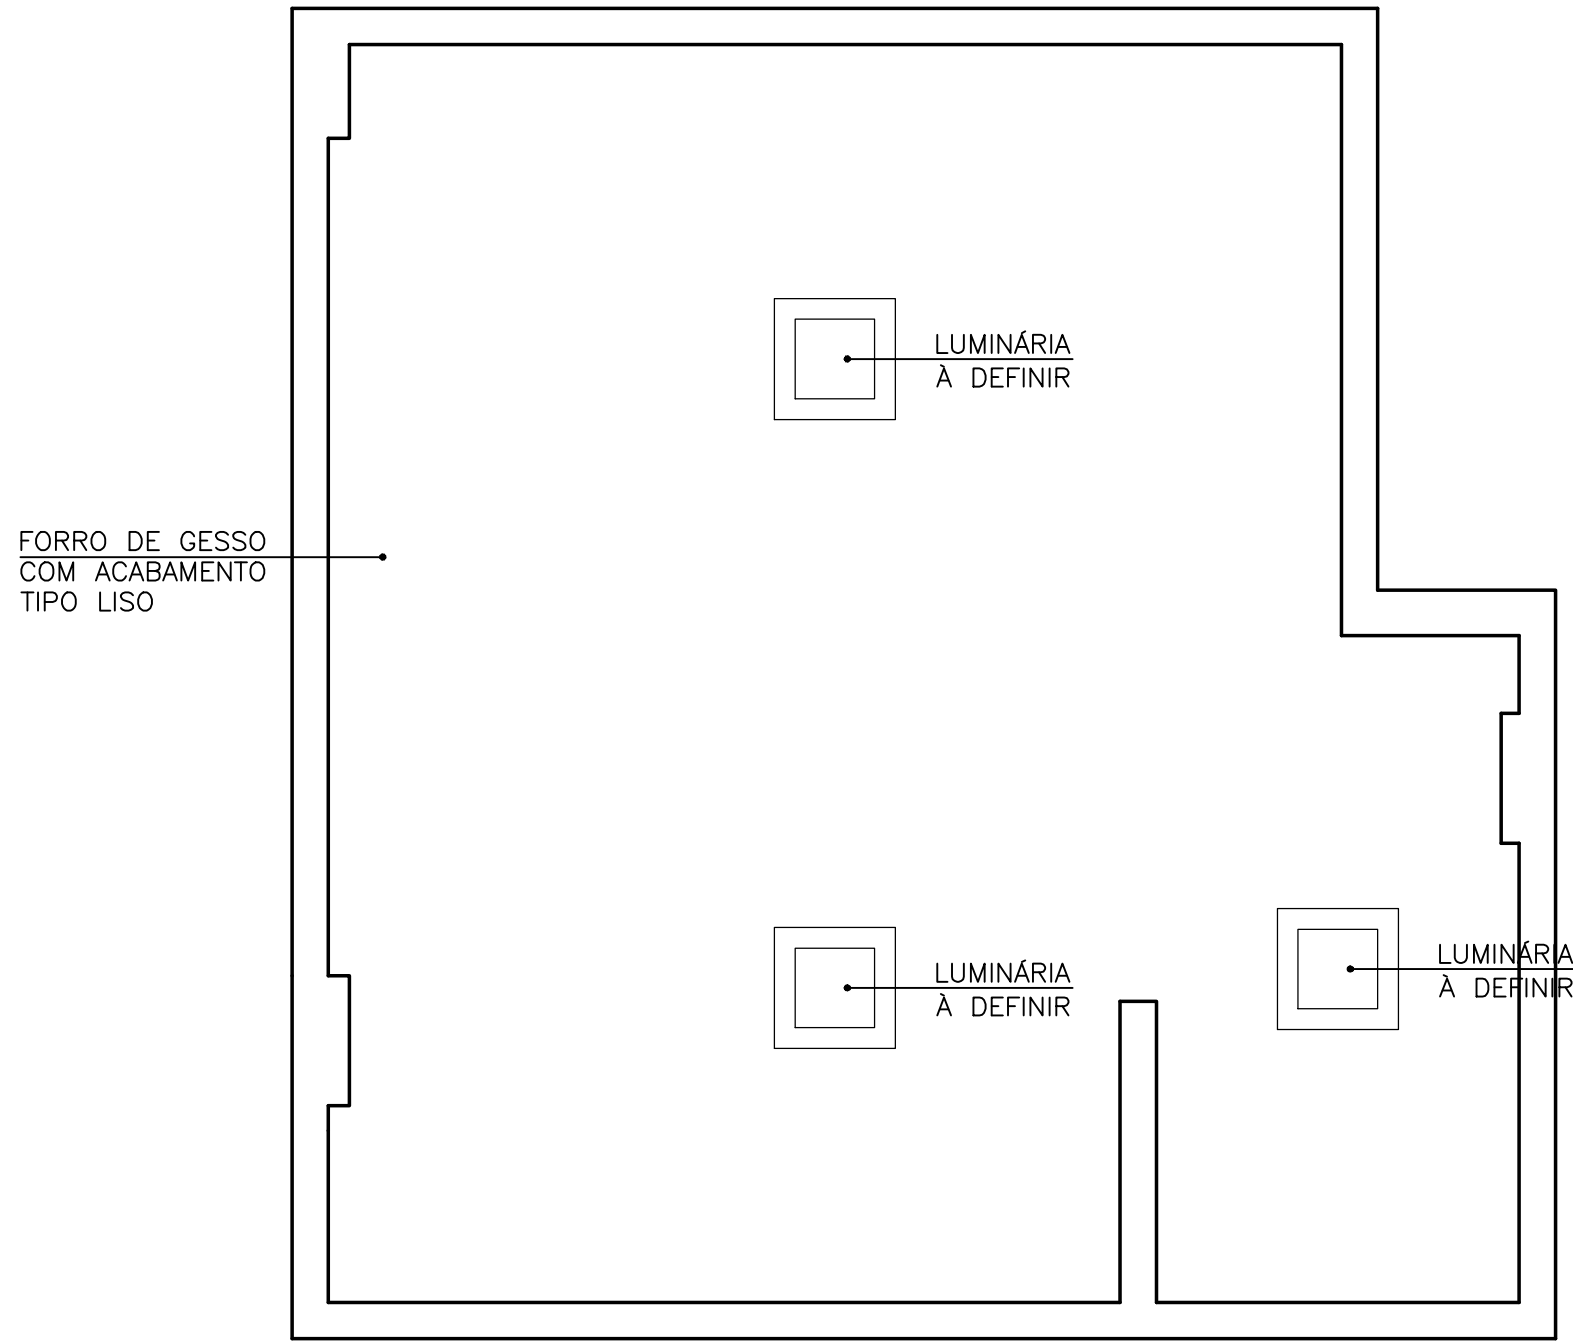


P PLANTA BAIXA - PAG. DE PISO
ESC. 1/25

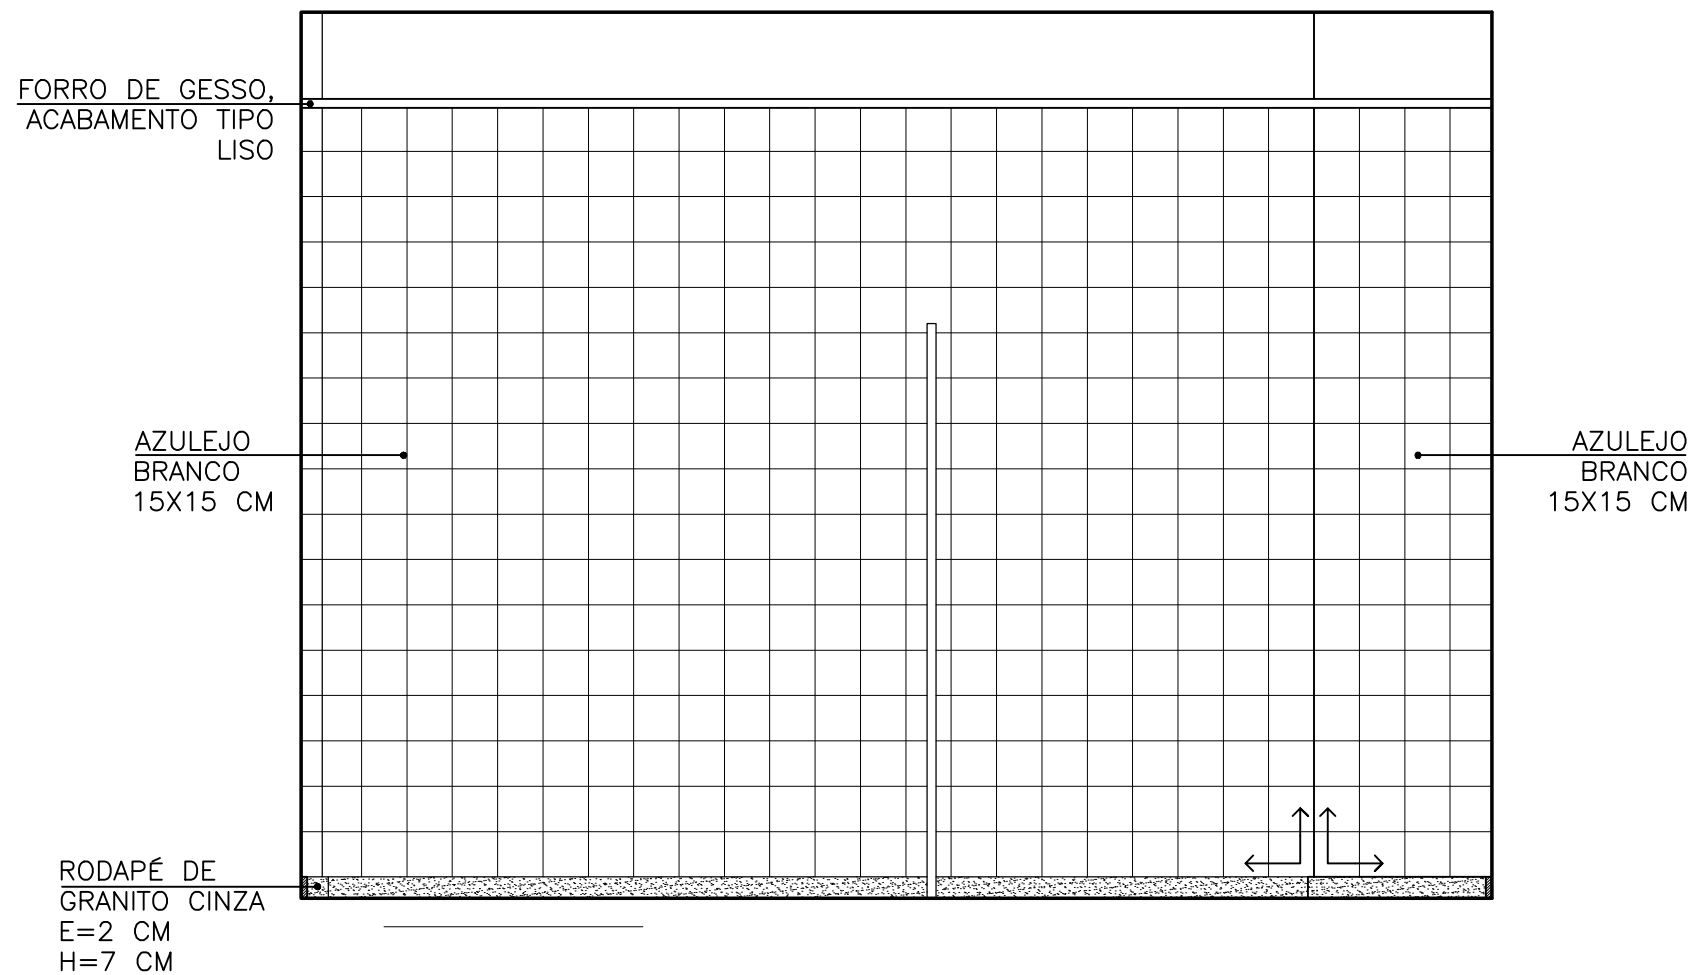

P VISTA 03




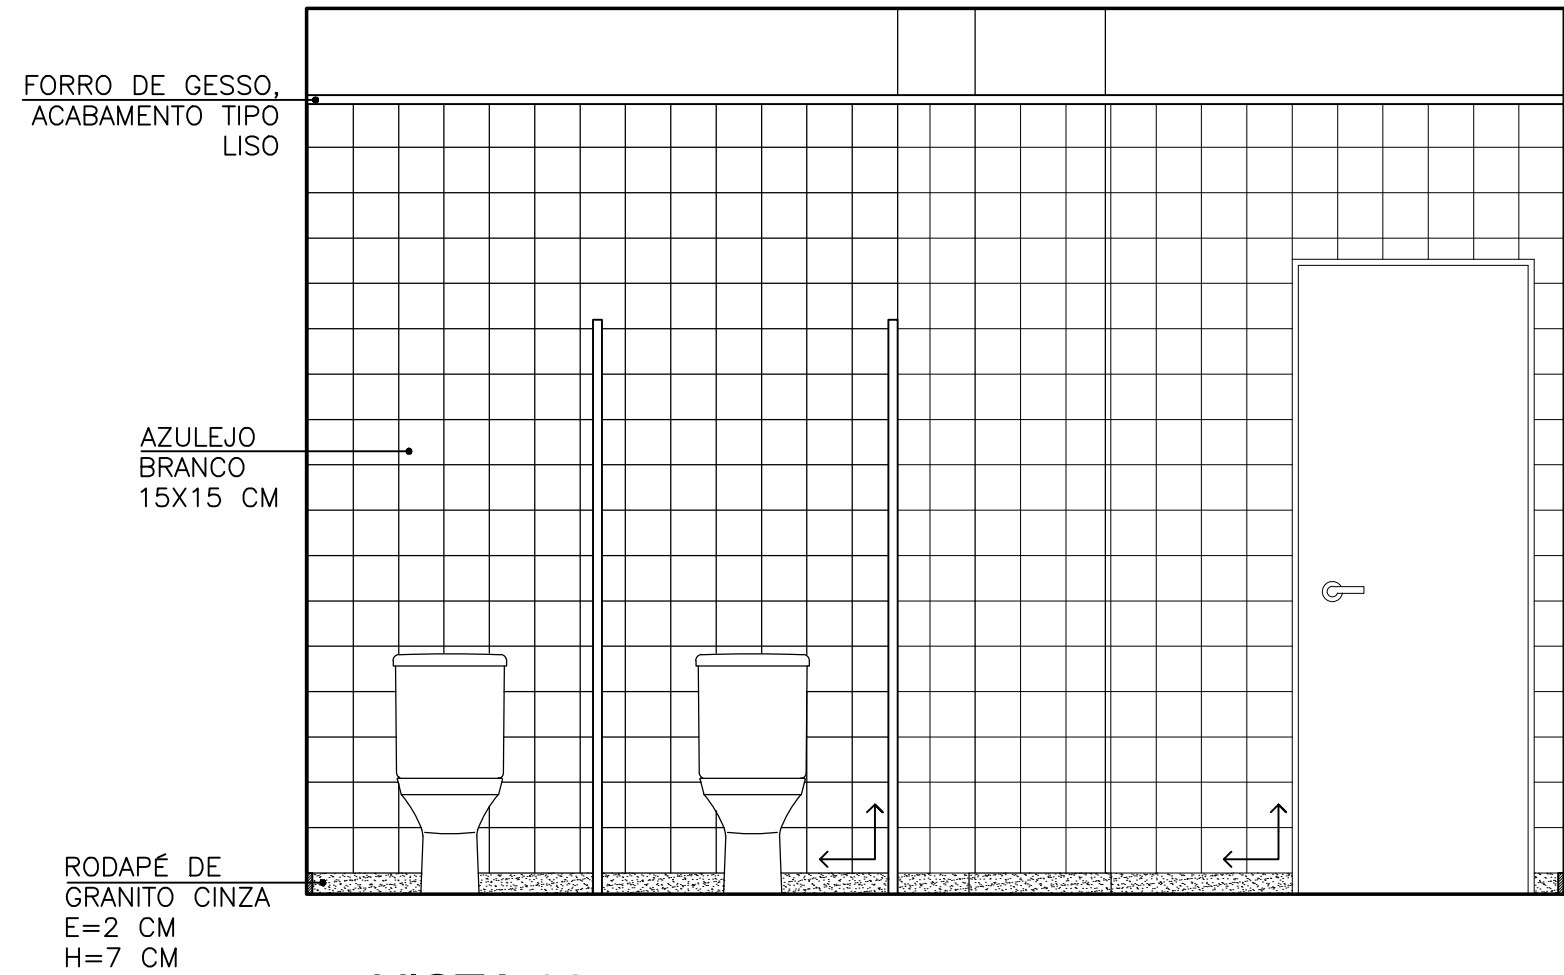


P VISTA 02

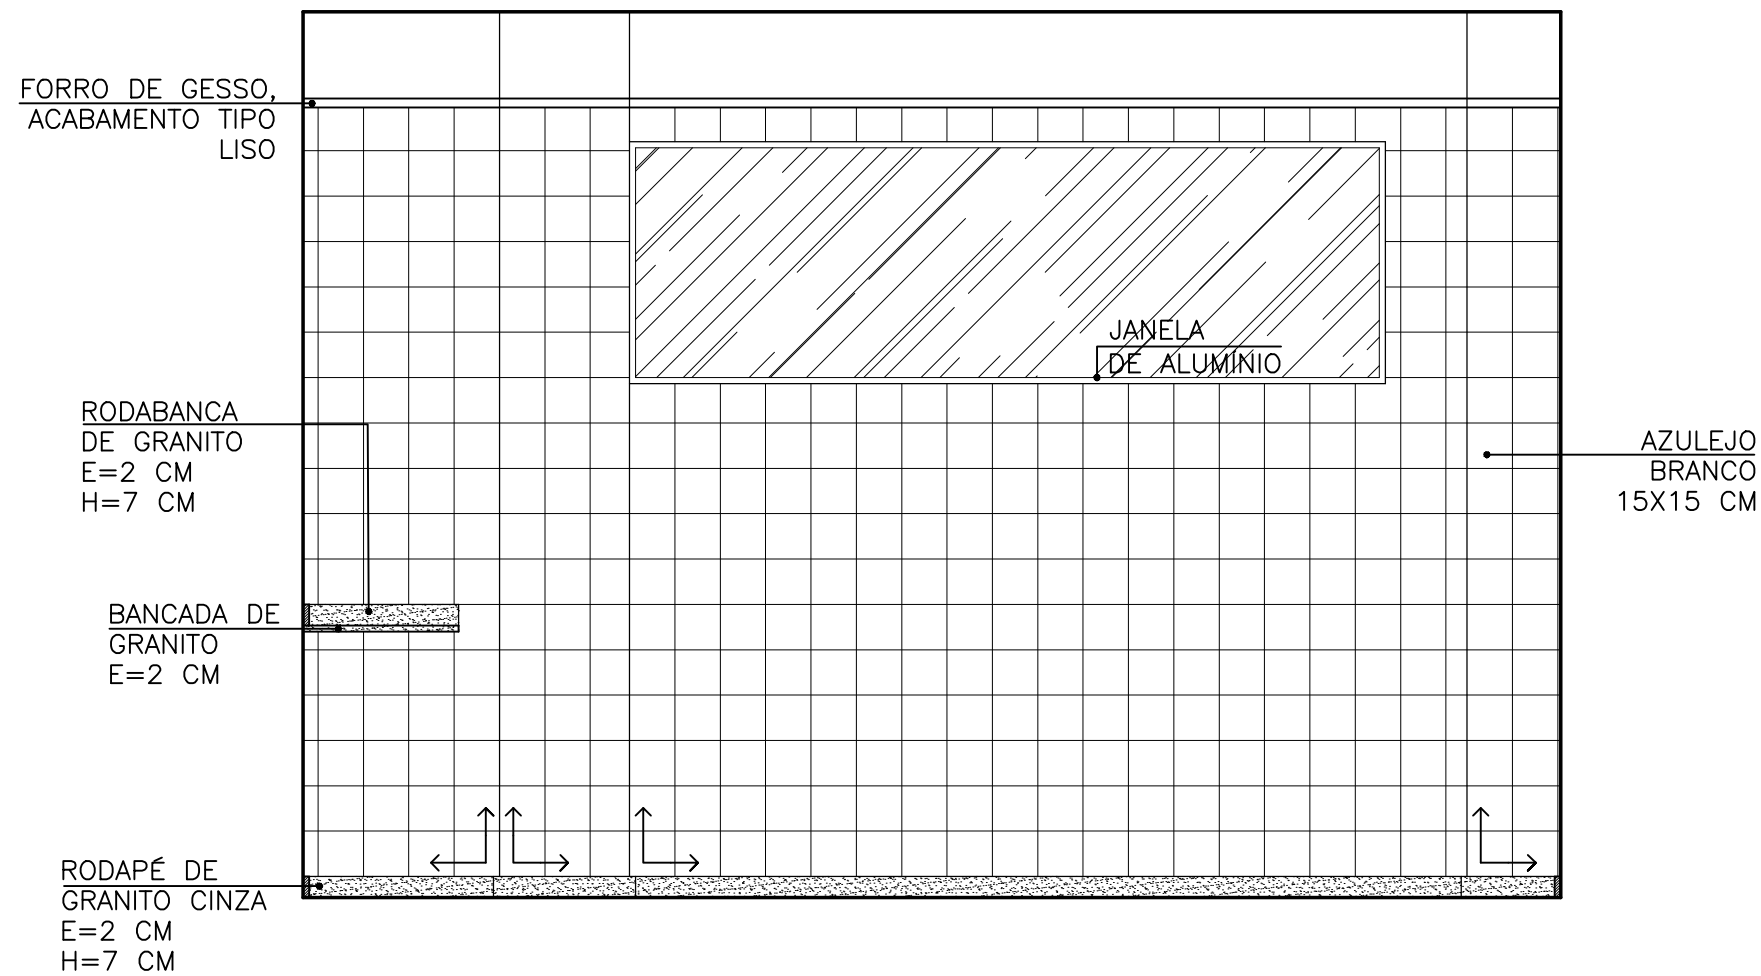

P VISTA 04

P PINAFO tecnologias e serviços Alessandro Pinafo Thamara Braum (27) 99984-6302 (27) 99815-3833	PROJETO ARQUITÊTONICO – ACABAMENTO EDIFICAÇÃO COM FINS DE USO PÚBLICO		
	ENDEREÇO COMUNIDADE DE ARARAS – SÃO GABRIEL DA PALHA		
	AUTOR THAMARA BRAUM CREA: ES 043601/D		
	PROPRIETÁRIO APAGEES – ASSOCIAÇÃO DOS PEQUENOS AGRICULTORES DO ESTADO DO ESPÍRITO SANTO CNPJ: 04.877.943/0001–58		
	RESPONSÁVEL TÉCNICO		
ASSUNTO 2º PAVIMENTO – WC FEMININO 02			PRANCHA 19/21
DATA JULHO/2019		ESCALA 1/25	DESENHO MYLENA COUTINHO
		ÁREA PROJETADA 1077,97 m ²	

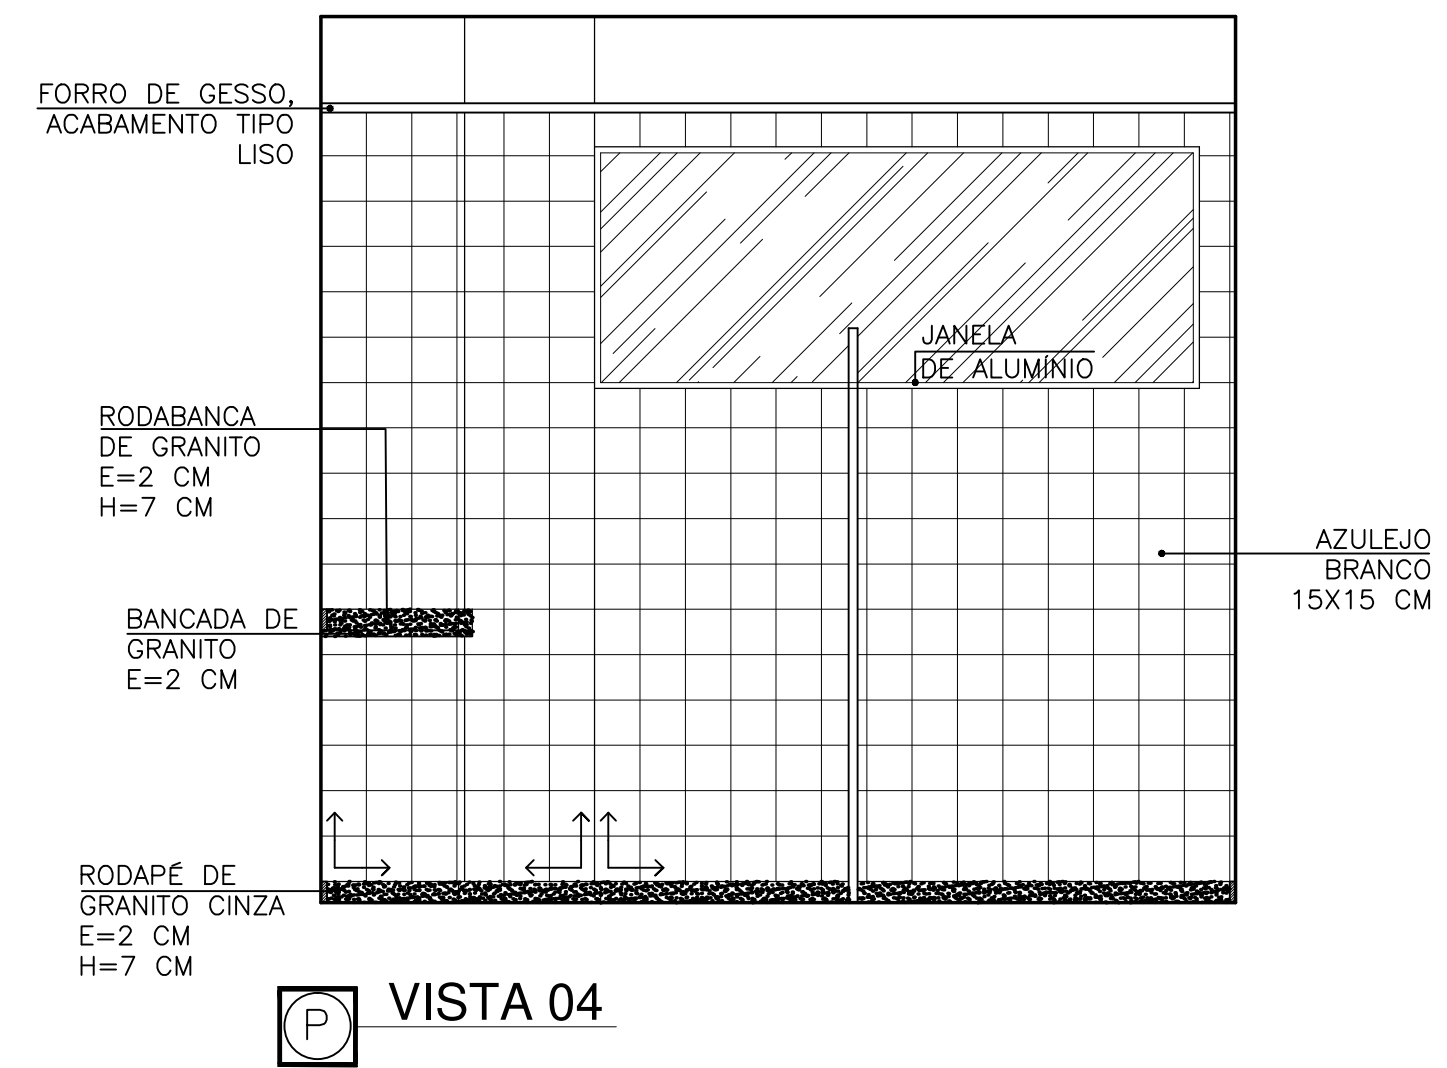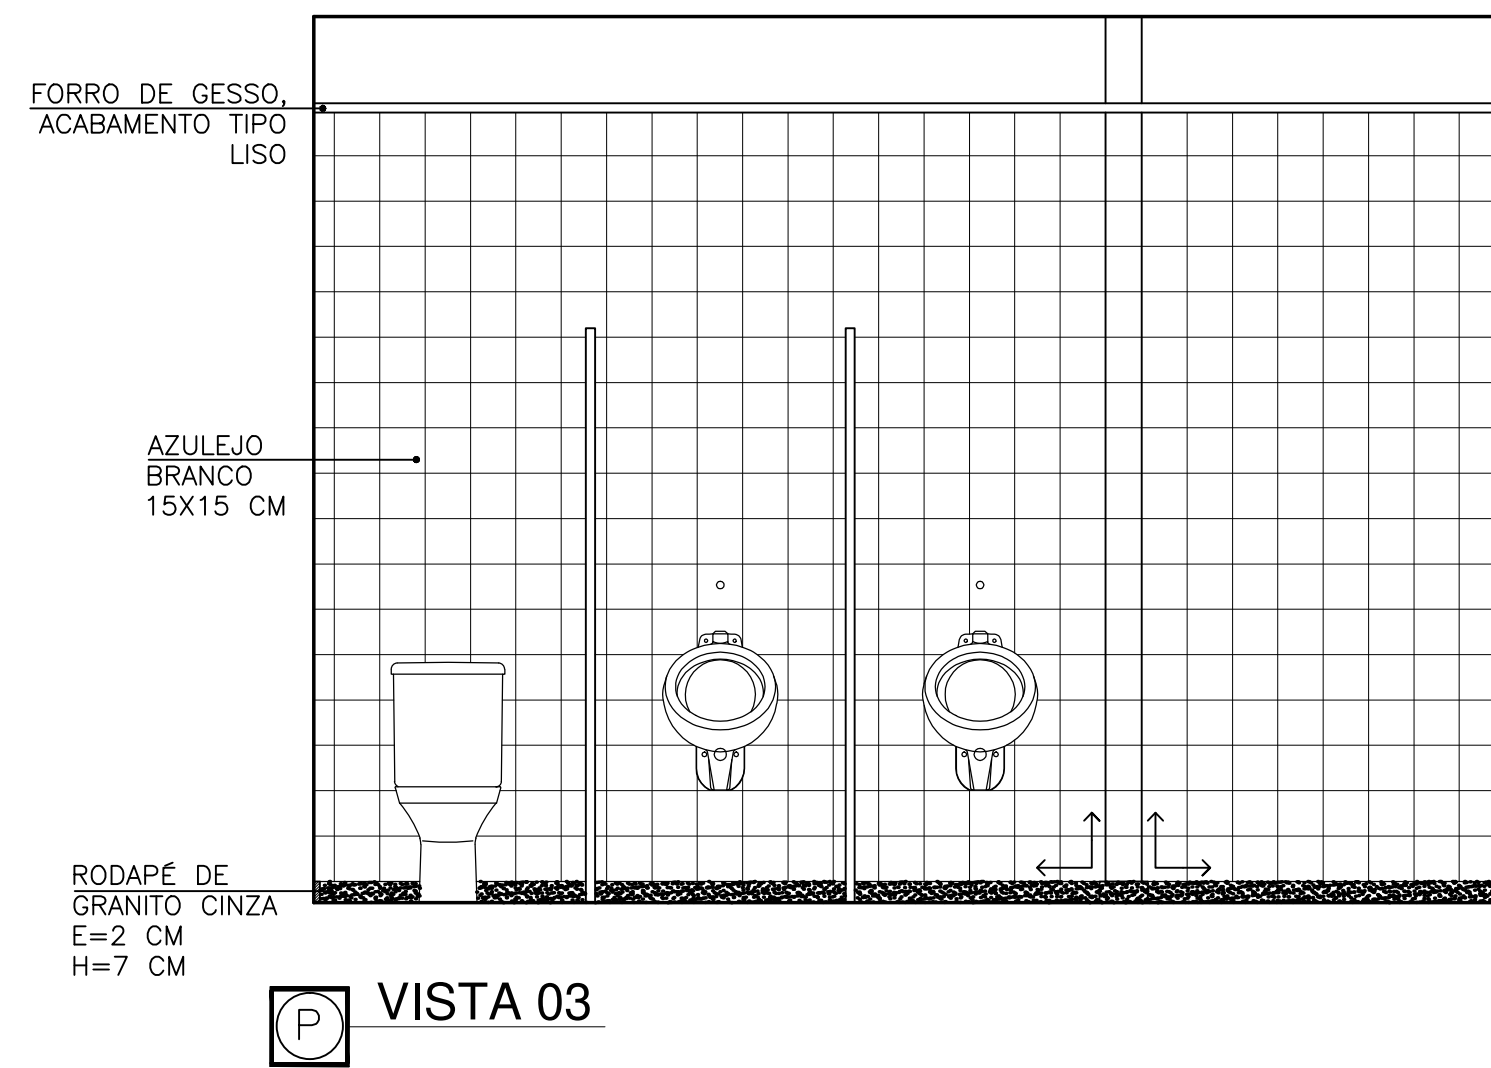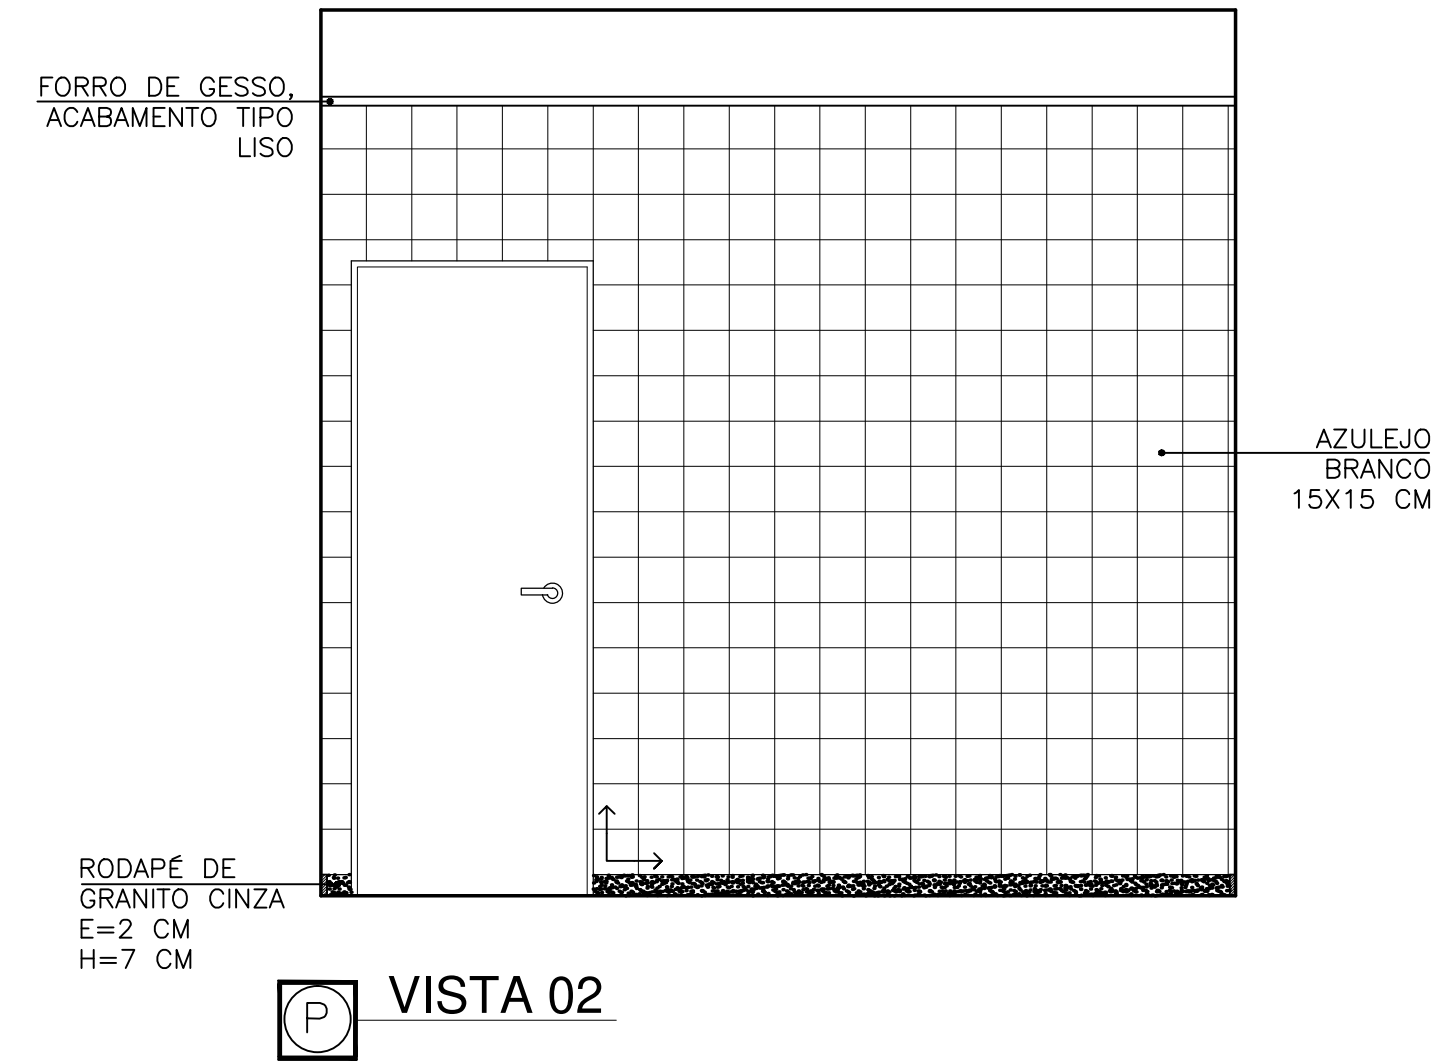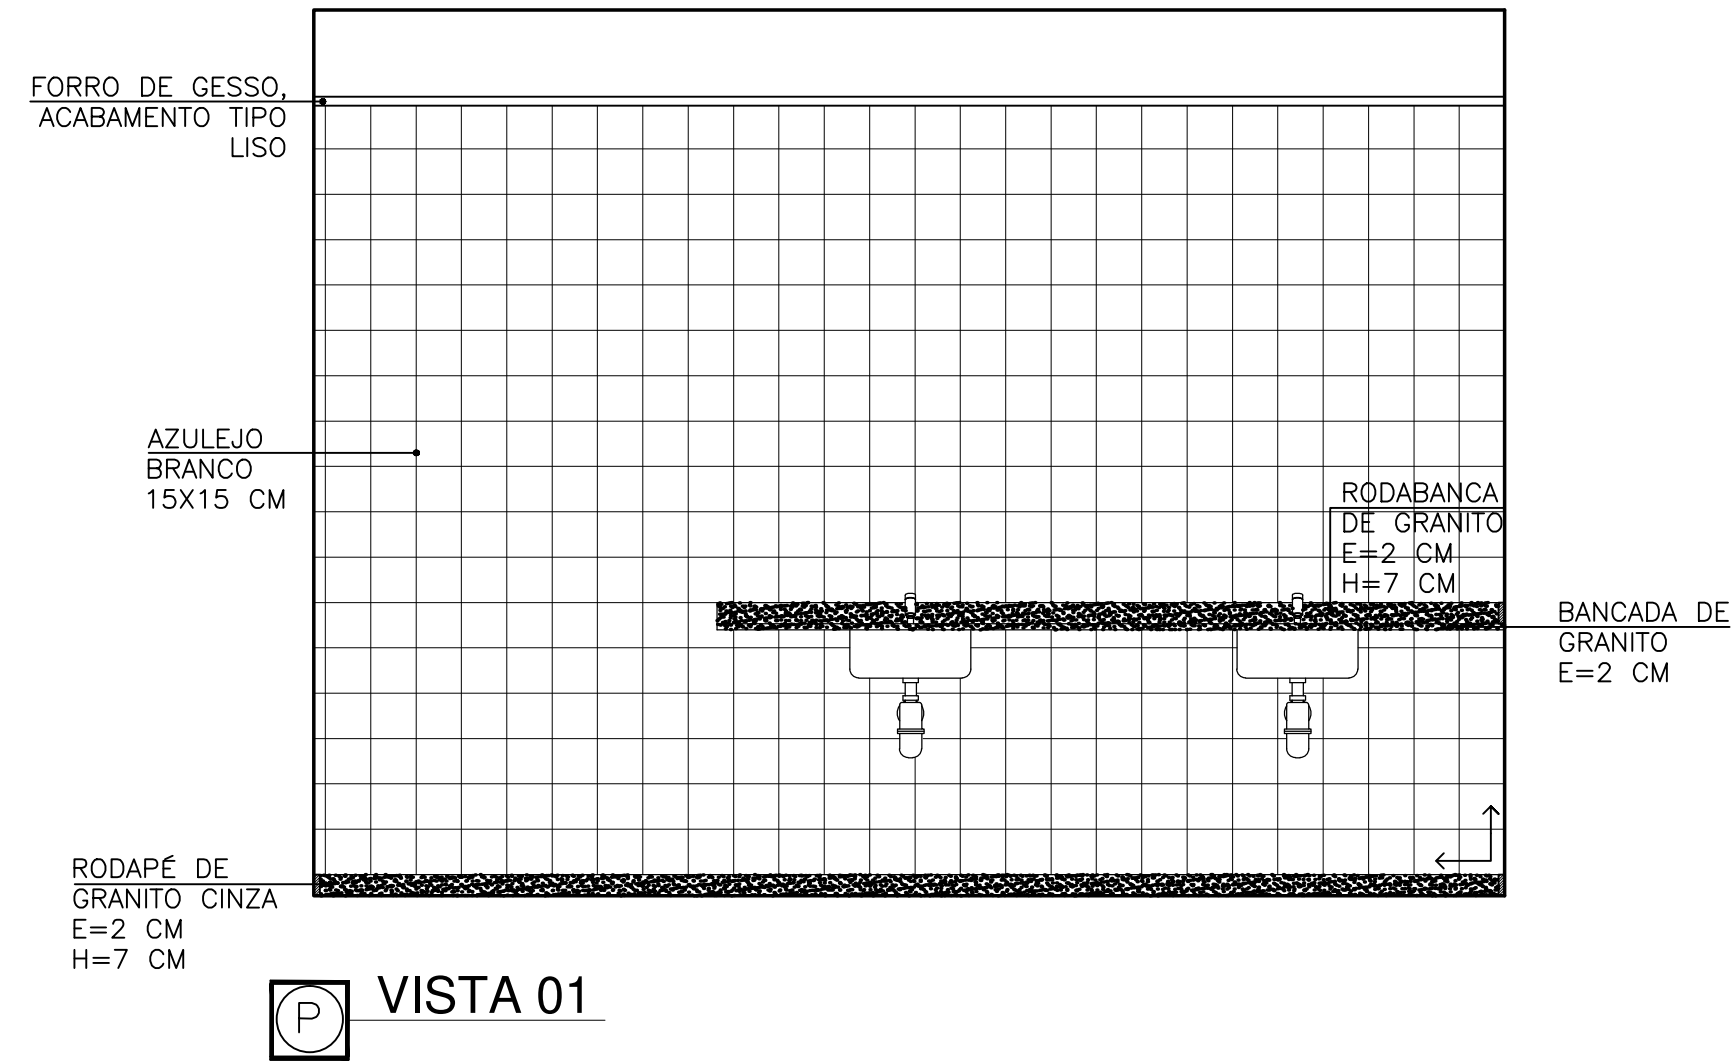

P PINAFO Tecnologias e Serviços Alessandro Pinafo Thamara Braum (27) 99984-6302 (27) 99815-3833	PROJETO ARQUITÊTONICO – ACABAMENTO EDIFICAÇÃO COM FINS DE USO PÚBLICO		
	ENDEREÇO COMUNIDADE DE ARARAS – SÃO GABRIEL DA PALHA		
	AUTOR THAMARA BRAUM CREA: ES 043601/D		
	PROPRIETÁRIO APAGEES – ASSOCIAÇÃO DOS PEQUENOS AGRICULTORES DO ESTADO DO ESPÍRITO SANTO CNPJ: 04.877.943/0001-58		
RESPONSÁVEL TÉCNICO		PRANCHA 21/21	
ASSUNTO 2º PAVIMENTO – WC MASCULINO 02		DATA JULHO/2019	DESENHO MYLENA COUTINHO
		ESCALA 1/25	ÁREA PROJETADA 1077,97 m²

CAPTURADO POR	
MATHEUS SALOTTO PESSANHA SUPERVISOR I QC-01 SECTI - AST	
DATA DA CAPTURA	21/08/2019 17:00:09 (HORÁRIO DE BRASÍLIA - UTC-3)
VALOR LEGAL	CÓPIA SIMPLES
NATUREZA	DOCUMENTO NATO-DIGITAL

A disponibilidade do documento pode ser conferida pelo link <https://e-docs.es.gov.br/documento/registro/2019-FQHPB2>



Consulta via leitor de QR Code.